


PŮDORYS STŘECHY

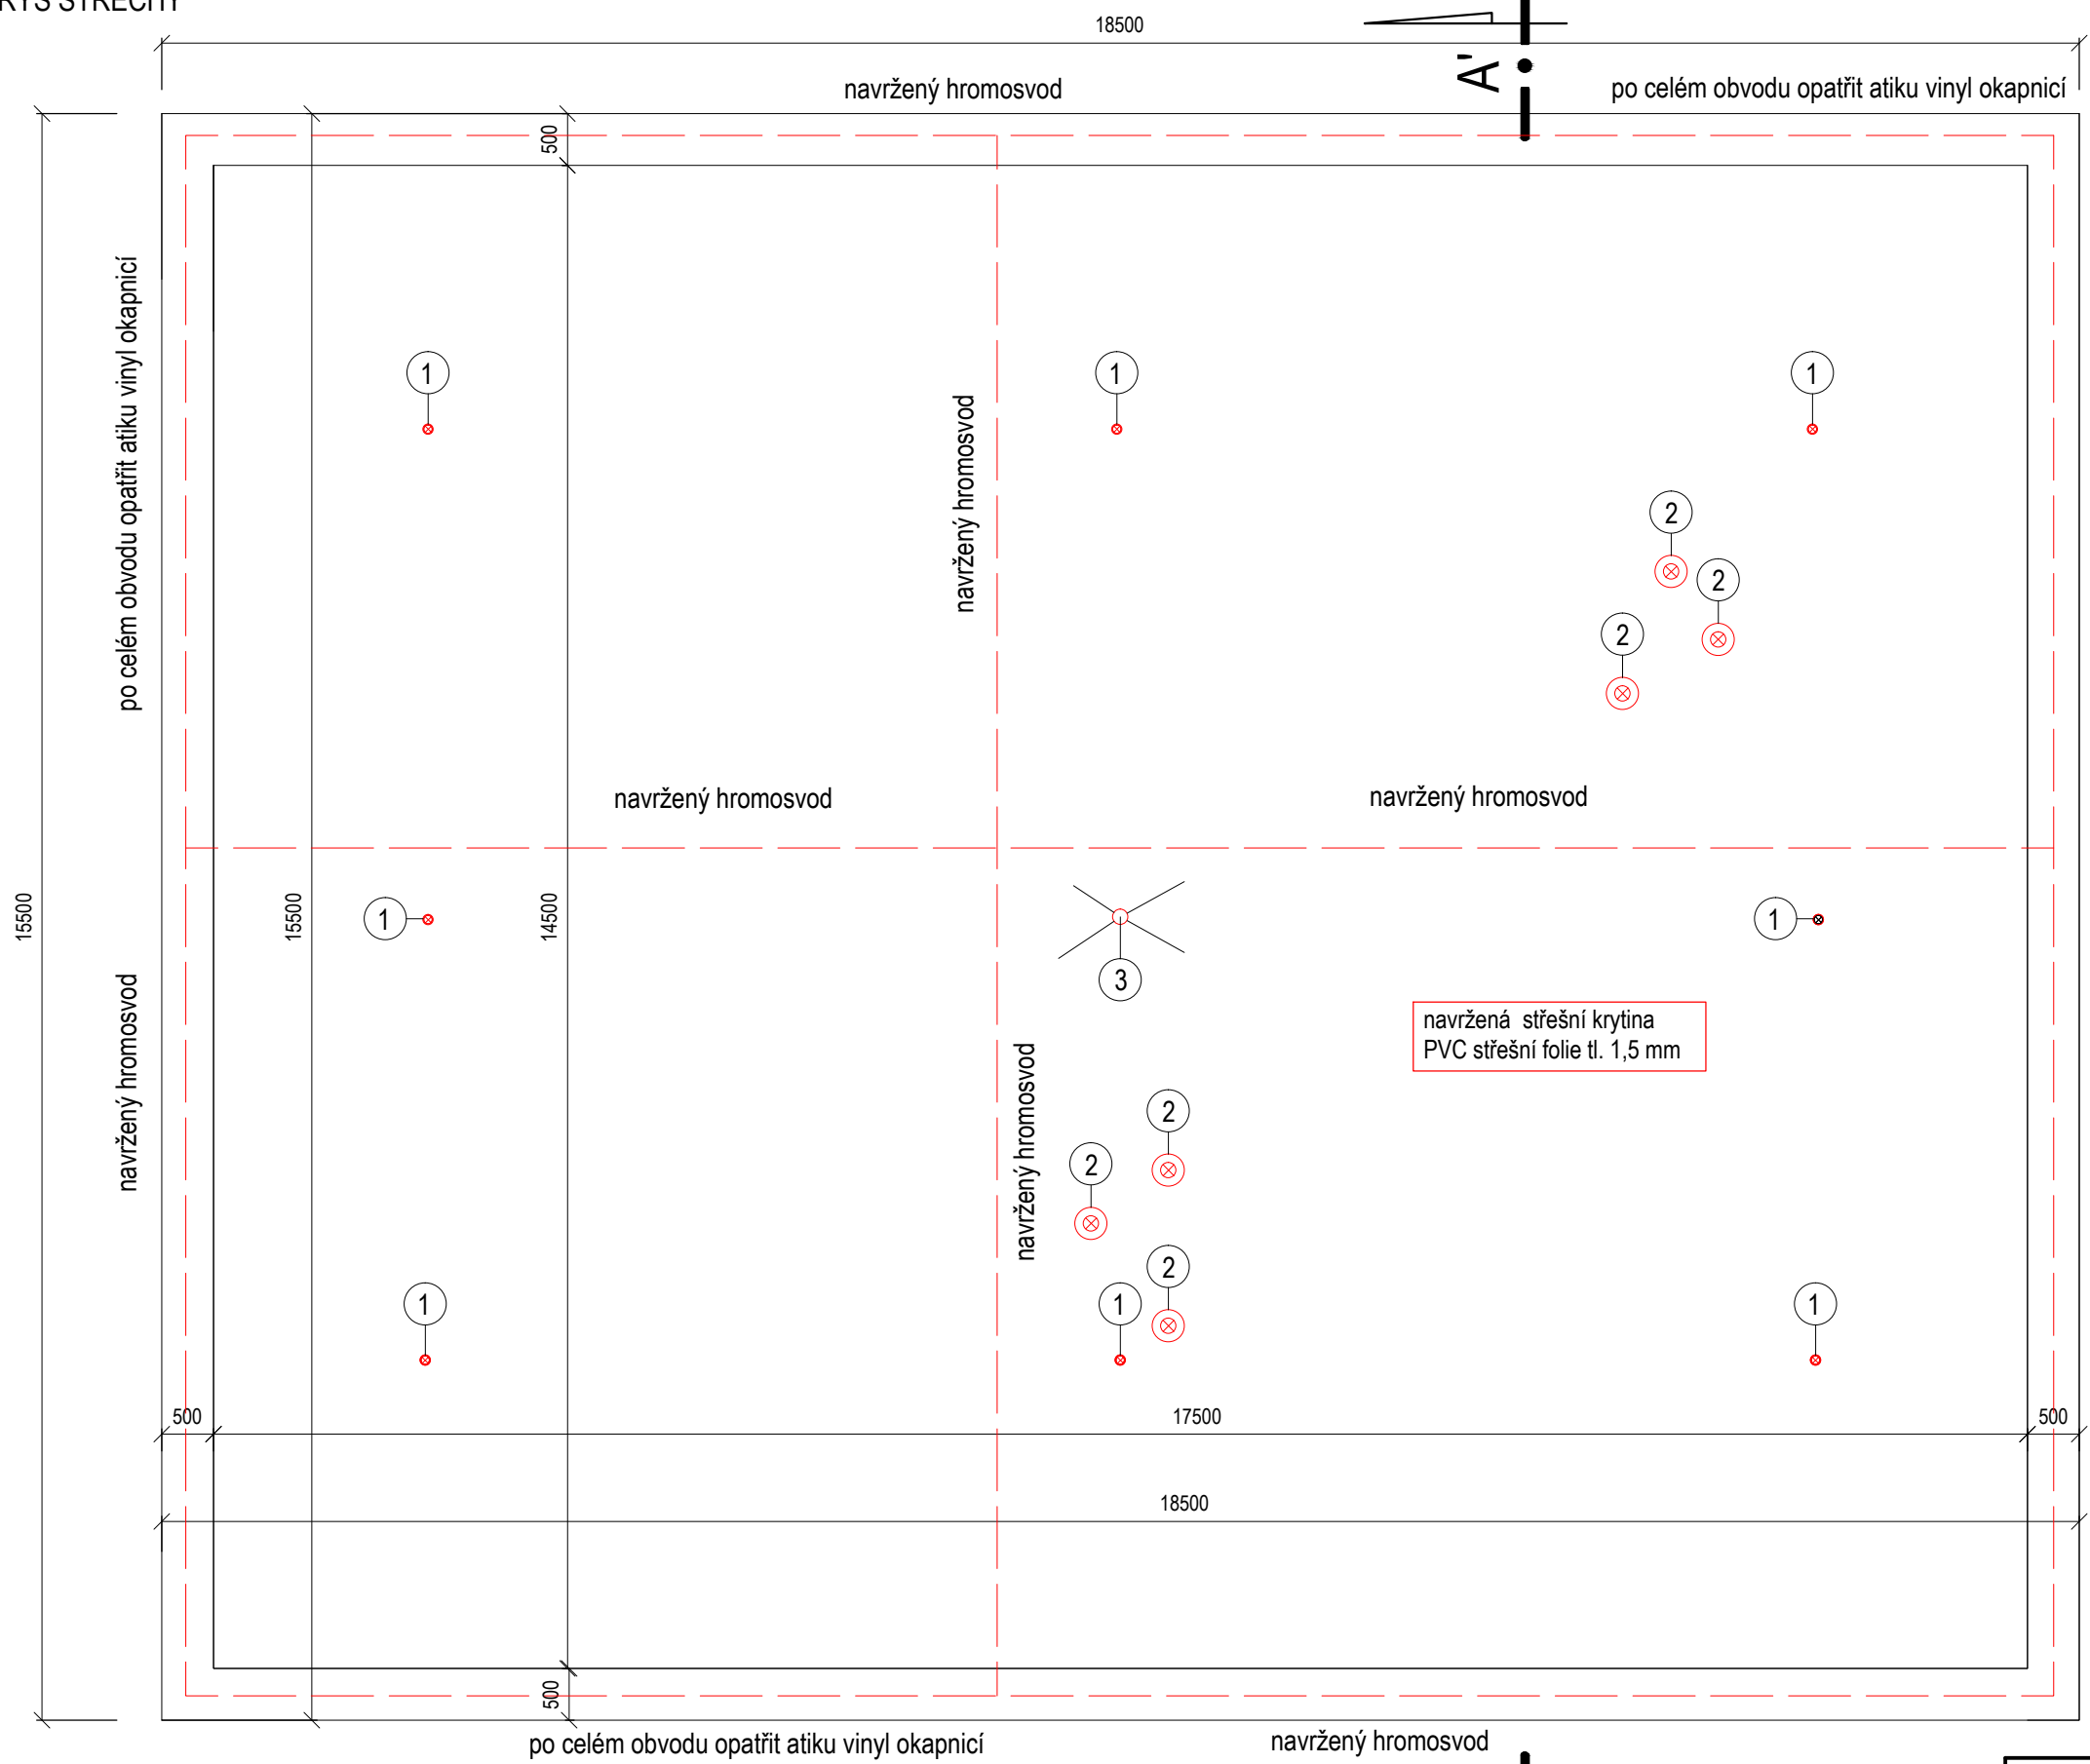

" NAVRŽENÉ ŘEŠENÍ "

LEGENDA

- ① ODVĚTRÁNÍ PODSTŘEŠNÍHO PROSTORU \varnothing 80mm- 8ks (výška 0,25m)
- ② VENTILAČNÍ POTRUBÍ \varnothing 150mm - 6ks (výška 0,75m)
- ③ STŘEŠNÍ VPUST' \varnothing 150mm- 1ks

ZODP. PROJEKTANT	RENATA ŠKOPOVÁ		RENATA ŠKOPOVÁ
VYPRACOVAL	RENATA ŠKOPOVÁ		Grafické a kresličské zpracování projektové dokumentace
STAVEBNÍK	Město Studénka ,nám. Republiky 762, Studénka		Dolní Újezd m.č. Skoky 68,75125 mob. 733 747 353, IČ 731 18 214
MÍSTO STAVBY	Budova SEPŠ č.p. 760, Studénka		
NÁZEV AKCE	" VÝMĚNA STŘEŠNÍ KRYTINY NA SEPŠ "		DATUM 03/2019
			ZAK.ČÍSLO 2019
			STUPEŇ PS
			OKRES NOVÝ JIČÍN
OBSAH	PŮDORYS STŘECHY	MĚŘÍTKO 1 : 70	PŘÍLOHA D.1.1.b.3