


PŮDORYS 1.NP - VODOVOD
M 1:35

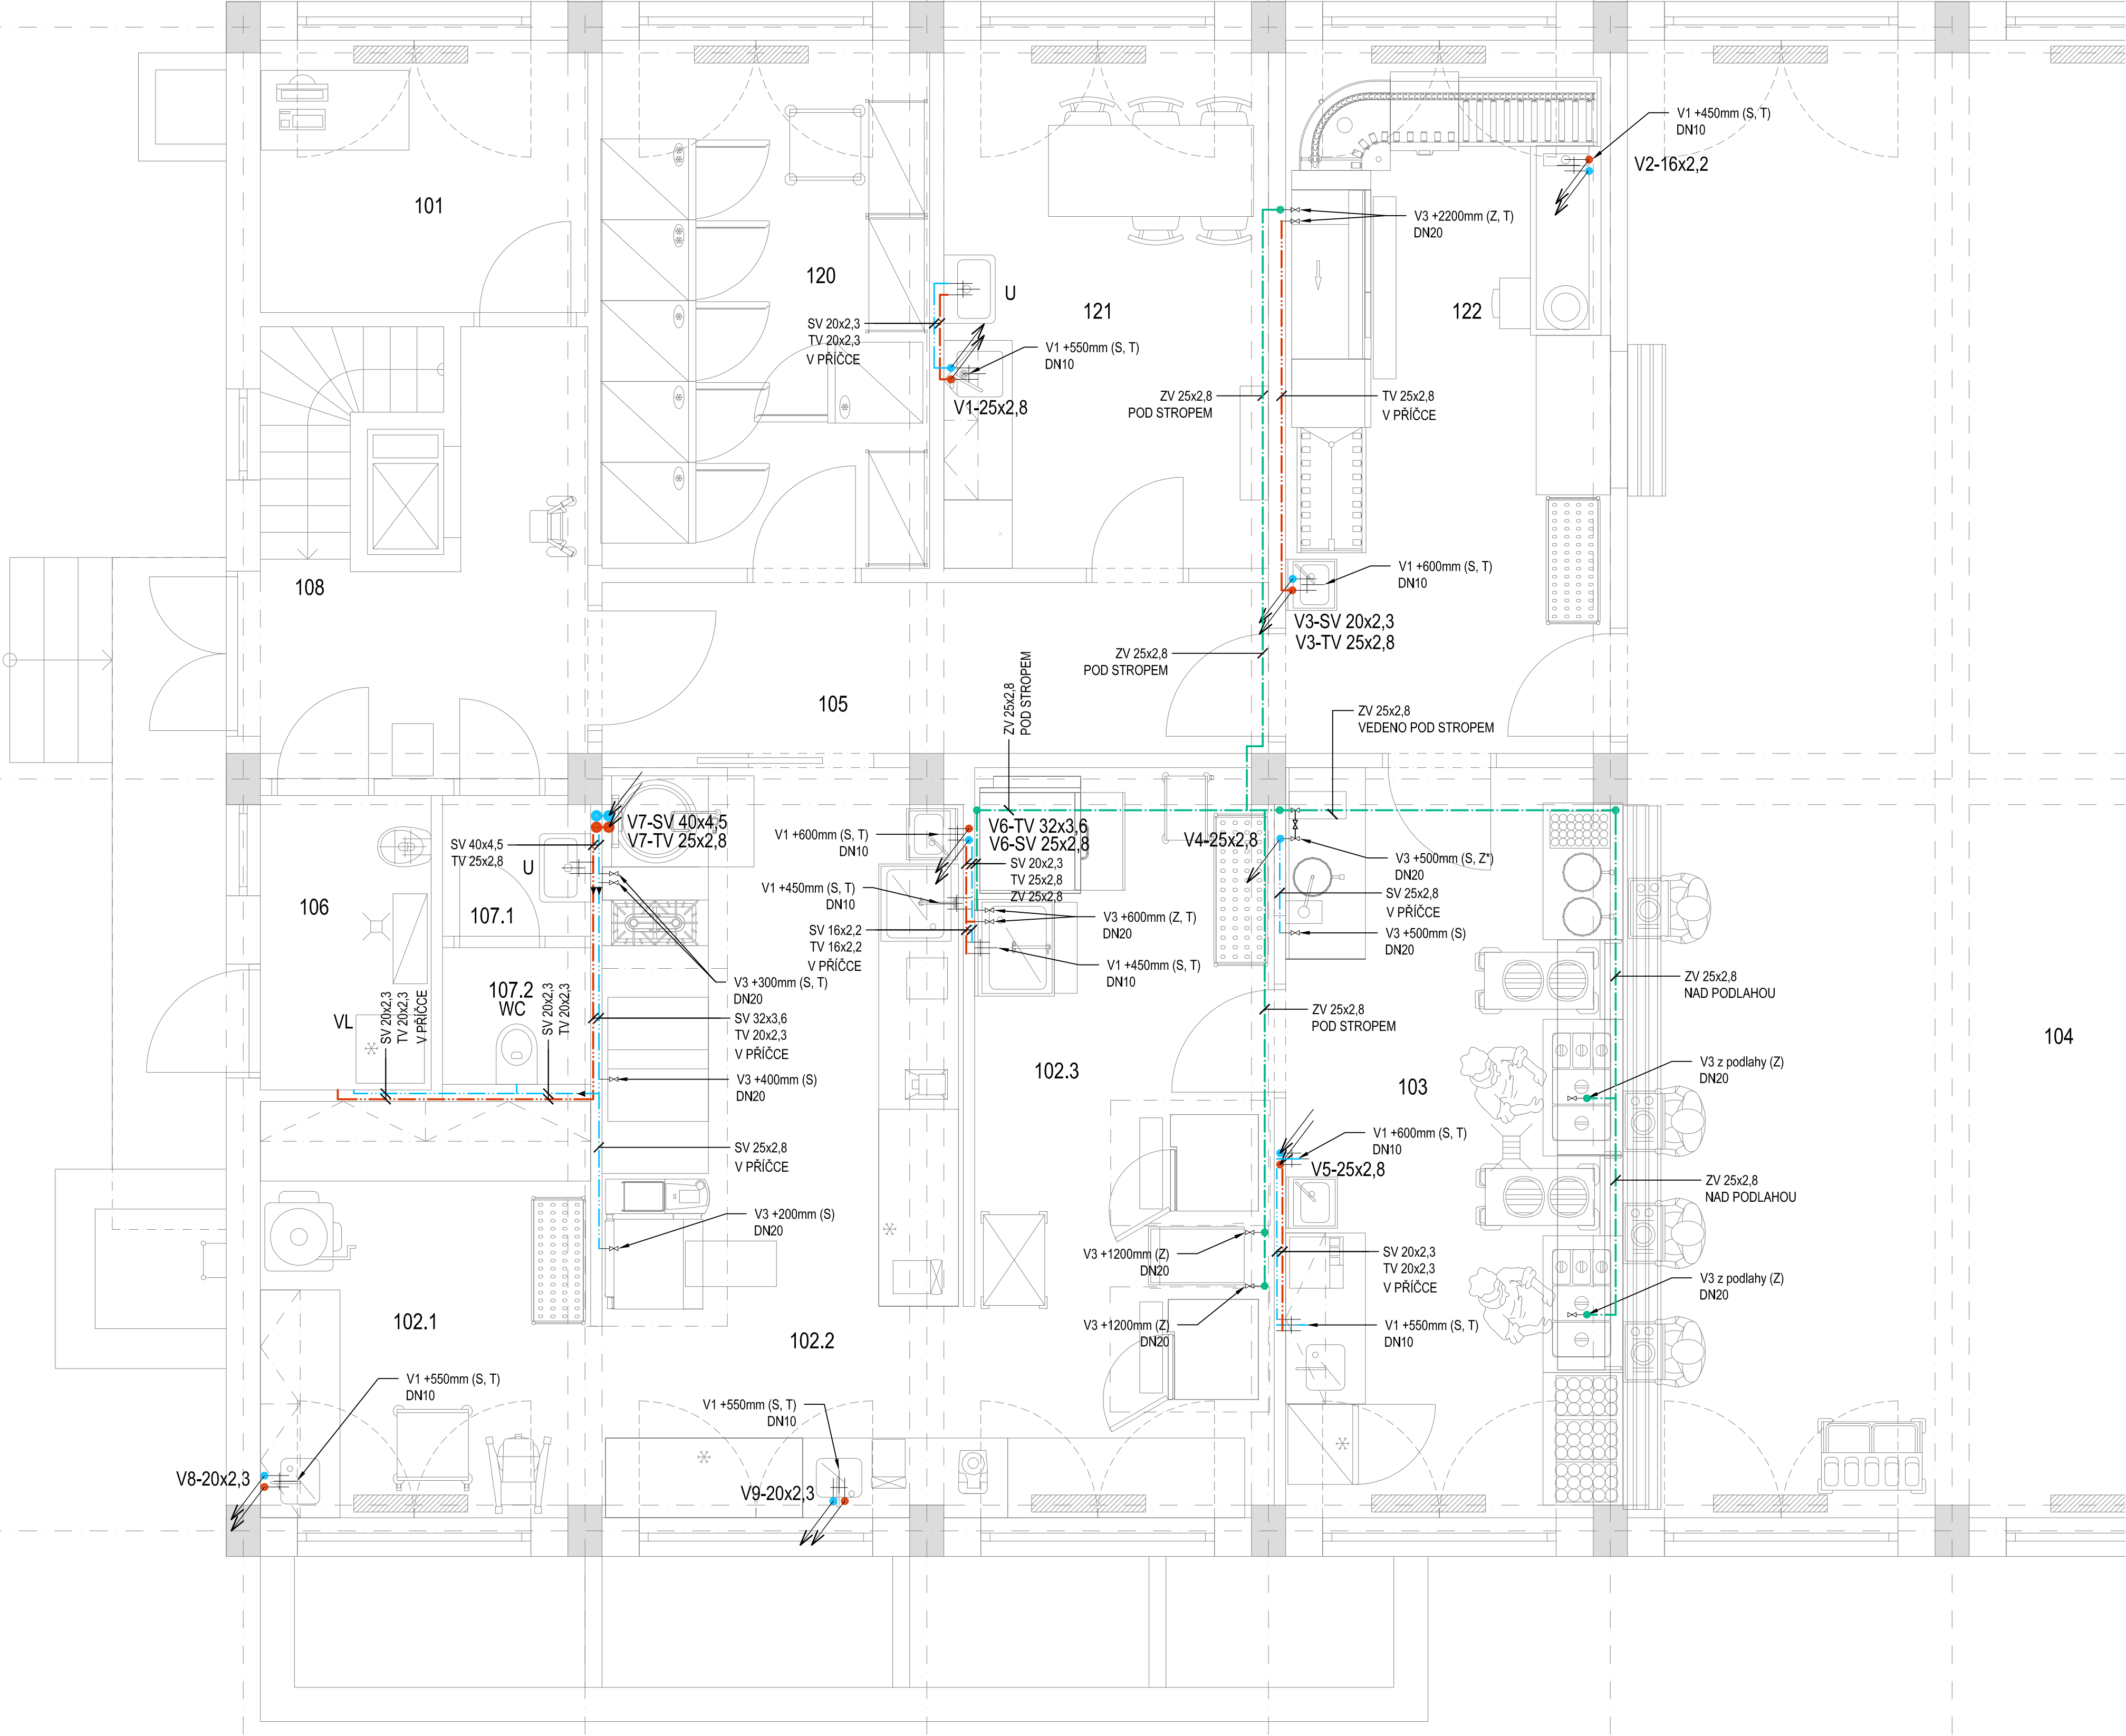

LEGENDA

OZN.	POPIS
U	UMYVADLO KERAMICKÉ, PÁKOVÁ BATERIE
WC	ZÁVĚSNÁ ZÁCHODOVÁ MÍSA, PODOMÍTKOVÝ MODUL
SP	SPRCHOVÁ VANÍČKA, PODOMÍTKOVÁ BATERIE
VL	VÝLEVKVA KERAMICKÁ SE SKLOPNOU MŘÍŽÍ

OZN.	POPIS
V1	ROHOVÝ VENTIL, UKONČEN VENKOVNÍM ZÁVITEM 3/8" (DN10)
V2	ROHOVÝ VENTIL 3/8" S VÝVODEM NA PRAČKU 3/4" (DN20)
V3	ROHOVÝ VENTIL, UKONČEN VENKOVNÍM ZÁVITEM 3/4" (DN20)
V4	KULOVÝ VENTIL, UKONČEN VENKOVNÍM ZÁVITEM 3/4" (DN20)
V5	POTRUBÍ 3/4" (DN20) VYUSTĚNO NAD OBKLAD
V6	STĚNOVÁ SPRCHOVÁ PÁKOVÁ BATERIE (DODÁVKA ZDRAVOTECHNIKY)
V7	ROHOVÝ VENTIL, UKONČEN VENKOVNÍM ZÁVITEM 1" (DN25)
S	STUDENÁ VODA
T	TEPLÁ VODA
Z	ZMĚKČENÁ VODA
Z*	ODVOD ZMĚKČENÉ VODY OD ZMĚKČOVAČE VODY (PŘES VENTIL)


GRAF. ZNAČKA	OZN.	POPIS
	SV	STUDENÁ PITNÁ VODA
	TV	TEPLÁ VODA
	CV	CIRKULACE TEPLÉ VODY
	ZV	ZMĚKČENÁ VODA PRO TECHNOLOGII KUCHYNĚ

POZNÁMKA

SOUČÁSTÍ DODÁVKY TECHNOLOGIE GASTRO JSOU DŘEZY VČETNĚ SIFONŮ, BATERII A JEJICH NÁPOJENÍ.
BATERIE UMYVADEL NEREZ JSOU DODÁVKOU TECHNOLOGIE GASTRO.
BATERIE KERAMICKÝCH UMYVADEL JSOU DODÁVKOU ZDRAVOTECHNIKY.

LEGENDA MÍSTNOSTÍ 1.NP

ČÍSLO MÍSTNOSTI	POPIS MÍSTNOSTI	PLOCHA [m]	S.V. [m]
101	KANCELÁŘ	6,85	3,45
102.1	PŘÍPRAVA TĚSTA	10,58	3,45
102.2	VARNA	20,85	3,45
102.3	MYTÍ PROVOZNIHO NÁDOBÍ	17,42	3,45
103	VÝDEJ JÍDEL	18,70	3,45
104	JÍDELNA	114,94	3,45
105	CHODBA	8,78	3,45
106	BIO + UKLID	3,88	3,45
107.1	PŘEDSÍŇ WC	1,59	3,45
107.2	WC	1,56	3,45
108	VSTUP A CHODBA	7,87	3,45
120	SKLAD POTRAVIN	13,31	3,45
121	DENNÍ MÍSTNOST	13,19	3,45
122	MYTÍ STOLNIHO NÁDOBÍ	17,82	3,45

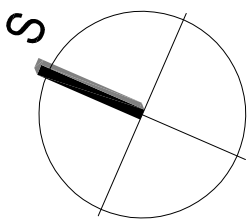

±0,000 = 247,80 m n.m. jadranský výškový sys.

Revize	Druh změny	Objednatel	Generální projektant	Vypracoval / Elaborated by	Akce	Objekt	Profese	Formát / Size
01	Zpracování připomínek klienta.	Město Studénka nám. Republiky 762 742 13 Studénka	Ing. Sabelová Technoprojekt a.s. Havlíčkovo nábřeží 38 702 00 Ostrava	Ing. Sabelová Kontroloval / Checked by Ing. Frýza Manažer projektu / Project manager Ing. Frýza	Subdodavatel Subcontractor	PD - REKONSTRUKCE ŠKOLNÍCH KUCHYNÍ STUDÉNKA	TZB - Zdravotechnika	8x A4
						SO 02 - REKONSTRUKCE KUCHYNĚ ZŠ SJEDNOCENÍ	PŮDORYS 1.NP VODOVOD	Datum / Date 15/11/2018
								Stupeň / Phase DPS
								Měřítko / Scale 1:35
								Revize / Revision 01
								Archivní číslo / Archive No. 928-32470-111-03