



SITUACE

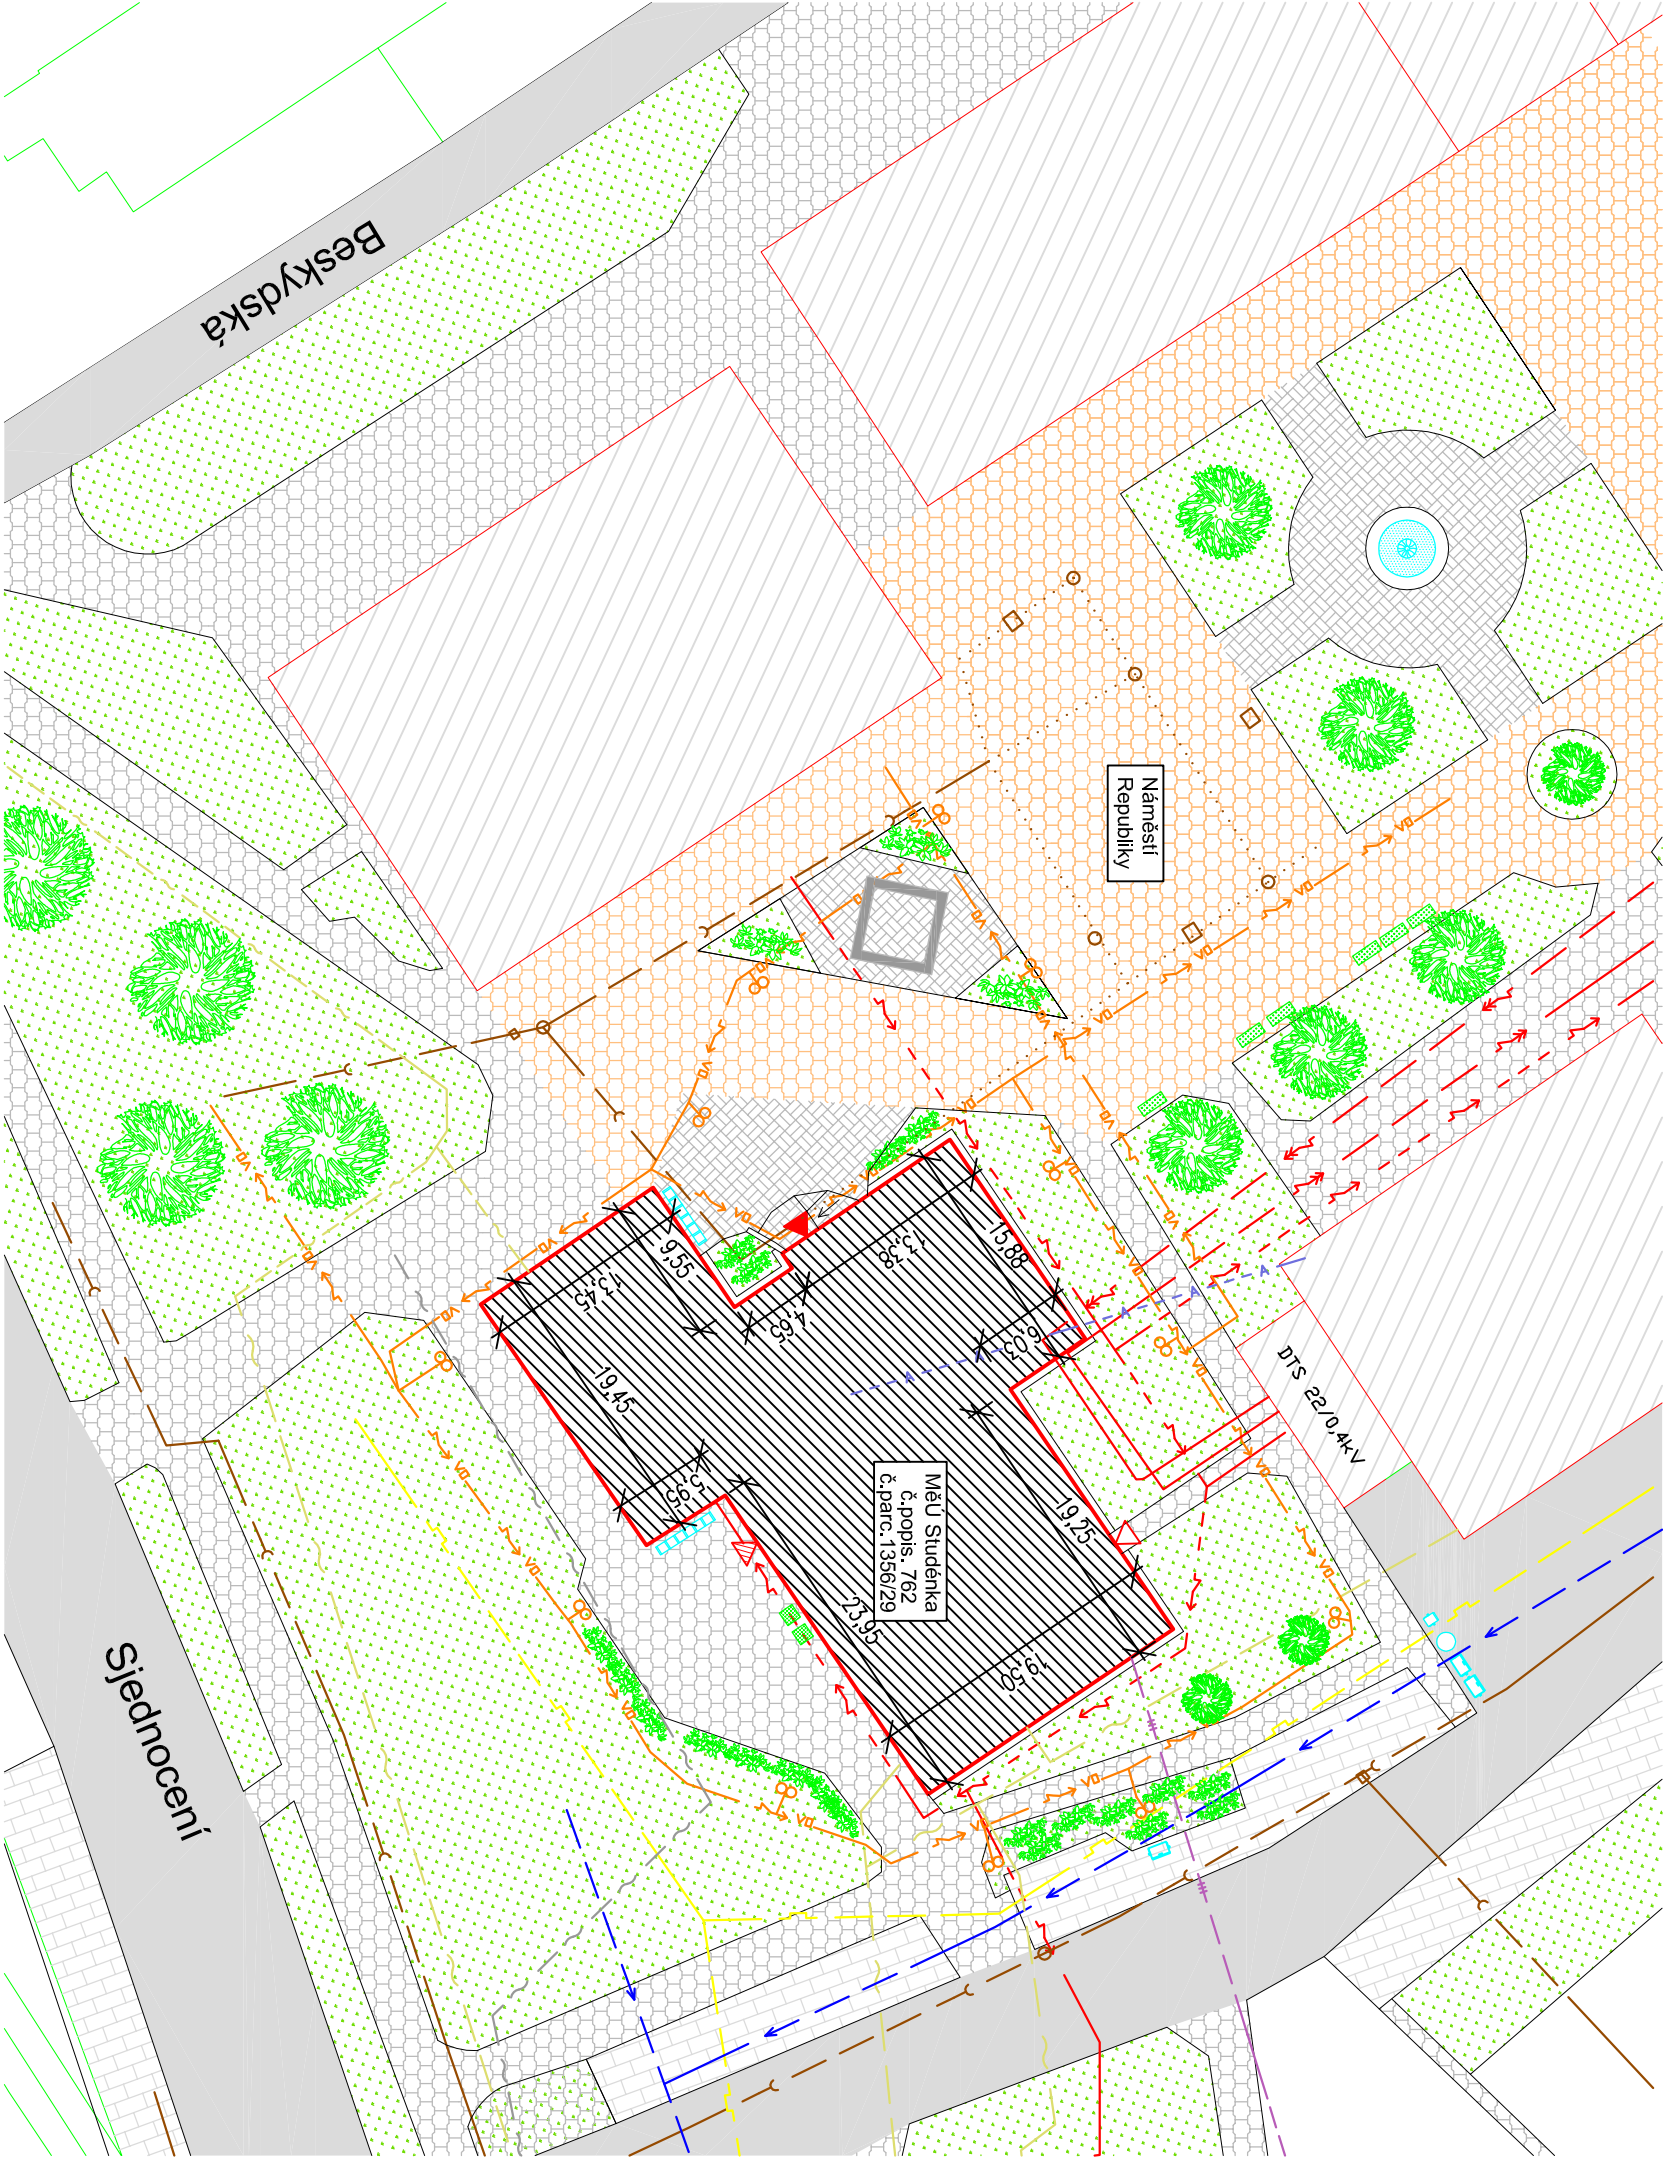


LEGENDA

- PODZEMNÍ VEDENÍ KABELOVÉ TELEFYZE
- PODZEMNÍ VEDENÍ TEL. SÍTĚOVACHO KABELU (MIRAMO)
- PODZEMNÍ VEDENÍ NÍZKÉHO NAPĚTÍ 0,4kV
- PODZEMNÍ VEDENÍ VYSOKÉHO NAPĚTÍ 22kV
- PODZEMNÍ VEDENÍ VEŘEJNÉHO OSVĚTLENÍ
- VZDUŠNÉ VEDENÍ TEL. SÍTĚOVACHO KABELU (MIRAMO)
- KANALIZACE
- KANALIZACE předpoklad
- PLYNOVOD
- VODOVOD
- TEPLOVOD (SEKUNDÁRNÍ)
- STOLAN NA KOJA
- KER
- STRDOM
- MOBILNÍ KVĚTINÁČ
- HLAVNÍ VSTUP DO OBJEKTU
- VSTUP PRO ZAMĚŠTANČE
- VSTUP DO PŘEDKAPÍ STANICE
- LAMPA POULIČNÍHO OSVĚTLENÍ
- OBJEKTY NA KANALIZACI
- KONTAINERY NA ODPAD
- Sousední objekty
- RĚŠENÝ OBJEKT MĚU
- OKROVÁ DLÁŽBA NÁMĚSTÍ
- ŠEDÁ DLÁŽBA NÁMĚSTÍ
- CHODNÍKY
- ZATRAVNĚNÉ PLOCHY
- KOMUNIKACE
- PARKOVIŠTĚ

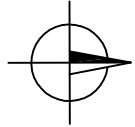

M 1:500

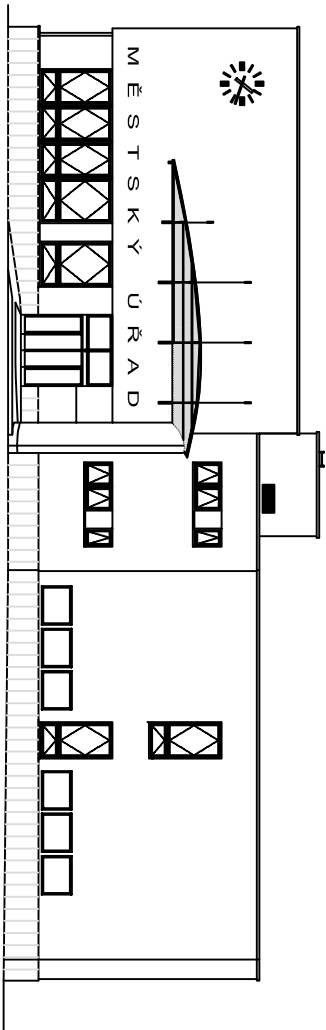

Generální projektant,
autor



Smetanovo nám. 979/2, 702 00 Ostrova
tel.: 596 262 685 fax.: 596 262 682
msa@msgroup.cz www.msgroup.cz
IČ: 26781808 DIČ: CZ26781808
zapsaná v obchodním rejstříku
vedeném Krajským soudem v Ostrově
oddíl C, vložka 33102

HIP: MS architektura a design s.r.o.
Mgr. Ing. arch. Eliška Szatlová

Stavebník: Město Studénka
Náměstí Republiky 762, 742 13 Studénka
IČ: 00298441 DIČ: CZ 00298441

Město Studénka
Náměstí Republiky 762, 742 13 Studénka
IČ: 00298441 DIČ: CZ 00298441

Název akce:

PD - MěÚ - celková rekonstrukce objektu

Místo: Náměstí Republiky 762, 742 13 Studénka

Fáze: Dokumentace stávajícího stavu

Objekt: **SO.01**

Zpracovatel projektové části:



Projektové části: 01.01 - STAVEBNÍ ČÁST

Autorizační razítko:

Zodpovědný projektant:

Bc. Petr Macura

Vypracoval:

Ing. Lucie Kovačičová

Kontroloval:

Tomáš Pavlík

Datum:

08/2009

Formát:

2xA4

Měřítko:

1:500

Paré:

Obsah:

Situace

Č. výkresu:

C

Změny: