



PODÉLNÝ PROFIL

1:30

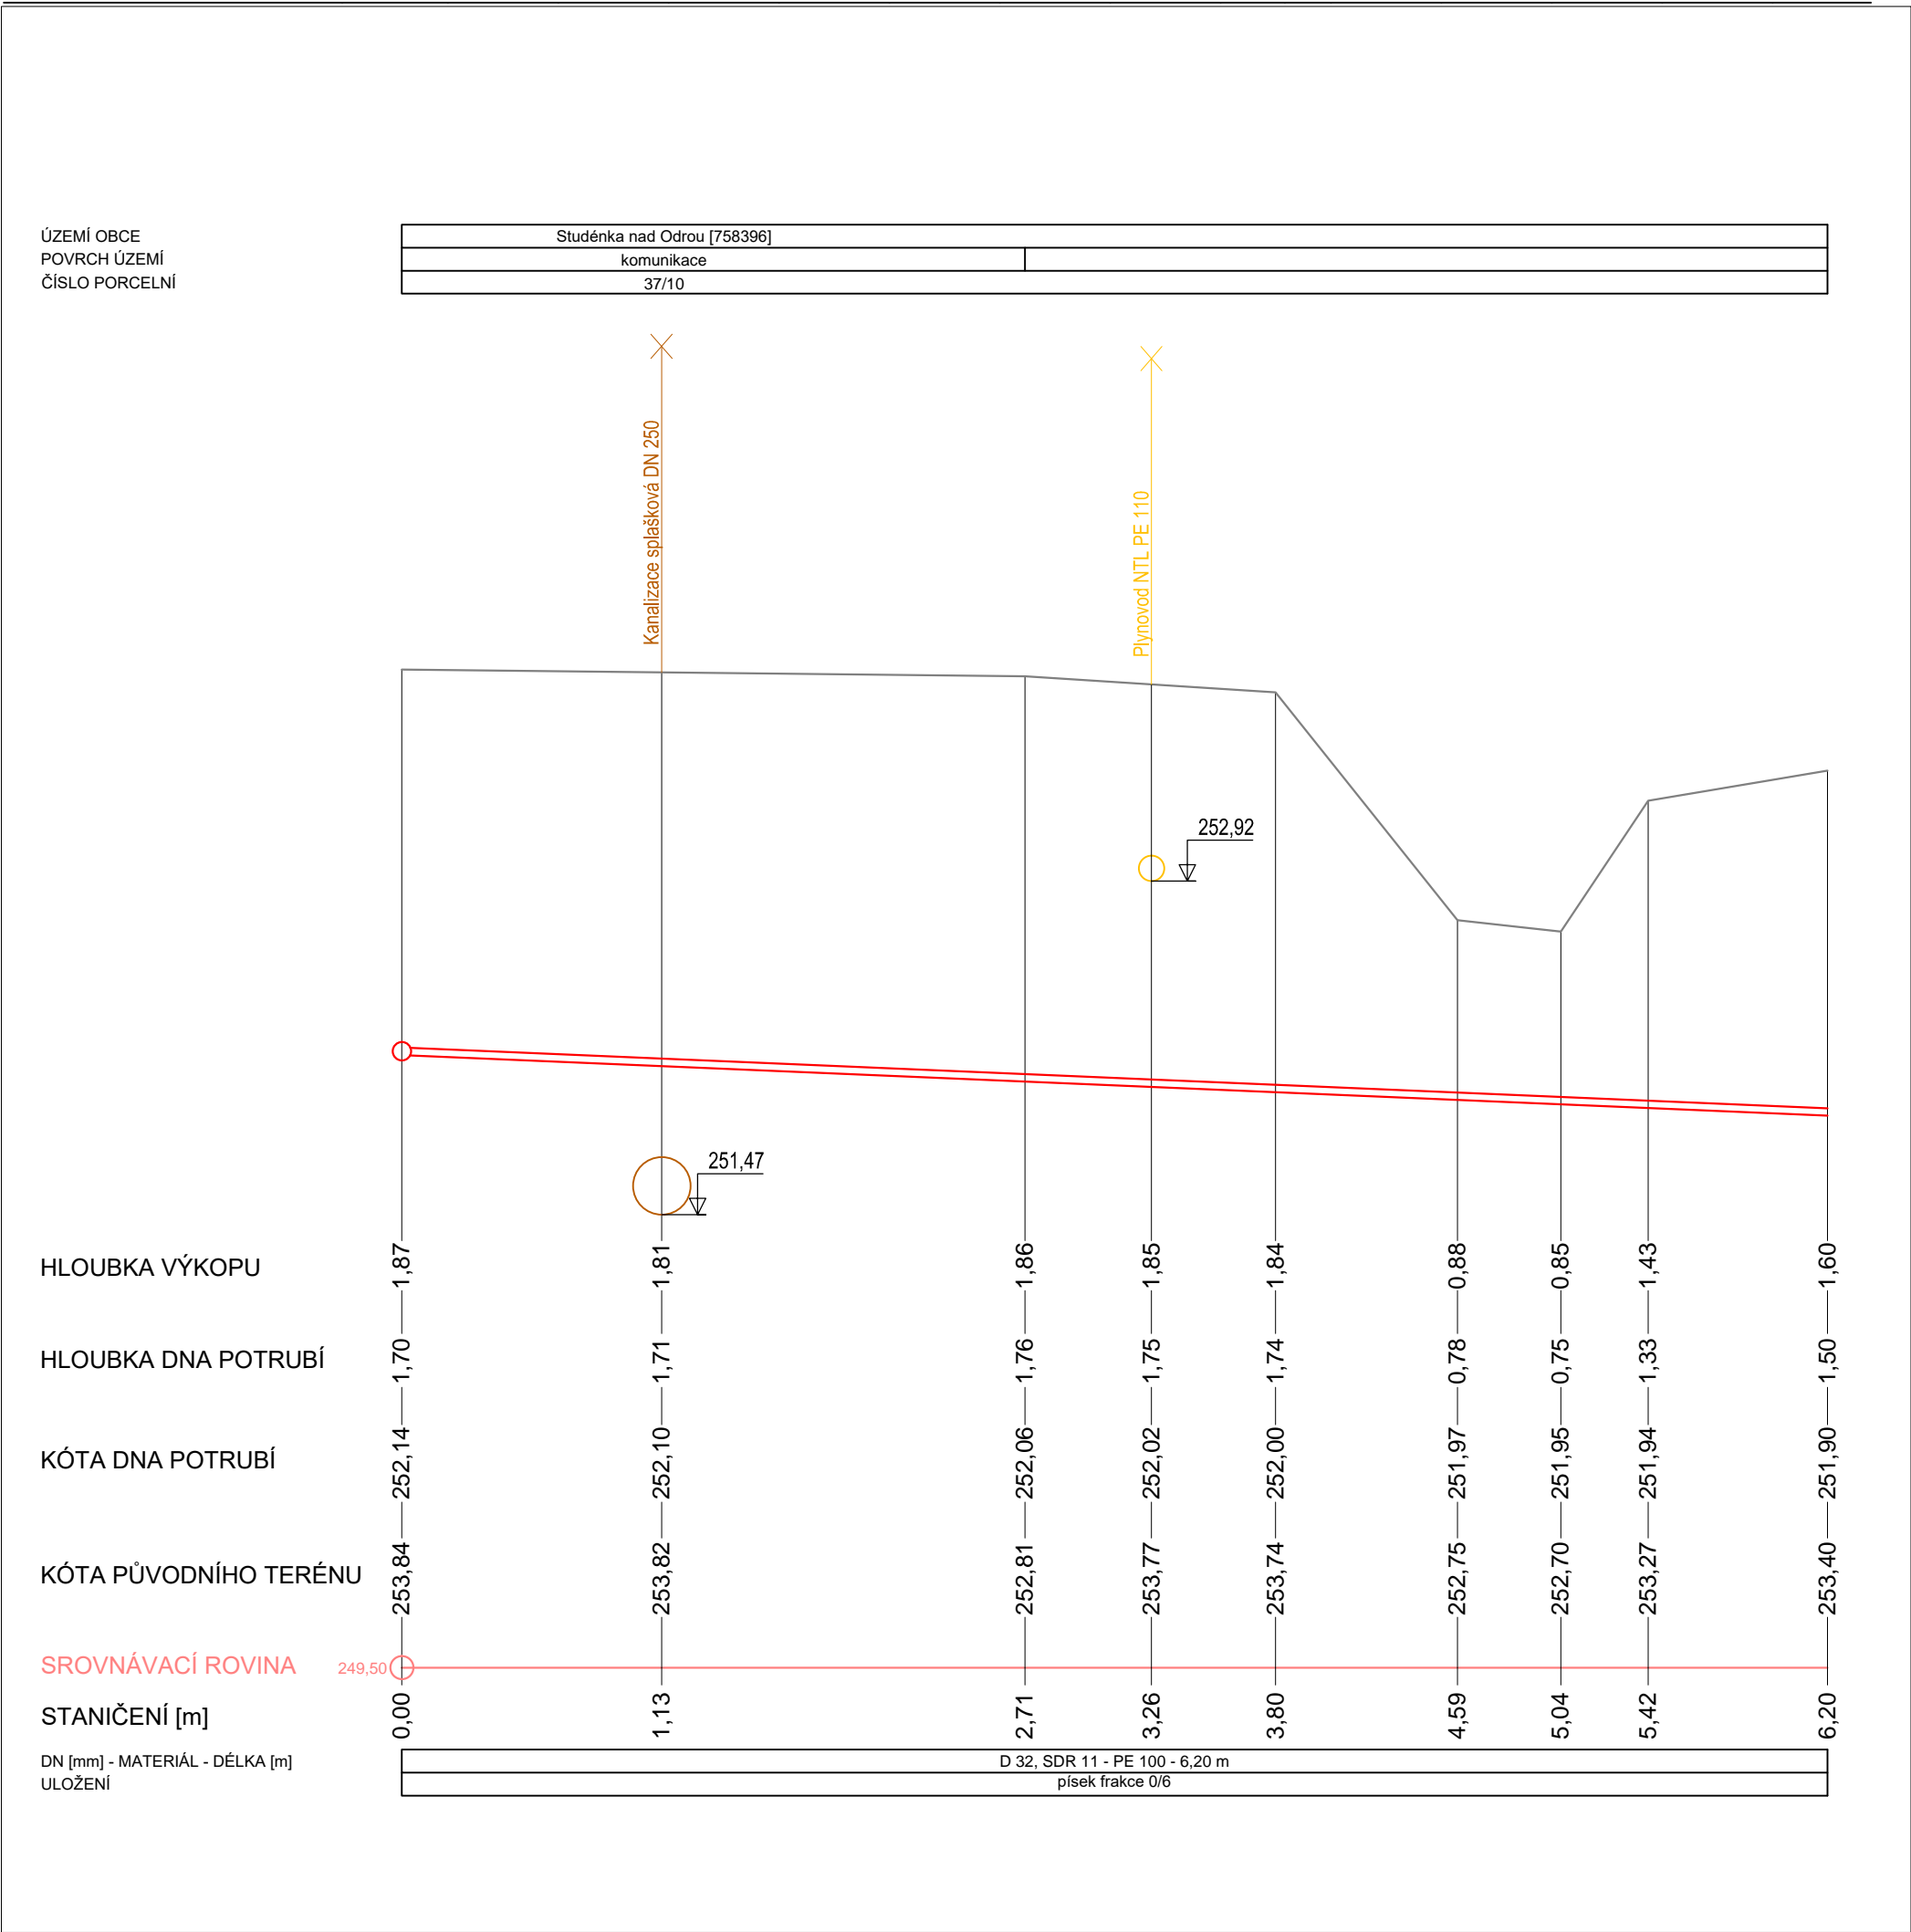





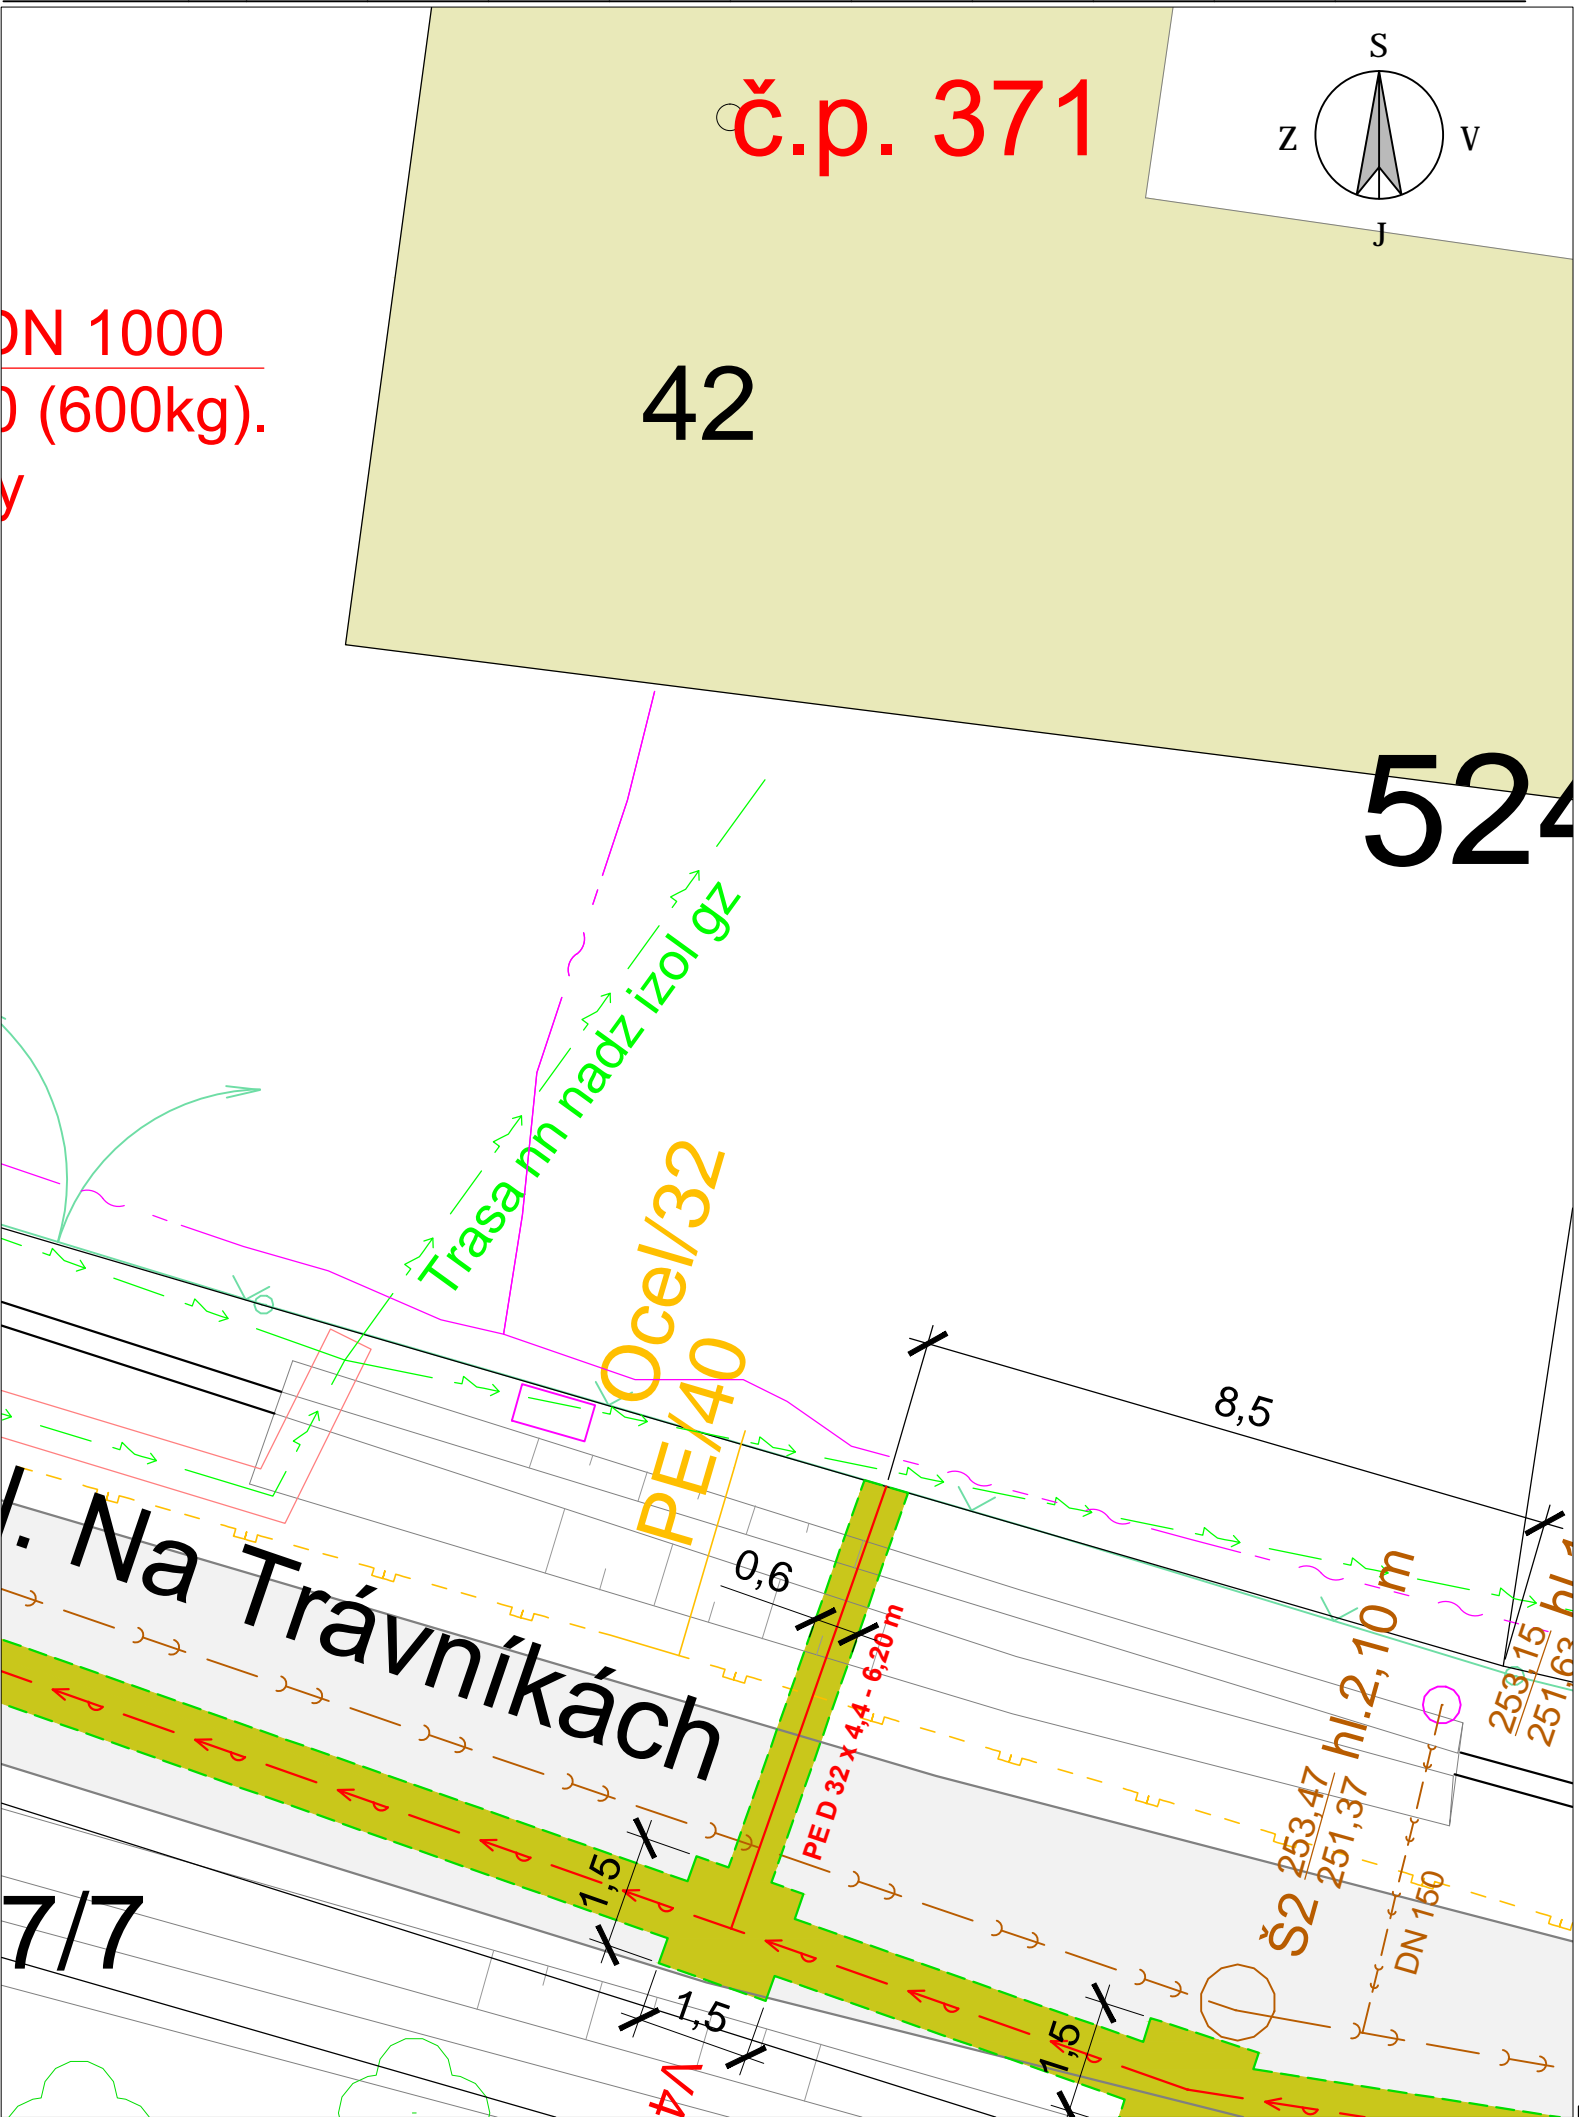














SITUACE

1:100




Legenda:

	Hranice katastru nemovitostí
	Vnitřní kresba
	Věcná břemena
	Stávající vodovod ZTV
	Stávající vodovodní přípojka ZTV
	Stávající kanalizace - gravitační
	Stávající kanalizace - výtlač
	El. vedení k tlakové kanalizaci
	Návrh vodovodu - stavební povolení
	Chránička na vodovodním potrubí
	Plyn - vedení NTL
	Plyn - vedení VTL
	Zatrubněná vodoteč - Studenecký potok
	Cetin - zaměřené
	Čez - NN vedení podzemní
	Čez - VN vedení podzemní
535/26	Parcelní číslo
č.p. 23	Číslo popisné
	Polygon budov stávajících
	Hranice výkopu pro výstavbu vodovodu
	Vzrostlý strom nebo keř

Index	Datum	Popis změny	Zprac.

DPS

Generální projektant		SUDOP Project Plzeň a.s.		 SUDOP Project Plzeň a.s. projekty, engineering, stavby Plachého 1007/35,301 00 Plzeň Tel.: 377 328 108, Fax 377 328 107 E-mail: sudop@sudop-plzen.cz
Odpovědný projektant stavby		Ing. Stanislav Diviš	<i>Diviš</i>	
Odpovědný proj. objektu - SO		Ing. Stanislav Diviš	<i>Diviš</i>	
Vyracoval		Ing. Stanislav Diviš	<i>Diviš</i>	
Kontroloval		Petr Krátký		
Místo stavby		Město Studénka, nám. Republiky 762, 742 13 Studénka		
Investor		Město Studénka, nám. Republiky 762, 742 13 Studénka		
Akce: VYBUDOVÁNÍ VODOVODNÍHO ŘADU V ULICI NA TRÁVNÍKÁCH - MĚSTO STUDÉNKA SO 321 VODOVOD				Číslo zakázky 649-20-2-2
				Datum 08/2021
				Formát 710 x 297
				Část dokumentace D
Obsah: STAVEBNÍ SITUACE A PODÉLNÝ PROFIL PŘÍPOJKY Č.P. 371				Měřítko 1:100 a 1:30
				Číslo výkresu 10.13
				Kopie č.