


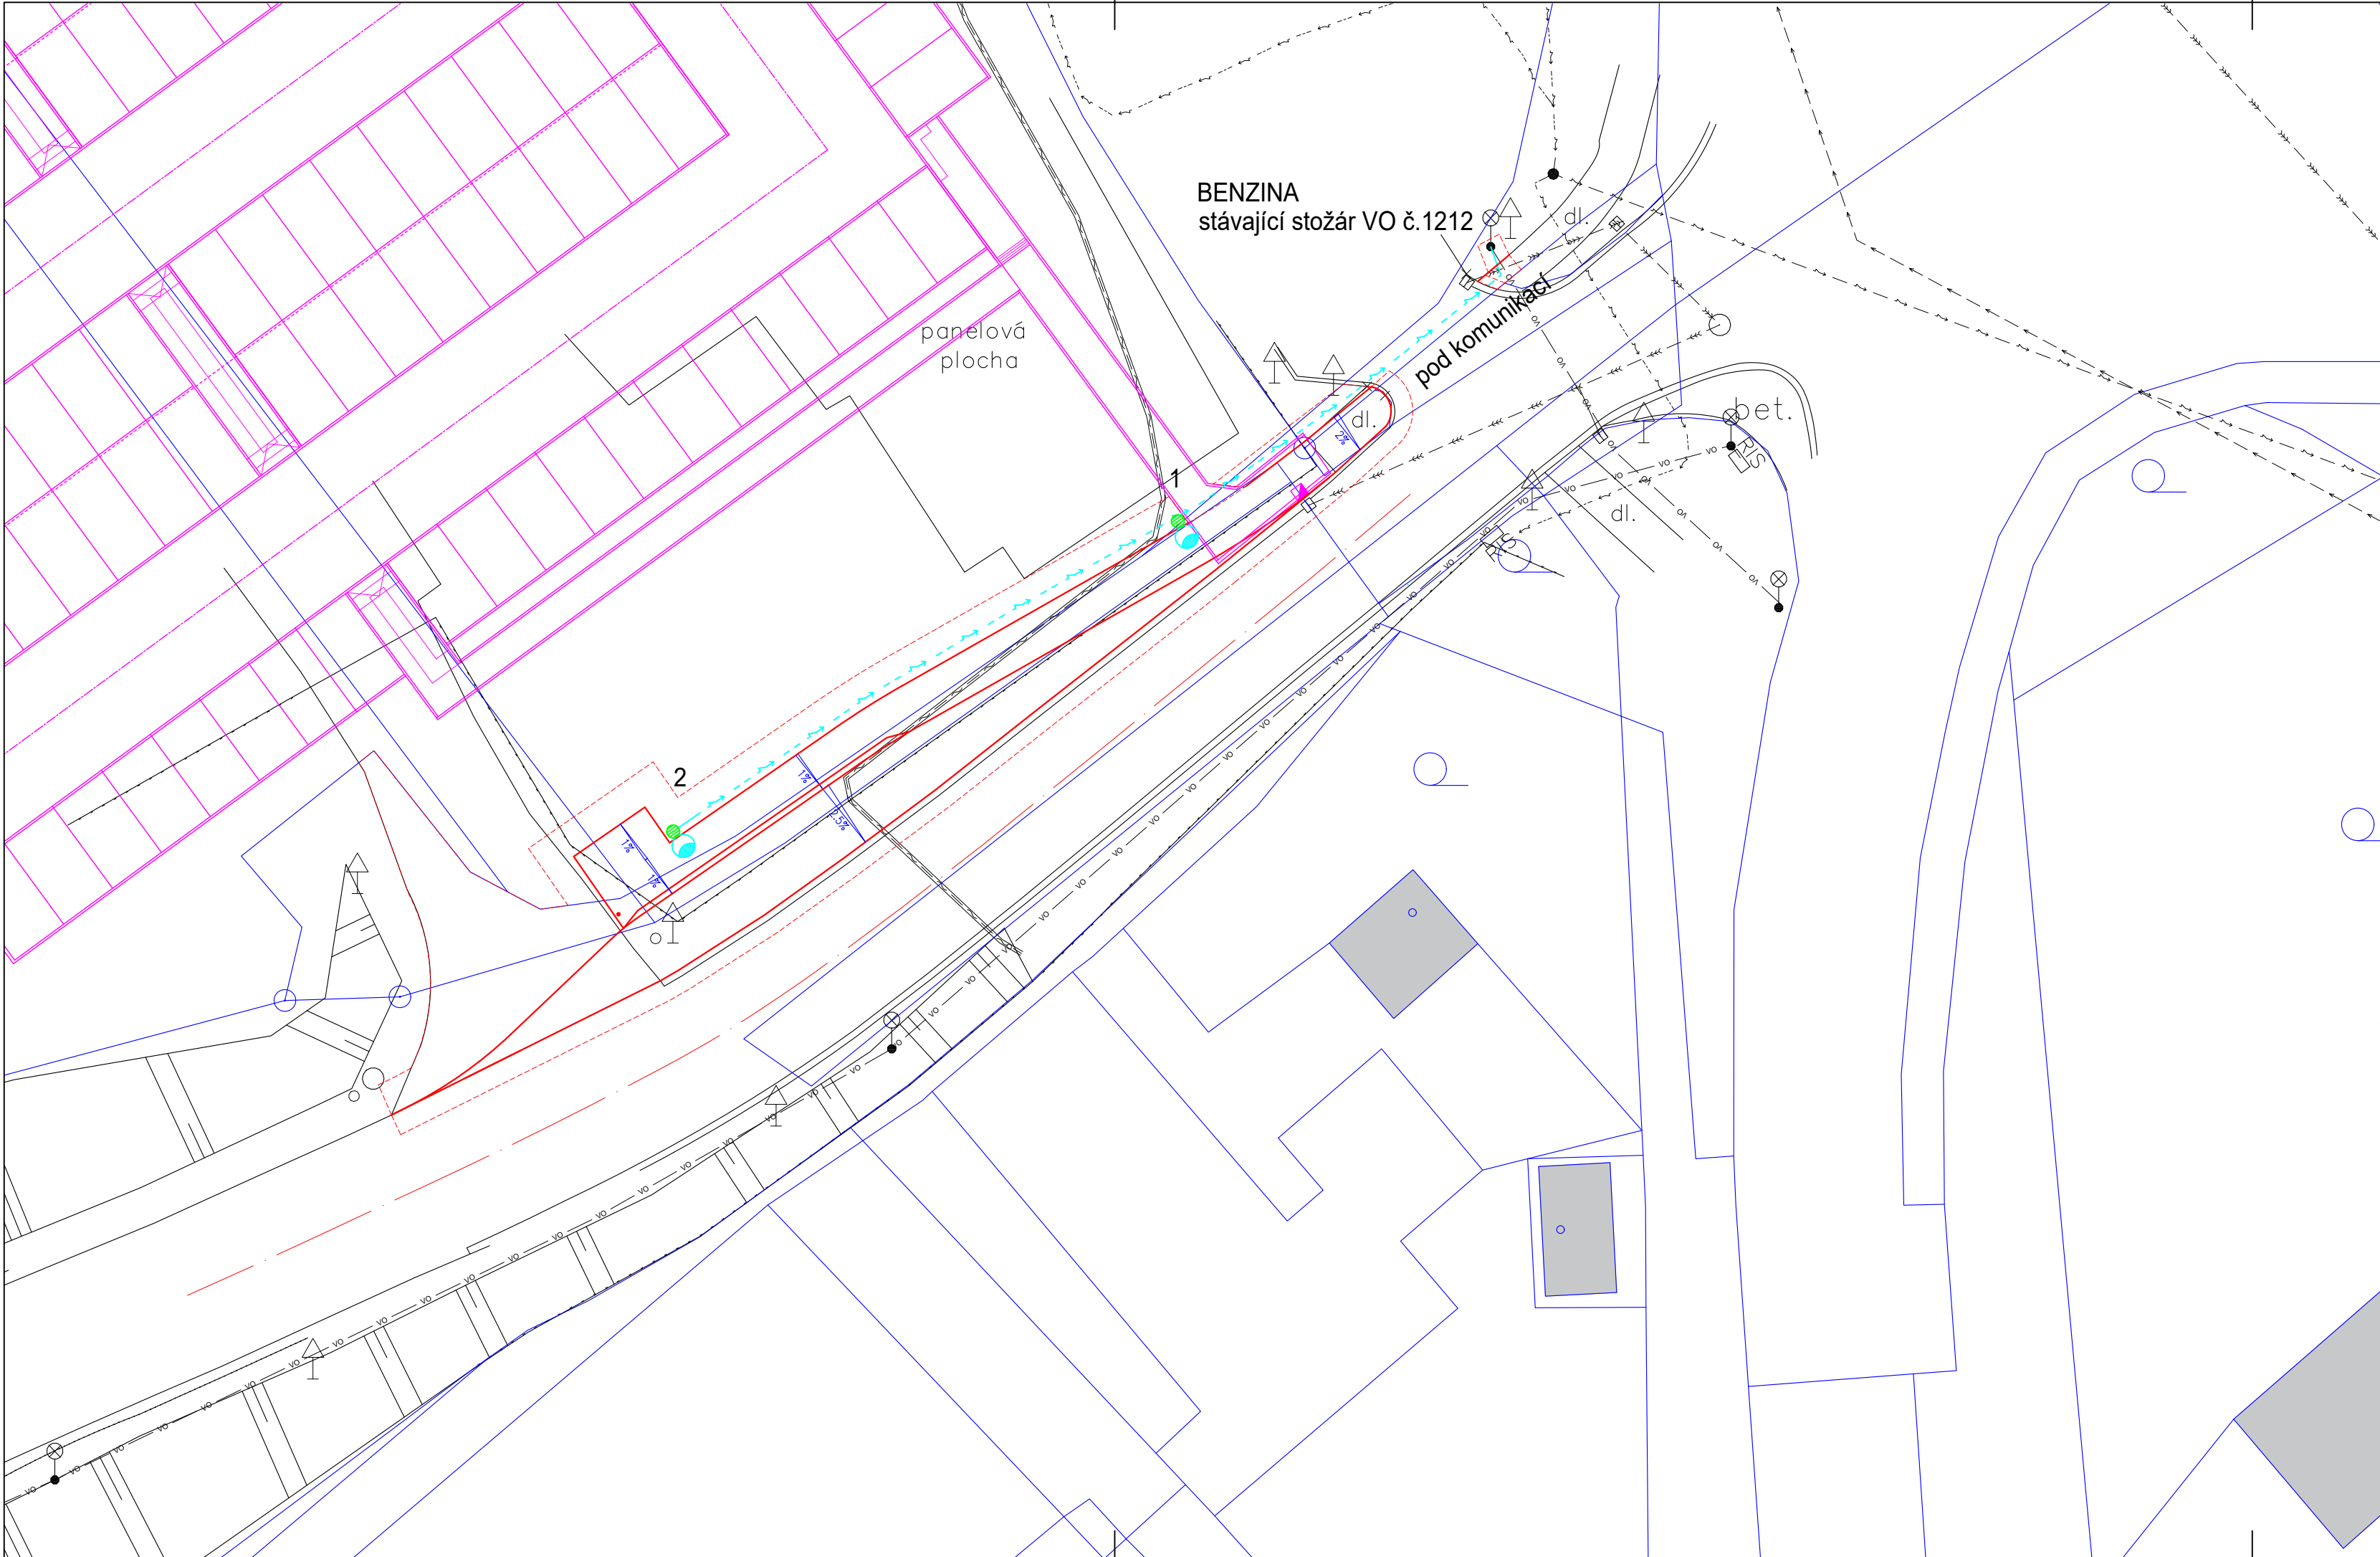

- LEGENDA:
- SO 100 Komunikace
- nové hrany
 - - - rozhraní materiálů
 - stávající hrany
 - související akce: "LIDL, PRODEJNA POTRAVIN"
 - hranice pozemků
- SO 400 Veřejné osvětlení
- 1,2 SVÍTIDLO LED 40W, CHARAKTERISTIKA 0, IP65, NA STOŽÁRU S VÝLOŽNÍKEM, VÝŠKA SVÍTIDLA NAD ZEMÍ h=8m, DÉLKA VÝLOŽNÍKU 1,5m
- KABEL VO AYKY-J 4x25
- STÁVAJÍCÍ INŽENÝRSKÉ SÍŤ
- >>> — kanalizace jednotná – VS TEPLA
 - ↘ — silové vedení NN – ČEZ
 - - - ↘ — silové vedení NN – ČEZ
 - vo — veřejné osvětlení – STAV
 - === sdělovací kabel – CETIN
 - → — vodovodní řad – VS TEPLA

VÝŠKOVÝ SYSTÉM BPV

SOUŘADNICOVÝ SYSTÉM JTSK

Sídlo společnosti: Přerovská 259, 768 42 Prusinovice IČ: 05499236, DIČ: CZ06499236 Korespondenční adresa: Jateční 169, 760 01 Zlín info@trafficdesign.cz, DS: bc3srau			
INVESTOR: Město Studénka, nám. Republiky 762, 742 13 Studénka			
OBJEDNATEL: F.E.D. s.r.o., Velký Ořechov 177, 763 07, IČ: 03994601, DIČ: CZ03994601			
VYPRACOVAL: Josef Novák		ODPOVĚDNÝ PROJEKTANT: Ing. Karel Říha	
AKCE: Autobusová zastávka LIDL, Studénka			
ČÁST: SO 400 Veřejné osvětlení			
PŘÍLOHA: Situace			Č. PŘÍLOHY: D.2.2
STUPEŇ: DUSP + DPS	DATUM: 07/2021	MĚŘÍTKO: 1:250	FORMÁT: 3x1 A4