



ŘEZ A

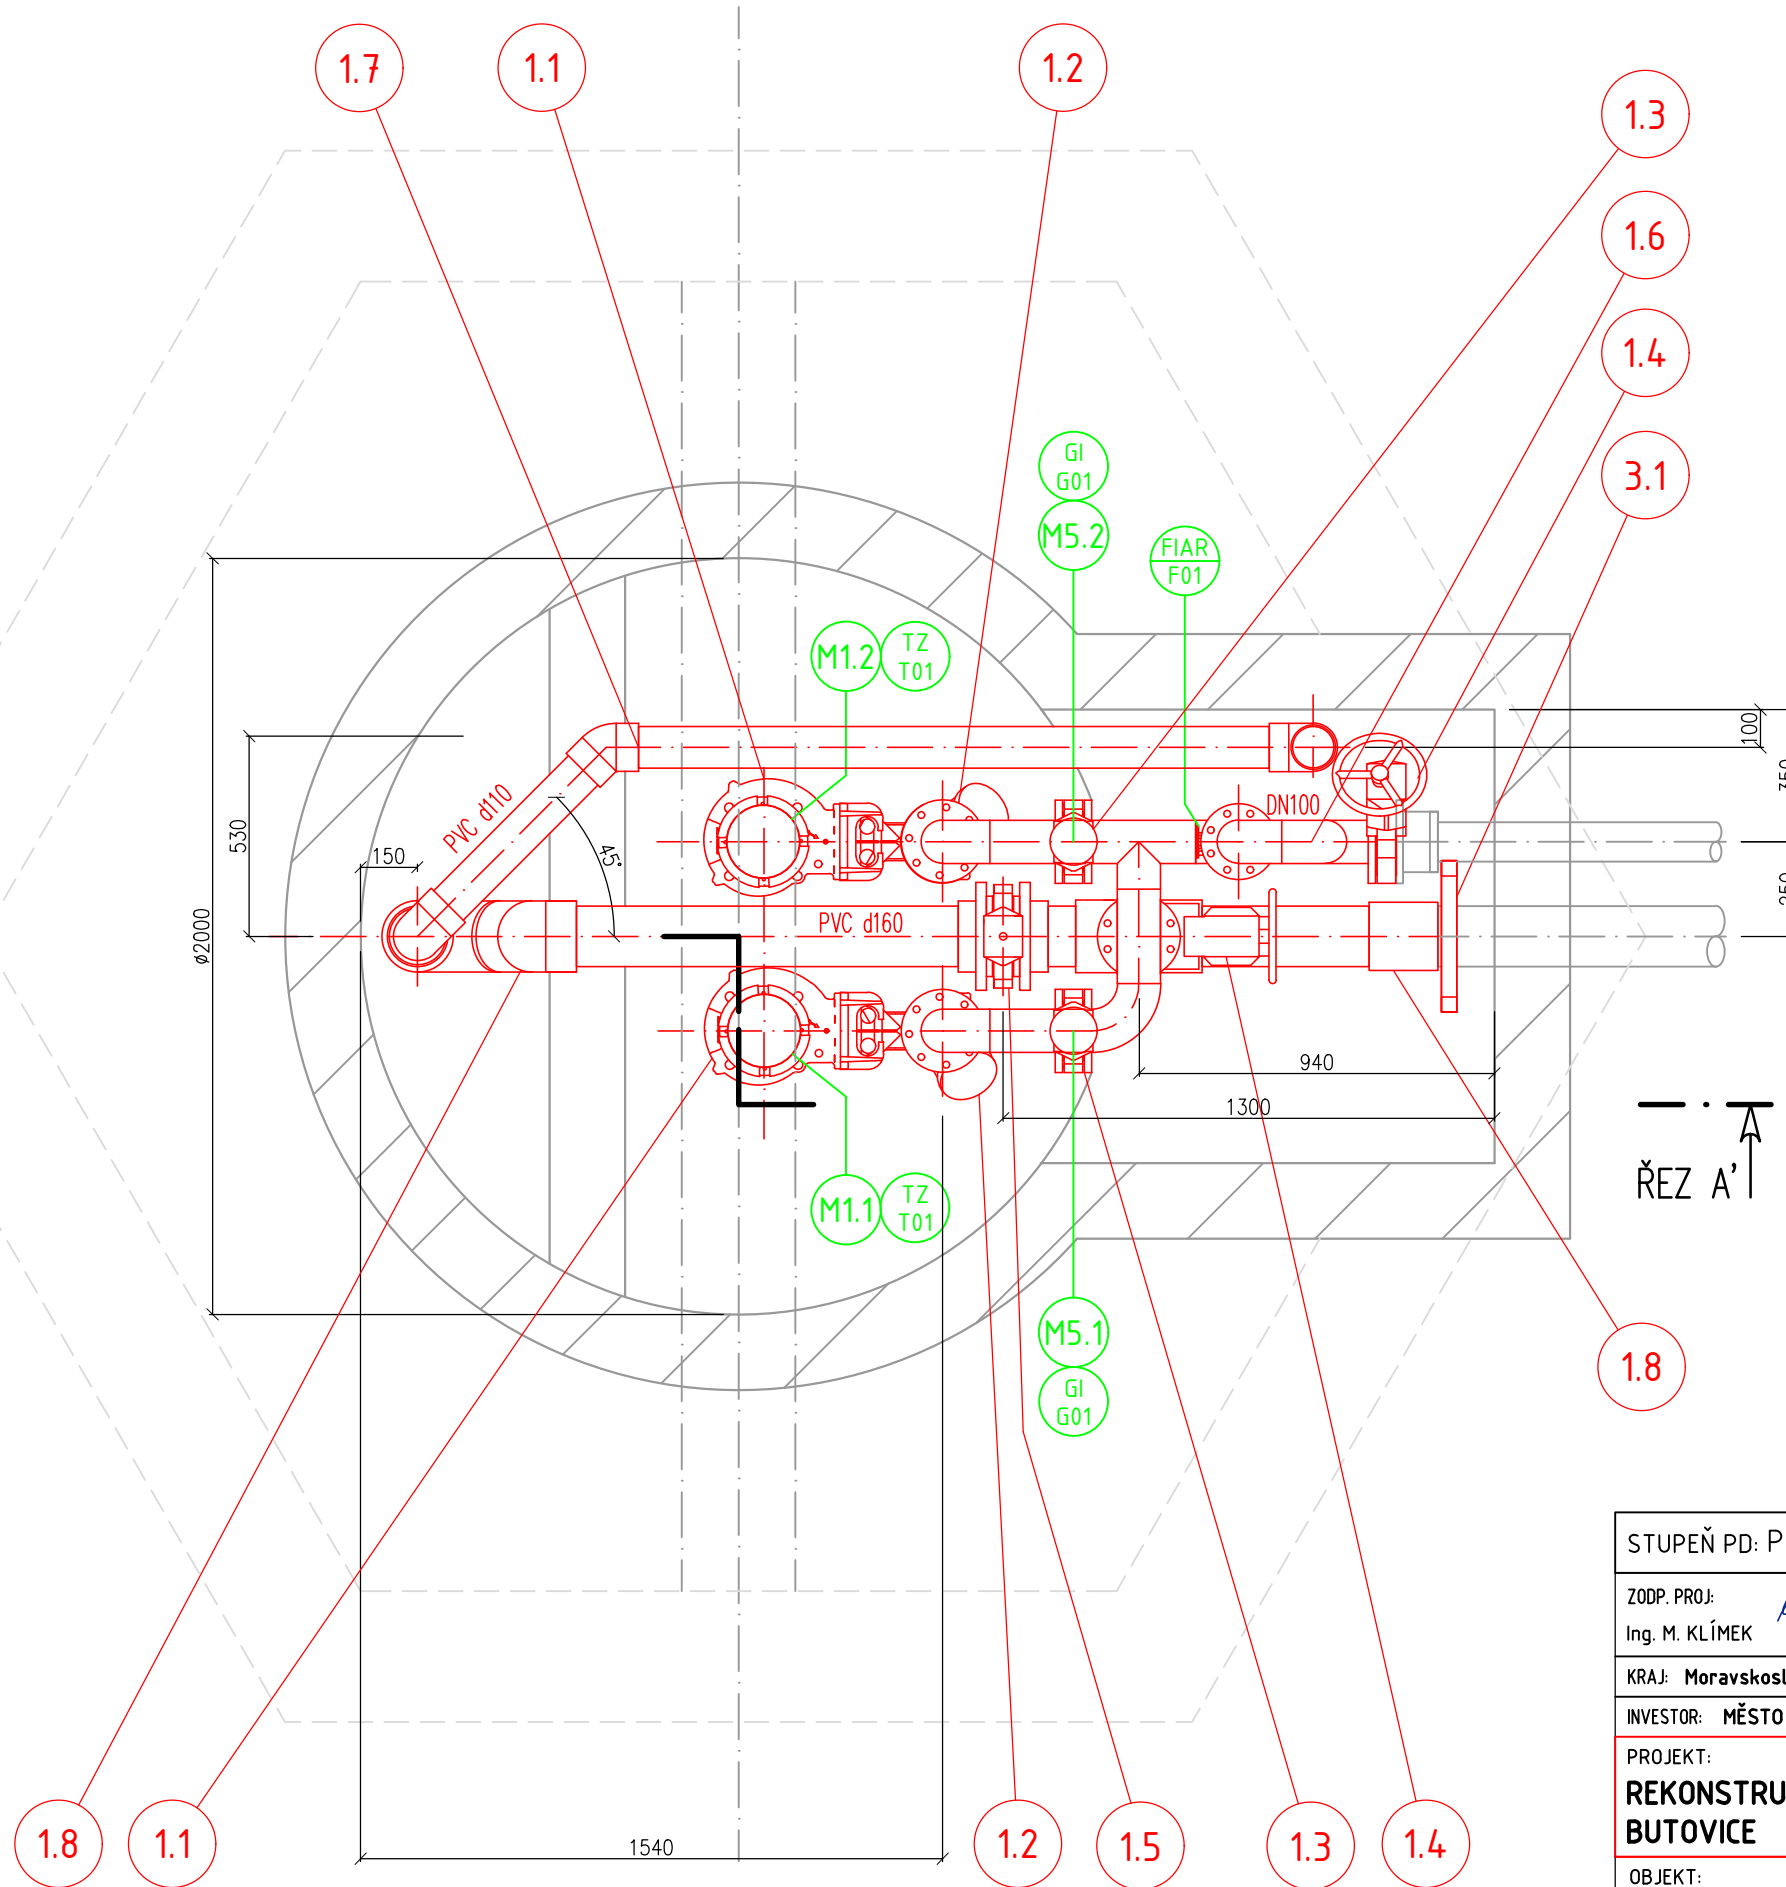

DN100-TLAKOVÉ
POTRUBÍ
PVC d160-VLÉVÁNÍ
SPLAŠKŮ PODTLAKOVÉ
POTRUBÍ

- LEGENDA:
- STROJNÍ ZAŘÍZENÍ
 - POTLAKOVÝ ROZVOD
 - STÁVAJÍCÍ ZAŘÍZENÍ
 - M5.2 ELEKTRO ZAŘÍZENÍ
 - FIAR F01 MaR ZAŘÍZENÍ
 - 2.2 STROJNÍ ZAŘÍZENÍ (POZICE SSAZ)

STUPEŇ PD: Projektová dokumentace pro provádění stavby			
ZODP. PROJ: Ing. M. KLÍMEK	KONTROVAL: Ing. L. CHARVÁT	VYPRACOVAL: Ing. L. CHARVÁT	 STAVEBNÍ HUŤ SLATIŇANY TECHNOLOGIE PRO KAŽDOU VODU SEČSKÁ 570, 53821 SLATIŇANY IČ: 00655261, stavebni-hut.eu tel.: 728 582 363, 606 021 223
KRAJ: Moravskoslezský	MÚ: Studénka		
INVESTOR: MĚSTO STUDÉNKA, NÁM. REPUBLIKY 762, 742 13 STUDÉNKA			
PROJEKT: REKONSTRUKCE PODTLAKOVÉ ČERPAČÍ STANICE BUTOVICE			FORMÁT: A3
			DATUM: 11/2022
			ARCH. Č.: 6175
OBJEKT: PS 01 – TECHNOLOGICKÉ VYSTROJENÍ ČERPAČÍ STANICE			VERZE: 1
OBSAH: PŮDORYS -2,20m			–
			MĚŘÍTKO: 1:20
			Č. VÝKRESU: D.2.1 – 05