

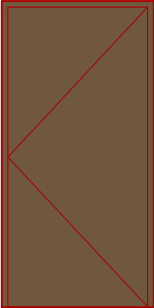
 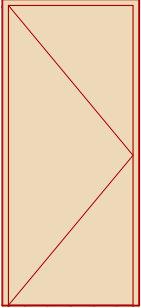
 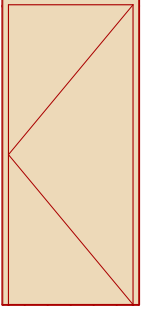
 
 


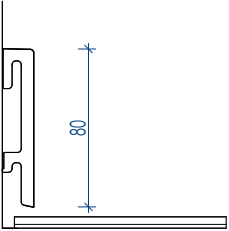
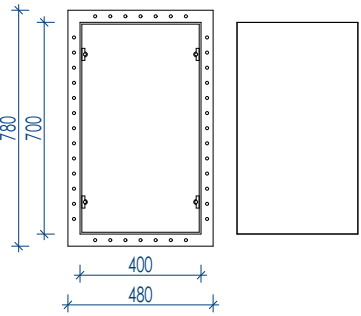


0002 Byt 1+2 dveře																
OZNAČENÍ	POPIS	Rozměry otvoru	Rozměry dveří š x v	Pohled ze strany otevření	Orientace	Zárubeň	Rám křídla	Výplň křídla	Materiál povrchu	Zámek	Kování	Práh	Zasklení	Doplňky	Poznámka	Množství
D.01	vstupní dveře do objektu; jednokřídle; protipožární dveře	1 000×2 020	900×1 970		P	celokovová zárubeň	dřevěný masiv	protipožární deska	dřevěná dýha	zadlabací zámek pro cylindrickou vložku (FAB, PZ) - bezpečnostní	kování pro vstupní dveře; klika/klika	protipožární provedení prahu	není	dvevní kukátko - zorný úhel 160°		1
D.02	dveře mezi místnostmi bytu; jednokřídle	900×2 020	800×1 970		L	obložková - běžná; viz. standardy	dřevěný masiv	papírová voština	dřevěná dýha		kování pro interiérové dveře; klika/klika	bez prahu - přechodová lišta podlahy pod dveřním křídlem	není	bez doplňků		1
D.02	dveře mezi místnostmi bytu; jednokřídle	900×2 020	800×1 970		P	obložková - běžná; viz. standardy	dřevěný masiv	papírová voština	dřevěná dýha		kování pro interiérové dveře; klika/klika	bez prahu - přechodová lišta podlahy pod dveřním křídlem	není	bez doplňků		2
D.03	dveře mezi místnostmi bytu; jednokřídle	700×2 020	600×1 970		L	obložková - běžná; viz. standardy	dřevěný masiv	papírová voština	dřevěná dýha	zadlabací zámek pro WC/ koupelnu (WC)	kování pro interiérové dveře; klika/klika	bez prahu - přechodová lišta podlahy pod dveřním křídlem	není	bez doplňků		1
D.03	dveře mezi místnostmi bytu; jednokřídle	700×2 020	600×1 970		P	obložková - běžná; viz. standardy	dřevěný masiv	papírová voština	dřevěná dýha	zadlabací zámek pro WC/ koupelnu (WC)	kování pro interiérové dveře; klika/klika	bez prahu - přechodová lišta podlahy pod dveřním křídlem	není	bez doplňků		1

ZN.	ROZMĚRY (MM)	POPIS	POČET	
parapet	 DÉLKA: 1500 mm	Popis: interiérový PVC parapet Materiál: komůrkový profil z PVC Úprava: oděruvzdorná PVC fólie Poznámka: lepeno na suchý a čistý podklad součástí jsou i PVC krytky ve stejném odstínu		1
			Σ	1
				1
parapet	 DÉLKA: 1800 mm	Popis: interiérový PVC parapet Materiál: komůrkový profil z PVC Úprava: oděruvzdorná PVC fólie Poznámka: lepeno na suchý a čistý podklad součástí jsou i PVC krytky ve stejném odstínu		1
			Σ	1
soklová lišta		Popis: hybridní PVC soklová lišta Materiál: profil z hybridního PVC Úprava: oděruvzdorná PVC folie, dekor dle konkrétní podlahy Poznámka: lepeno ke stěně, spec. lepidlem	<u>1.01</u>	7,2 m
			<u>1.02</u>	15,6 m
			<u>1.03</u>	7,8 m
			Σ	30,6 m
revizní dvířka		Neviditelná revizní dvířka 400/700 mm pod obklad Stavení otvor 400/680 Materiál komponentů revizních dvířek - pozinkovaný ocelový plech kotvicí stěna - SDK/zděná kce otvírání na magnet		1
			Σ	1

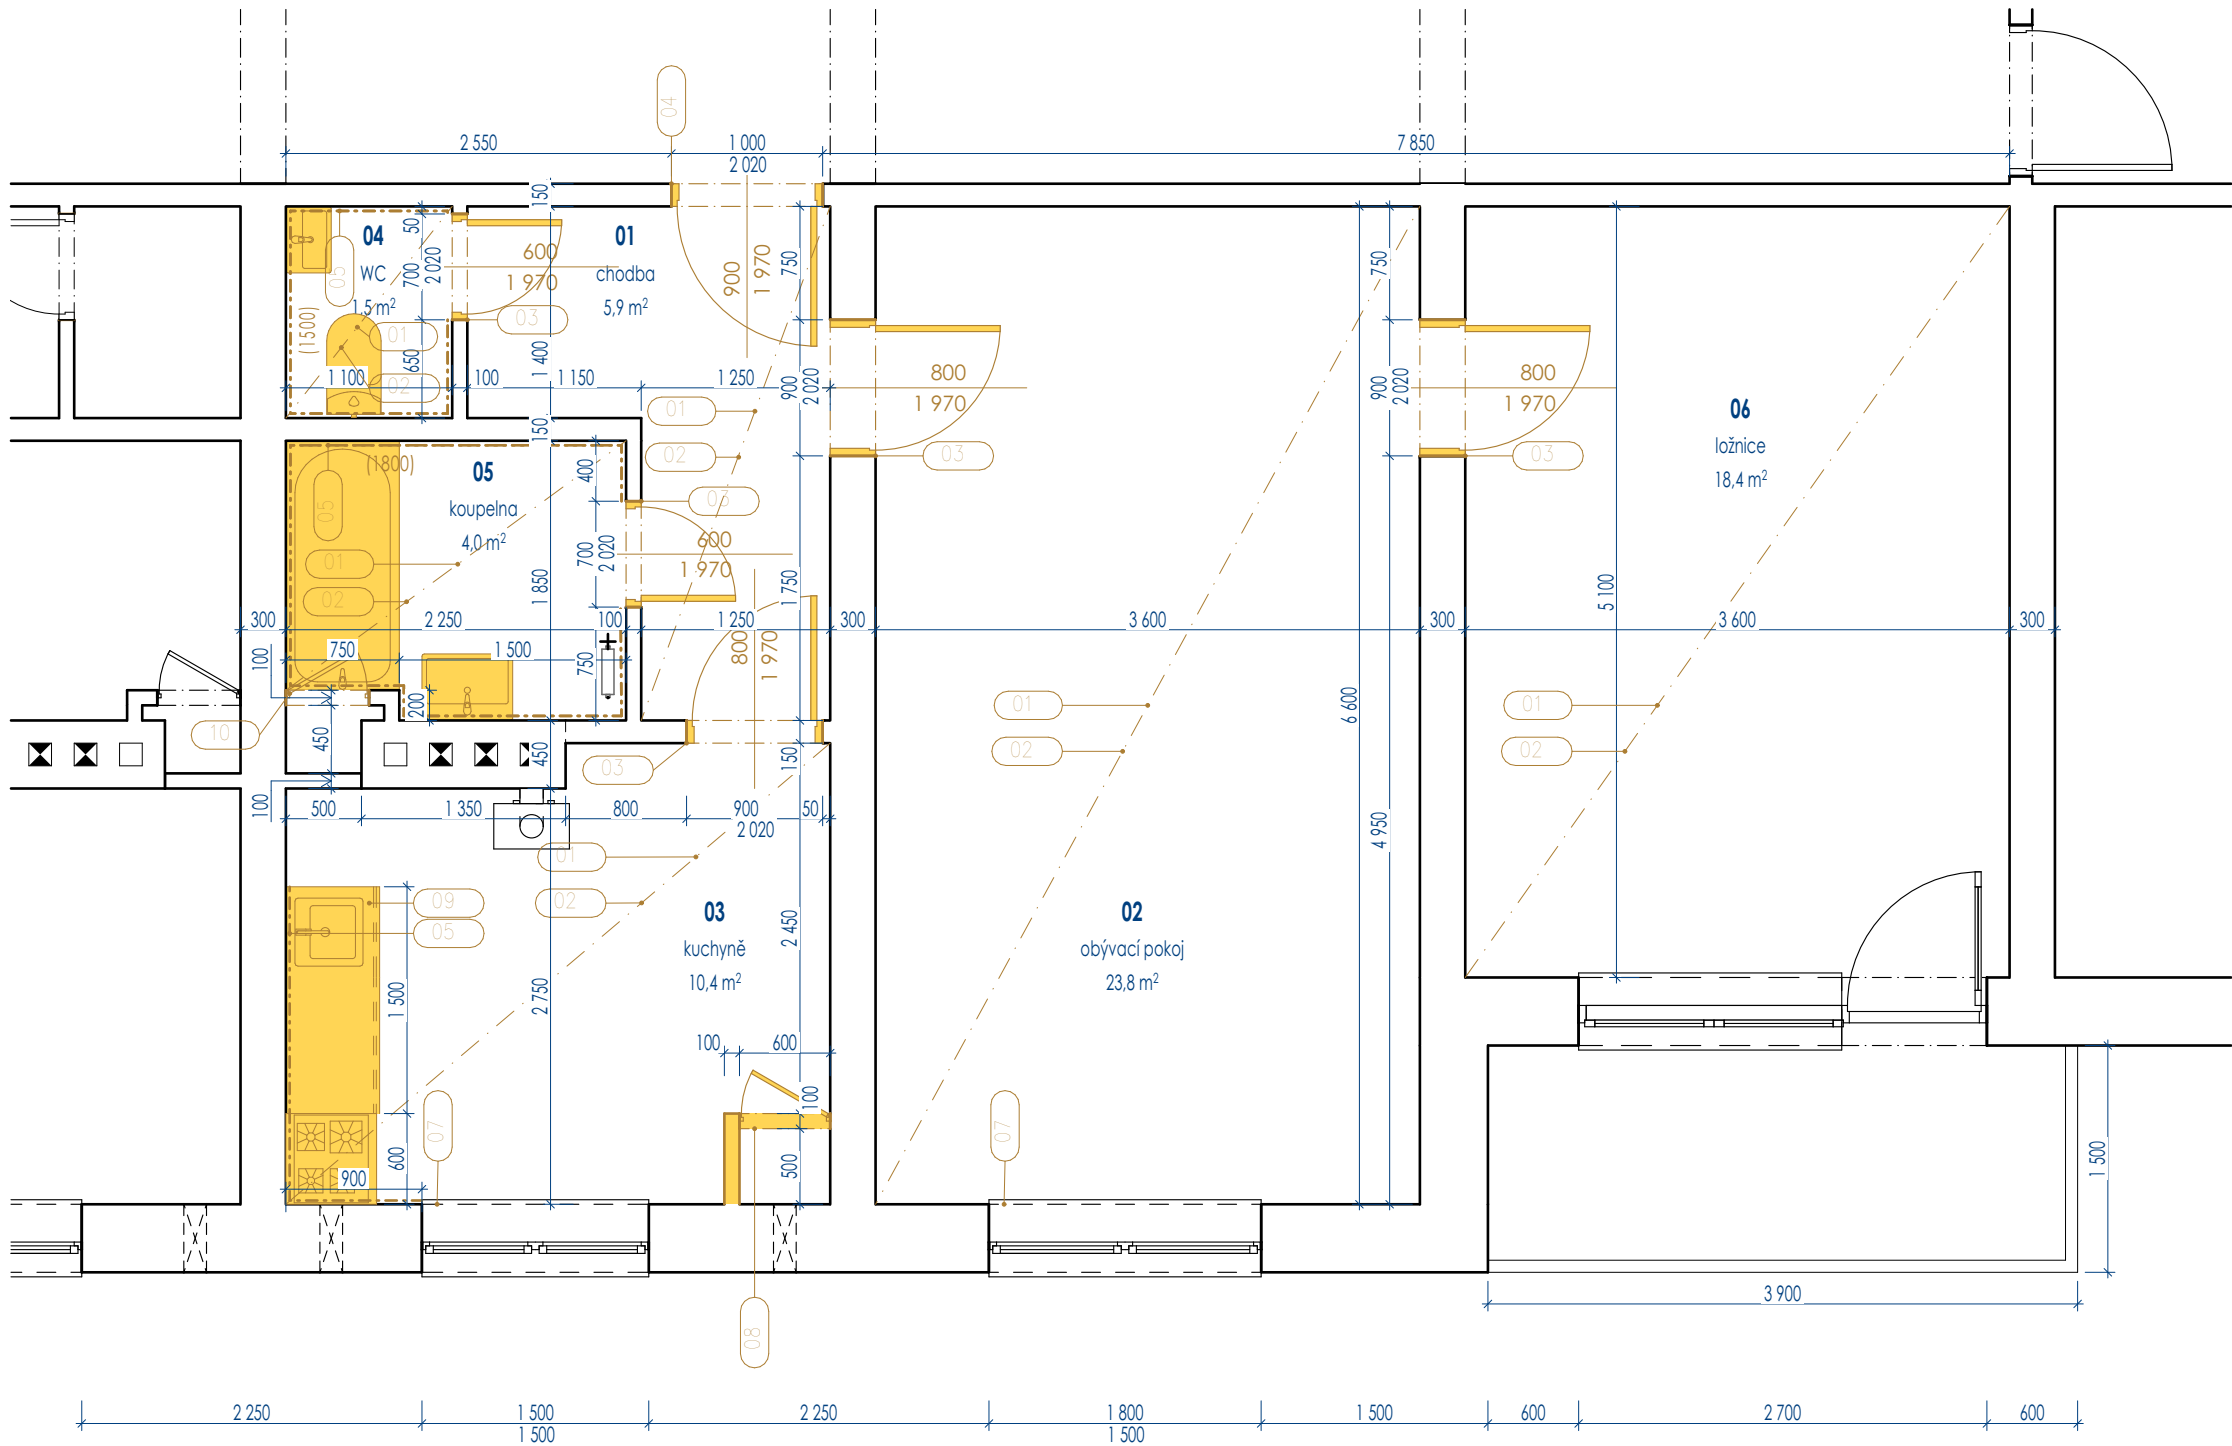

REZ A-A'

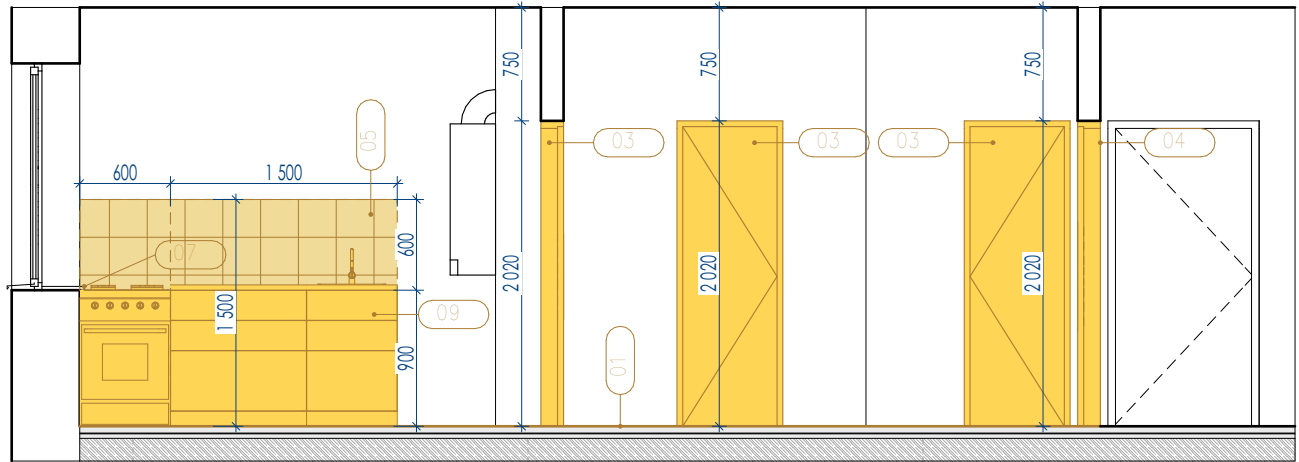

 
BOURACÍ PRÁCE – legenda

- 01 ODSTRANĚNÍ PODLAHY (100% plochy místnosti)
 - odstranění pouze nášlapné vrstvy podlahy (PVC nebo ker. dlažba)
- 02 OKLEPÁNÍ OMÍTEK (100% plochy místnosti)
 - oklepání omítek na nosný podklad (stěny, stropy)
- 03 ODSTRANĚNÍ INTERIÉROVÝCH DVEŘÍ
 - odstranění interiérových dveří včetně zárubní, dveřního křídla a prahu
- 04 ODSTRANĚNÍ VSTUPNÍCH DVEŘÍ
 - odstranění dveří včetně zárubní, dveřního křídla a prahu
- 05 ODSTRANĚNÍ KERAMICKÉHO OBKLADU
 - odstranění keramického obkladu včetně omítky na nosný podklad
- 06 ODSTRANĚNÍ ZAŘÍZOVACÍCH PŘEDMĚTŮ
 - odstranění označených zařízeníových předmětů, podrobněji viz. profese
- 07 ODSTRANĚNÍ INTERIÉROVÝCH PARAPETŮ
 - odstranění interiérových plastových parapetů
- 08 ODSTRANĚNÍ ZDĚNÝCH SPIŽÍ
 - odstranění stávajících zděných nenosných příček spíží na celou výšku podlaží
- 09 ODSTRANĚNÍ CELÉ KUCHYŇSKÉ LINKY
 - odstranění stávajících kuchyňské linky včetně spotřebičů
- 10 ODSTRANĚNÍ STÁVAJÍCÍCH REVIZNÍCH DVÍŘEK
 - odstranění stávajících revizních dvířek a příprava otvoru na nová revizní dvířka

PŘEDPOKLÁDANÉ SKLADBY PODLAH


SKLADBA PODLAHY PVC

PVC 6 mm
CEM. POTĚR 40 mm
LEPENKA A 400/H 1 mm
ZVUK. IZOLACE – IZOMI 20 mm
PÍSKOVÝ PODSYP 13 mm



SKLADBA PODLAHY KER. DLAŽBA

 KER. DLAŽBA + TMĚL 10 mm
CEM. POTĚR 35 mm
HYDROIZOLACE – BITAGIT+ALP 5 mm
CEM. POTĚR 30 mm



LEGENDA MÍSTNOSTÍ				
OZN.		NAZEV MÍSTNOSTI	Plocha	Podlaha
BYT 2+1				
	01	chodba	5,9	PVC
	02	obývací pokoj	23,8	PVC
	03	kuchyně	10,4	PVC
	04	WC	1,5	Keramická dlažba
	05	koupelna	4,0	Keramická dlažba
	06	ložnice	18,4	PVC

BOURACÍ PRÁCE – poznámky

Během provádění bouracích prací je nutné dbát na opatrnost, aby nedošlo k poškození stávajících konstrukcí

Během provádění všech bouracích prací je nutno dodržovat příslušnou legislativu týkající se bezpečnosti práce

Veškeré bourací práce budou prováděny odbornou firmou, dle platných předpisů a norem

V rámci výměny zařízeníových předmětů dojde rovněž k odstranění stávajících trubních rozvodů po stoupači potrubí a příprava na nové rozvody

Veškeré sklady jsou orientační a budou ověřeny a upřesněny během bouracích prací

Odnos stavební suti bude probíhat po schodišti, nebo pomocí výtahu bytového domu do přistaveného kontejneru

Nejpozději po dokončení bouracích prací dojde k odvozu suti

BOURACÍ PRÁCE – nakládání s odpady, suti

BUDOU PROVEDENA POTŘEBNÁ OPATŘENÍ PROTI ŠÍŘENÍ PRACHU A NEČISTOT V PRŮBĚHU STAVEBNÍCH, PŘEDVŠÍM BOURACÍCH PRACÍ. VEŠKERÉ OTVORY DO OSTATNÍCH MÍSTNOSTÍ BUDOU RÁDNE UZAVŘENY. ODNOS SUTI BUDE PROBÍHAT PO SCHODIŠTI OBJEKTU DO PŘISTAVENÉHO KONTEJNERU. V PŘÍPADĚ POUŽITÍ SHOZU BUDE UCHYCENÍ SHOZU ŘEŠENO TAK, ABY NEDOŠLO K POŠKOZENÍ FASÁDY OBJEKTU A PARAPETU, OKEN, DALŠÍ V MÍSTNOSTI, KTERÁ BUDE SLOUŽIT PRO SHOZ STAVEBNÍHO ODPADU BUDE PROVEDENA OCHRANA PODLAHY KONSTRUKCI PARAPETU POMOCÍ OSB, DESEK A FOLIE.

VEŠKERÉ ŘEŠENÉ MÍSTNOSTI BUDOU VYKLIZENY A NÁBYTEK BUDE USKLADĚN PO DOBU TRVÁNÍ STAVEBNÍCH ÚPRAV.

STAVEBNÍ ODPADY A NAKLÁDÁNÍ S NIMI BUDE ŘEŠENO DLE ZÁKONA 541/2020 SB. STAVEBNÍ ODPADY A NAKLÁDÁNÍ S NIMI BUDE ŘEŠENO DLE ZÁKONA 541/2020 SB. ZÁKON O ODPADECH

DLE METODICKÉHO NÁVODU PRO ŘÍZENÍ VZNIKU STAVEBNÍCH A DEMOLIČNÍCH ODPADŮ A PRO NAKLÁDÁNÍ S NIMI VYDANÉHO MINISTERSTVEM ŽIVOTNÍHO PROSTŘEDÍ JE NUTNO MINIMÁLNĚ 70 % ODPADŮ VZNIKLYCH NA STAVBĚ A PŘI STAVEBNÍCH PRÁČÍCH RECYKLOVAT

POZNÁMKY K DOKUMENTACI

- nedílnou součástí PD je technická zpráva
- před zahájením je potřeba ověřit rozměry PD přímo na stavbě
- změny stavby oproti projektu lze provést jen na základě písemného souhlasu investora a projektanta a podle řádné PD
- dokumentace je zpracována dle platných norem a vyhlášek (ČSN, Vyhláška č. 131/2024 Sb.)

BOURACÍ PRÁCE – legenda

- STÁVAJÍCÍ NOSNÉ KONSTRUKCE
- STÁVAJÍCÍ NENOSNÉ KONSTRUKCE
- BOURANÉ PRVKY

polohový systém: S–JTSK

výškový systém: BpV

±0,000 = ČISTÁ PODLAHA 1.NP



PROJEKCE GUŇKA S.R.O.

PROJEKČNÍ A INŽENÝRSKÁ FIRMOST VE STAVEBNICTVÍ
NA ČTVRTI 328/10 EMAIL: sekretariát@projekcegunka.cz
700 30, OSTRAVA–JH MOBIL: +420 725 994 894

Stavba: PD NA REKONSTRUKCI BYTŮ NA
BUDOVATELSKÉ 808–811 VE STUDĚNCĚ

Část: D.1.1. ARCHITEKTONICKO–STAVEBNÍ ŘEŠENÍ

Výkres: SO_02 Půdorys stávající stav + bourací práce

Místo stavby: Budovatelská 808–811 Studénka – Butovice 742 13
parc. č. 1640/2, 1568/2, 1568/1, 1578/2

Objednatel: město Studénka
stavby: zastupující Jiří Svagera, místostarosta
nám. Republiky 762 742 13

Odpov. proj. Ing. Jakub Guňka

Projektant: Ing. arch. Matyáš Fejko

Formát: 841/594


Část dokum.: Číslo výkresu:

Dotup: 0 6 / 2 0 2 4

Měřítko: 1:50

Číslo: 0 1 4 _ 2 0 2 5

Stupeň: D P S

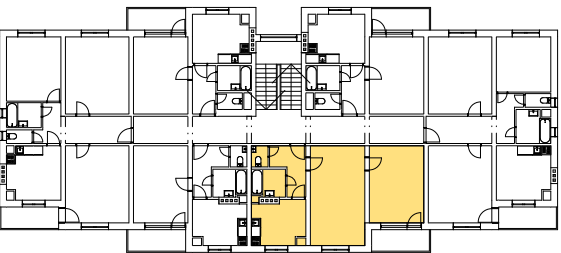

POPIS - DVEŘE

Vstupní bytové dveře
pokud není uvedeno jinak, tak se jedná o:
Jednokřídlé protipožární plně dveře tvořené masivním smrkovým dřevním rámem opatřeným zpěňující páskou, která je skrytá pod hranovací páskou. Povrch hladký s povrchovou úpravou z CPL lisovaného laminátu. Protipožární výplň – plošně lisovaná plná dřevotřísková deska s příměsí minerálních nehořlavých vláken pro zvýšení její odolnosti vůči hoření. Dveře jsou opatřeny třemi dveřními závěsy (panty) a zabudovaným FAB zámkem.
Rám:
Křídlo:

Interiérové dveře
pokud není uvedeno jinak, tak se jedná o:
Interiérové jedokřídlé dveře dřevěné – odlehčená DTD, dýhované
Rám: obložková zárubeň ve stejné dýze jako křídla, oblá hrana
Křídlo: beztalcové provedení se skrytými panty – křídlo lícuje s venkovním lícem obložky

přechodová lišta
hliníková přechodová lišta profil T, pro dlažby, laminátové a dřevěné podlahy
bude instalována vždy na osu dveřního křídla v místě změny nášlapné vrstvy podlahy, nebo v místě dilatační spáry podlahy mezi místnostmi

POPIS - INTERIÉROVÉ POVRCHY

Omítka štuková
jednosložková štuková omítka se zvýšenou odolností ořeru
prováděná na podkladní penetrací
povrchová úprava – nátěr ve dvou vrstvách
barva – bílá matný vzhled

Keramický obklad
keramický obklad
matný formát 400/400 mm a 200/400 mm tl. 7 mm
lepený lepidlem na keramické obklady
rohy a hrany budou provedeny pomocí systémových profilů a ukončovacích listů dle dodavatele keramických obkladů

Keramická dlažba
keramická dlažba
matný formát 400/400 mm tl. 7 mm
lepený lepidlem na keramickou dlažbu
rohy a hrany budou provedeny pomocí systémových profilů a ukončovacích listů dle dodavatele keramické dlažby

POPIS - OSTATNÍ PŘÍSLUŠENSTVÍ

Revizní dvířka pod obklad
Neviditelná revizní dvířka 400/600 mm pod obklad
Stavení otvor 480/580
Materiál komponentů revizních dvířek – pozinkovaný ocelový plech
kotvicí stěna – SDK/zděná kce
otvírání na magnet

LEGENDA MÍSTNOSTI				
OZN. NÁZEV MÍSTNOSTI			Plocha	Podlaha
BYT 2+1				
	01	chodba	5,9	PVC
	02	obývací pokoj	23,8	PVC
	03	kuchyně	10,4	PVC
	04	WC	1,5	Keramická dlažba
	05	koupelna	4,0	Keramická dlažba
	06	ložnice	18,4	PVC

NAVRHOVANÉ PRVKY – legenda

- 01 NOVÁ PODLAHY (100% plochy místnosti)
– nově nášlapné vrstvy podlahy viz. skladby podlah
- 02 NOVÉ OMÍTKY (100% plochy místnosti)
– nově štukové omítky včetně perlíky a výmaly, bílá (stěny, stropy)
- 03 NOVÉ INTERIÉROVÉ DVEŘE
– osazení nových interiérových dveří včetně obložkových zárubní
- 04 NOVÉ VSTUPNÍ DVEŘE
– osazení nových vstupních dveří včetně zárubní – viz. tabulka
- 05 NOVÝ KERAMICKÝ OBKLAD
– nový keramický obklad, formát: 400x600mm a 200x600mm
- 06 NOVÝ KERAMICKÝ OBKLAD (kuchyně)
– nový keramický obklad, formát: dle výběru investora
- 07 NOVÉ INTERIÉROVÉ PARAPETY
– nově plastové vnitřní parapety, barva bílá
- 08 NOVÉ ZAŘÍZOVACÍ PŘEDMĚTY
– nově zařizovací předměty včetně napojení, podrobněji viz. profese
- 09 NOVÉ PŘECHODOVÉ LIŠTY
–hliníkové přechodové lišty bude instalována vždy na osu dveřního křídla v místě změny nášlapné vrstvy podlahy
- 10 NOVÁ REVIZNÍ DVÍŘKA
– nová revizní dvířka pod obklad 400/600 mm
- 11 SDK PŘEDSTĚNA
– SDK předstěna pro instalaci WC závěsu, výška 1200 mm
- 12 ZASLEPENÍ VĚTRACÍCH PRŮDUCHŮ
– zaslepení a zatěsnění větracích průduchů, řešeno z vnitřní strany, zakončeno PVC zásepkou pod omítkou stěny. Venkovní mřížky zůstanou nedotčeny.

POZNÁMKY – NOVÝ STAV:

- Kátování šířek oken a dveří – hrubé stavební otvory, kátování výšek – hrubé stavební otvory od úrovně čistě podlahy. Před výrobou truhlářských, zámečnických a klempířských je nutno zaměřit stavební otvory přímo na stavbě!
- Otvory a drážky do velikosti 80 mm nejsou ve stavebních výkresech zakresleny a kátovány. Budou vysekány případně vyrtány při realizaci stavby dle dokumentace jednotlivých profesí.
- Rozhraní materiálů v podlahovém souvrství v místě dveří je situováno na osu křídla dveří, v přechodu podlah místnosti je navrženo dilatace, dilatace bude kryta přechodovou lištou
- Rozvody ZIT a EL nutno koordinovat s příslušnými částmi projektové dokumentace
- Na stavbě budou použity jen takové materiály, které jsou a testovány a certifikovány
- Změny oproti dokumentaci lze provést jen na základě písemného souhlasu investora a projektanta a podle řádné projektové dokumentace, případně změnových listů
- Veškeré uvedené materiály v projektu jsou orientací a dodavatel je povinen použít materiály stejné nebo lepší kvality než je uvedeno v dokumentaci
- Veškeré prostupy hydroizolačním a parotěsným souvrstvím, musí být vzduchohétné a parotěsně utěsněny pomocí systémových manžet

PŘEDPOKLÁDANÉ SKLADBY PODLAH

SKLADBA PODLAHY PVC

PVC 6 mm
CEM. POTĚR 40 mm
LEPENKÁ K 400/H 1 mm
ZVUK. IZOLACE – IZOMI 20 mm
PISKOVÝ PODSÝP 13 mm



SKLADBA PODLAHY KER.

DLAŽBA
KER. DLAŽBA + TMEL 10 mm
CEM. POTĚR 35 mm
HYDROIZOLACE – BITAGIT+ALP 5 mm
CEM. POTĚR 30 mm





POZNÁMKY K DOKUMENTACI

- nedílnou součástí PD je technická zpráva
- před zahájením je potřeba ověřit rozměry PD přímo na stavbě
- změny stavby oproti projektu lze provést jen na základě písemného souhlasu investora a projektanta a podle řádné PD
- dokumentace je zpracována dle platných norem a vyhlášek (ČSN, Vyhláška č. 131/2024 Sb.)

NAVRHOVANÉ PRVKY – legenda

- STÁVAJÍCÍ NOSNÉ KONSTRUKCE
- STÁVAJÍCÍ NENOSNÉ KONSTRUKCE
- NAVRHOVANÉ PRVKY

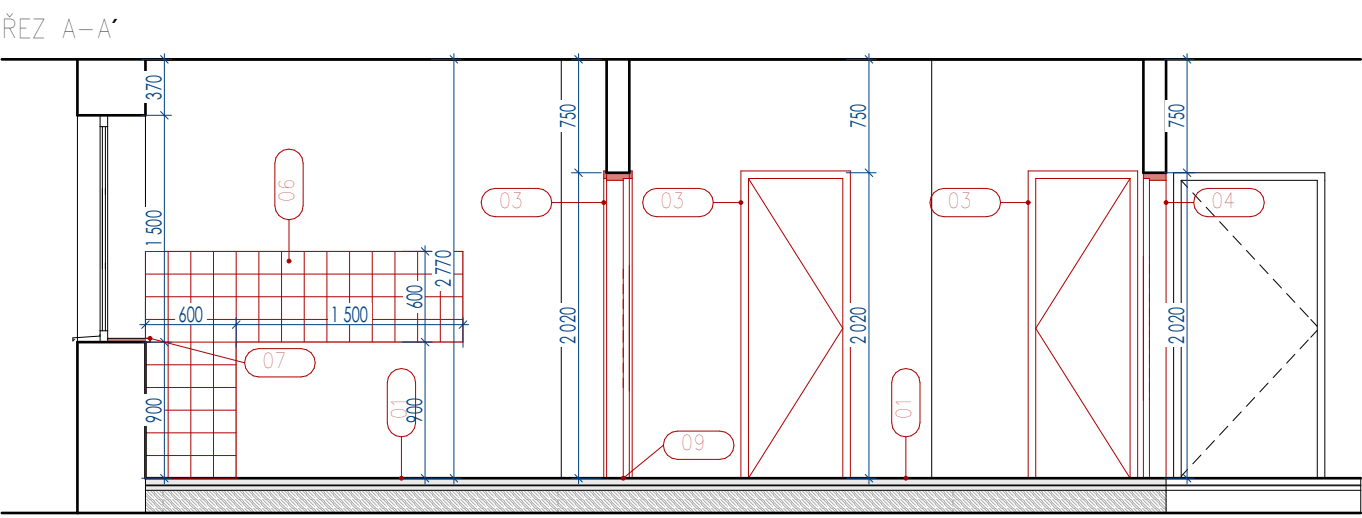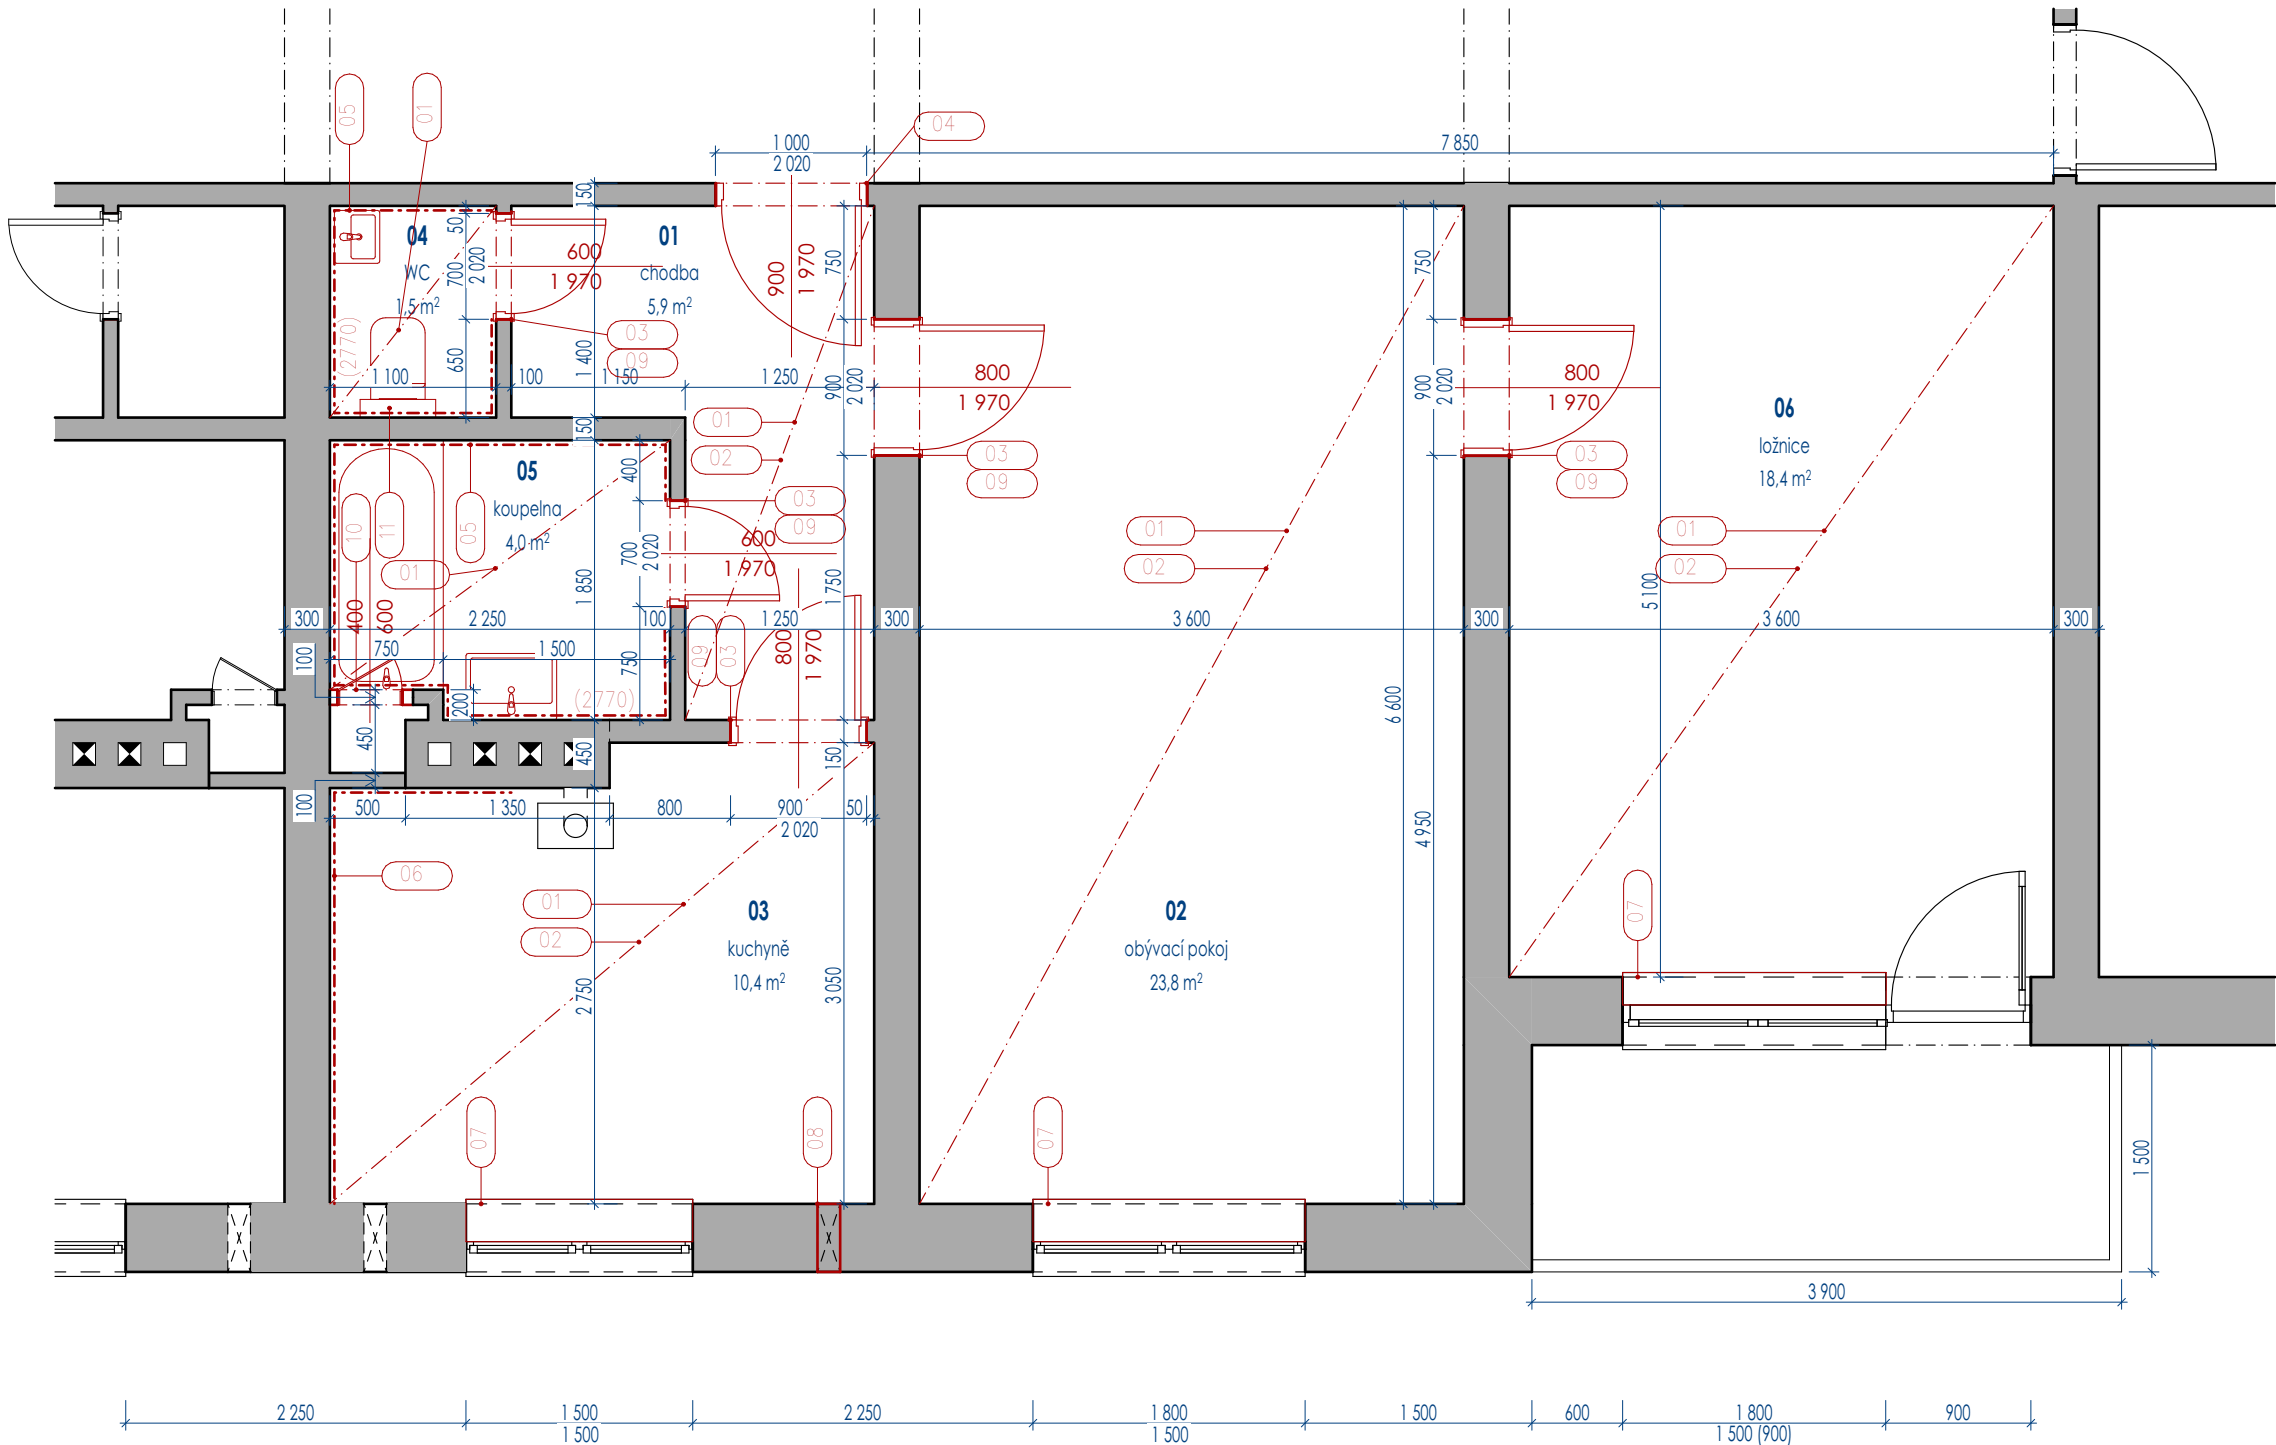

polohový systém: S-JTSK

výškový systém: BpV

EU/000 = není určeno #CISTÁ PODLAHA L1N1



PROJEKCE GUŇKA S.R.O.
PROJEKČNÍ A INŽENÝRSKÁ ČINNOST A STAVEBNÍ
NA ČTVRTI 328/10 EMAIL: sekretariat@projeckegunka.cz
700 30, OSTRAVA-JH. MOBIL: +420 725 894 894

Stavba: PD NA REKONSTRUKCI BYTŮ NA BUDOVAATELSKÉ 808-811 VE STUDŮNCE

Část: D.1.1. ARCHITEKTONICKO-STAVEBNÍ ŘEŠENÍ

Výsok: SO_02 Pódorys NAVRHOVANÝ STAV

Místo: Budovatecká 808-811 Studénka – Butovice 742 13
stavby: parc. č. 1640/2, 1568/2, 1568/1, 1578/2

Upravené: město Studénka
stavby: zástoupce: Jir. Svagera, místostarosta
nám. Republiky 762 742 13

Obnova: Ing. J a k u b G u Ň k a

Projektant: Ing. arch. M a t y š a F e j k o


Formát: 841/594 Časť dokum.: Doplňkový

Velikost: 0 6 / 2 0 2 4 D.1 002

Verze: 1:50

Zakázka: 0 1 4 _ 2 0 2 5

Upravené: G P S

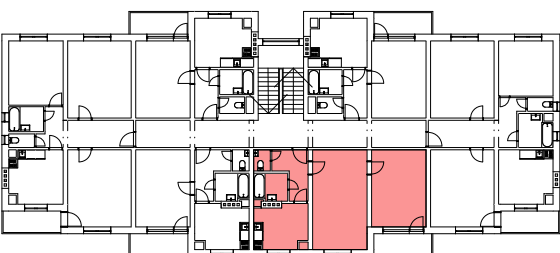

LEGENDA MÍSTNOSTÍ

OZN.	NÁZEV MÍSTNOSTI	Plocha	Podlaha
BYT 2+1			
01	chodba	5,9	PVC
02	obývací pokoj	23,8	PVC
03	kuchyně	10,4	PVC
04	WC	1,5	Keramická dlažba
05	koupelna	4,0	Keramická dlažba
06	ložnice	18,4	PVC

DEMONTÁŽNÍ PRÁCE

V bytech bude provedena kompletní demontáž stávající elektroinstalace, kromě přívodní kabeláže a kabeláže STA.

POZNÁMKY – SLABOPROUDÁ ELEKTROINSTALACE

Anténní zásuvky budou připojeny na stávající rozvod.

V rámci přípravy bude z obývacího pokoje do chodby společných prostor instalována ohebná trubka pro budoucí vedení datových kabelů. Ohebná trubka bude zakončena pod stropem na chodbě a v elektroinstalační krabici v obývacím pokoji vedle zásuvek.

katastrální území: STUDÉNKA NAD ODROU [758396]
polohový systém: S–JTSK
výškový systém: BpV
±0,000 = ČISTÁ PODLAHA 1.NP



PROJEKCE GUŇKA S.R.O.
PROJEKČNÍ A INŽENÝRSKÁ ČINNOST VE STAVEBNICTVÍ
NA ČTVRTI 328/10
70030 OSTRAVA–JIH–HRABŮVKA
EMAIL: sekretariat@projkecegunka.cz
MOBIL: +420 725 994 894

Stavba: PD NA REKONSTRUKCI BYTU NA
BUDOVATELSKÉ 808–811 VE STUDÉNCE

Část: D.1.2.5 ELEKTROINSTALACE

Výkres: ELEKTROINSTALACE VZOROVÉHO BYTU 2+1

Místo: BUDOVATELSKÁ 808–811, STUDÉNKA – BUTOVICE 742 13
stavby: PARC. Č. 1640/2, 1588/2, 1568/1, 1578/2

Objednatel: MĚSTO STUDÉNKA
stavby: ZASTOUPENO: JIŘÍ ŠVAGERA, MÍSTOSTAROSTA
NÁM. REPUBLIKY 762, 742 13

Odpov. proj.: N G . J A K U B G U Ň K A

Zpracovatel: B C . M A T Ě J K E K E L Á K , M I C H A L Z U B A L Í K

Kontakt: TEL: +420 727 844 501; E–MAIL: ZUBALIK@PROJEKCEGUNKA.CZ

Formát:	4 2 0 x 2 9 7	Číslo kopie:	Číslo výkresu:
Datum:	0 6 / 2 0 2 5	101	
Měřítko:	1 : 5 0		
Zakázka:	0 1 4 _ 2 0 2 5		
Stupeň:	DOKUMENTACE PRO PROVÁDĚNÍ STAVBY		

LEGENDA MÍSTNOSTÍ

OZN.	NÁZEV MÍSTNOSTI	Plocha	Podlaha
BYT 2+1			
01	chodba	5,9	PVC
02	obývací pokoj	23,8	PVC
03	kuchyně	10,4	PVC
04	WC	1,5	Keramická dlažba
05	koupelna	4,0	Keramická dlažba
06	ložnice	18,4	PVC

DEMONTÁŽNÍ PRÁCE

V bytech bude provedena kompletní demontáž stávající elektroinstalace, kromě přívodní kabeláže a kabeláže STA.

POZNÁMKY – SLABOPROUDÁ ELEKTROINSTALACE

Nové anténní zásuvky budou připojeny na stávající rozvod.

V rámci přípravy bude z obývacího pokoje do chodby společných prostor instalována ohebná trubka pro budoucí vedení datových kabelů. Ohebná trubka bude zakončena pod stropem na chodbě a v elektroinstalační krabici v obývacím pokoji vedle zásuvek.

katastrální území: STUDÉNKA NAD ODROU [758396]
polohový systém: S–JTSK
výškový systém: BpV
±0,000 = ČISTÁ PODLAHA 1.NP



PROJEKCE GUŇKA S.R.O.
PROJEKČNÍ A INŽENÝRSKÁ ČINNOST VE STAVEBNICTVÍ
NA ČTVRTI 328/10
70030 OSTRAVA–JIH–HRABŮVKA

EMAIL: sekretariat@projkecegunka.cz
MOBIL: +420 725 994 894

Stavba: PD NA REKONSTRUKCI BYTU NA BUDOVATELSKÉ 808–811 VE STUDÉNCE

Část: D.1.2.5 ELEKTROINSTALACE

Výkres: ELEKTROINSTALACE VZOROVÉHO BYTU 2+1

Místo: BUDOVATELSKÁ 808–811, STUDÉNKA – BUTOVICE 742 13
stavby: PARC. Č. 1640/2, 1588/2, 1568/1, 1578/2


Objednatel: MĚSTO STUDÉNKA
stavby: ZASTOUPENO: JIŘÍ ŠVAGERA, MÍSTOSTAROSTA
NÁM. REPUBLIKY 762, 742 13

Odpov. proj.: N G . J A K U B GU Ň K A

Zpracovatel: B C . M A T Ě J K E K E L Á K, M I C H A L Z U B A L Í K

Kontakt: TEL: +420 727 844 501; E–MAIL: ZUBALIK@PROJEKCEGUNKA.CZ

Formát:	4 2 0 x 2 9 7	Číslo kopie:	Číslo výkresu:
Datum:	0 6 / 2 0 2 5		101
Měřítko:	1 : 5 0		
Zakázka:	0 1 4 _ 2 0 2 5		
Stupeň:	DOKUMENTACE PRO PROVÁDĚNÍ STAVBY		

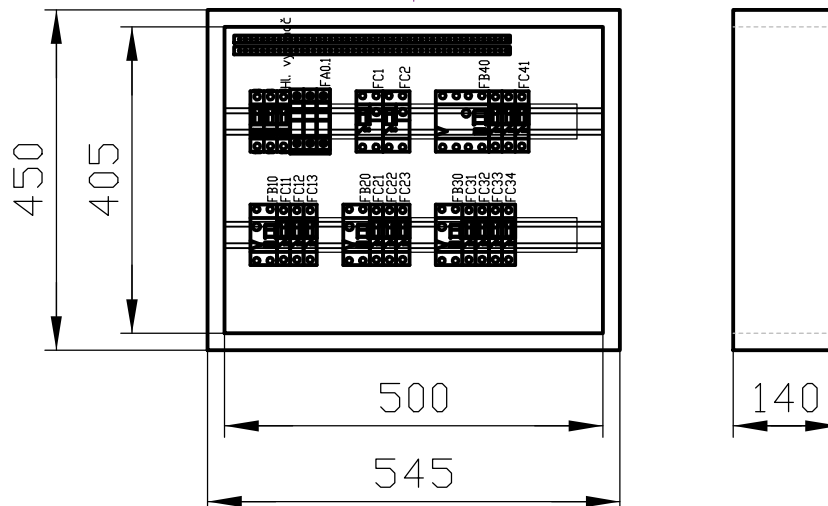

Rozvodnice

Jmenovité napětí
N/PE svorkovnice

Poloha:

Barva:

Dveře:

Zadní kryt:

Konstrukce:

Počet řad, modulů:

Vnější rozměry:

Vnitřní rozměry:

Plechová velkoobsahová rozvodnice.

Stupeň krytí IP30. Mechanická odolnost IK07. Třída ochrany I.

Jmenovité napětí 415V AC. Jmenovité izolační napětí 415V AC.

Včetně N/PE svorkovnice.

NA omítce

Bílá

Plechové plné

Součást rozváděčové skříně

S DIN lištami

Počet řad 2. Počet modulů 48.

545 x 450 x 140 (Šířka x Výška x Hloubka)

500 x 405 (Šířka x Výška)

katastrální území: STUDÉNKA NAD ODROU [758396]

polohový systém: S-JTSK

výškový systém: BpV

±0,000 = ČISTÁ PODLAHA 1.NP



PROJEKCE GUŇKA S.R.O.

PROJEKČNÍ A INŽENÝRSKÁ ČINNOST VE STAVEBNICTVÍ

NA ČTVRTI 328/10

EMAIL: sekretariat@projekcegunka.cz

70030 OSTRAVA-JIH-HRABŮVKA MOBIL: +420 725 994 894

Stavba:

PD NA REKONSTRUKCI BYTU NA
BUDOVATELSKÉ 808–811 VE STUDÉNCE

Část:

D.1.2.5 ELEKTROINSTALACE

Výkres:

ROZVADĚČ VZOROVÉHO BYTU 2+1

Místo

BUDOVATELSKÁ 808–811, STUDÉNKA – BUTOVICE 742 13

stavby:

PARC. Č. 1640/2, 1588/2, 1568/1, 1578/2

Objednatel

MĚSTO STUDÉNKA

stavby:

ZASTOUPENO: JIŘÍ ŠVAGERA, MÍSTOSTAROSTA
NÁM. REPUBLIKY 762, 742 13

Odpov. proj.:

I N G . J A K U B G U Ň K A

Zpracovatel:

B C . M A T Ě J K E K E L Á K , M I C H A L Z U B A L Í K

Kontakt:

TEL: +420 727 844 501; E-MAIL: ZUBALIK@PROJEKCEGUNKA.CZ

Formát:

2 9 7 x 2 1 0

Číslo kopie:

Číslo výkresu:

Datum:

0 6 / 2 0 2 5

Měřítko:

1 : 5 0


Zakázka:

0 1 4 _ 2 0 2 5


Stupeň:

DOKUMENTACE PRO PROVÁDĚNÍ STAVBY

102

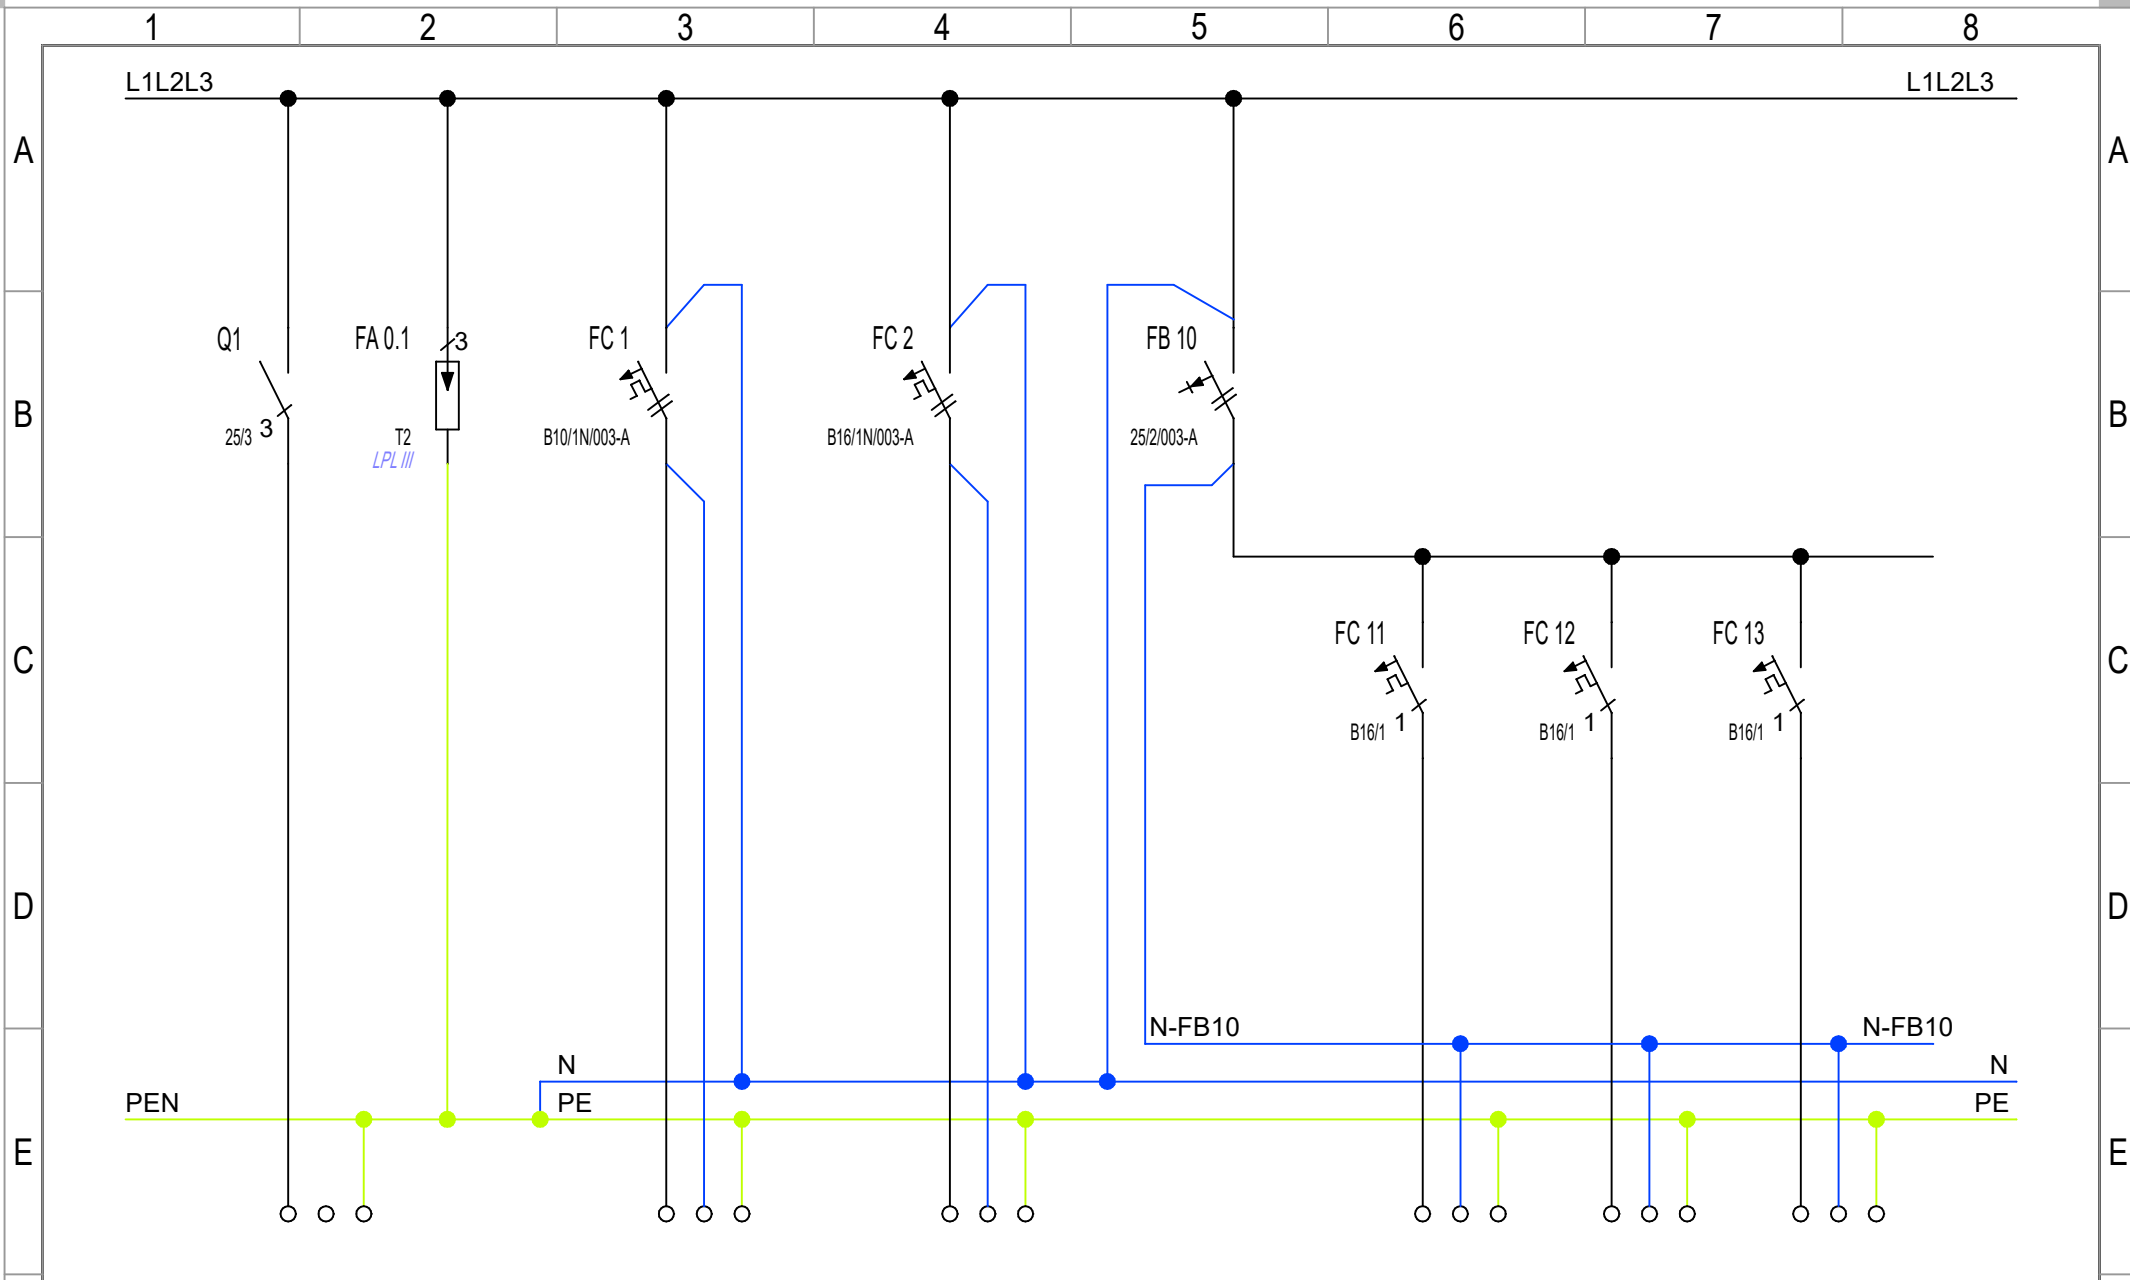


F	Číslo obvodu	0	0.1	1	2	Chránič 1	11	12	13	ROZVADĚČ
	Popis	Přívod		Osvětlení	Zásuvky		Zásuvky	Zásuvky	Zásuvky	RB2
	Power [kW]/Current [A]									List:
	Kabel	STÁVAJÍCÍ KABEL	Přepětová ochrana	CYKY-J 3x1,5	CYKY-J 3x2,5		CYKY-J 3x2,5	CYKY-J 3x2,5	CYKY-J 3x2,5	1/3
	Název obvodu	ER		Světelný okruh	Lednice		Kuchyň	Kuchyň	Obývací pokoj	

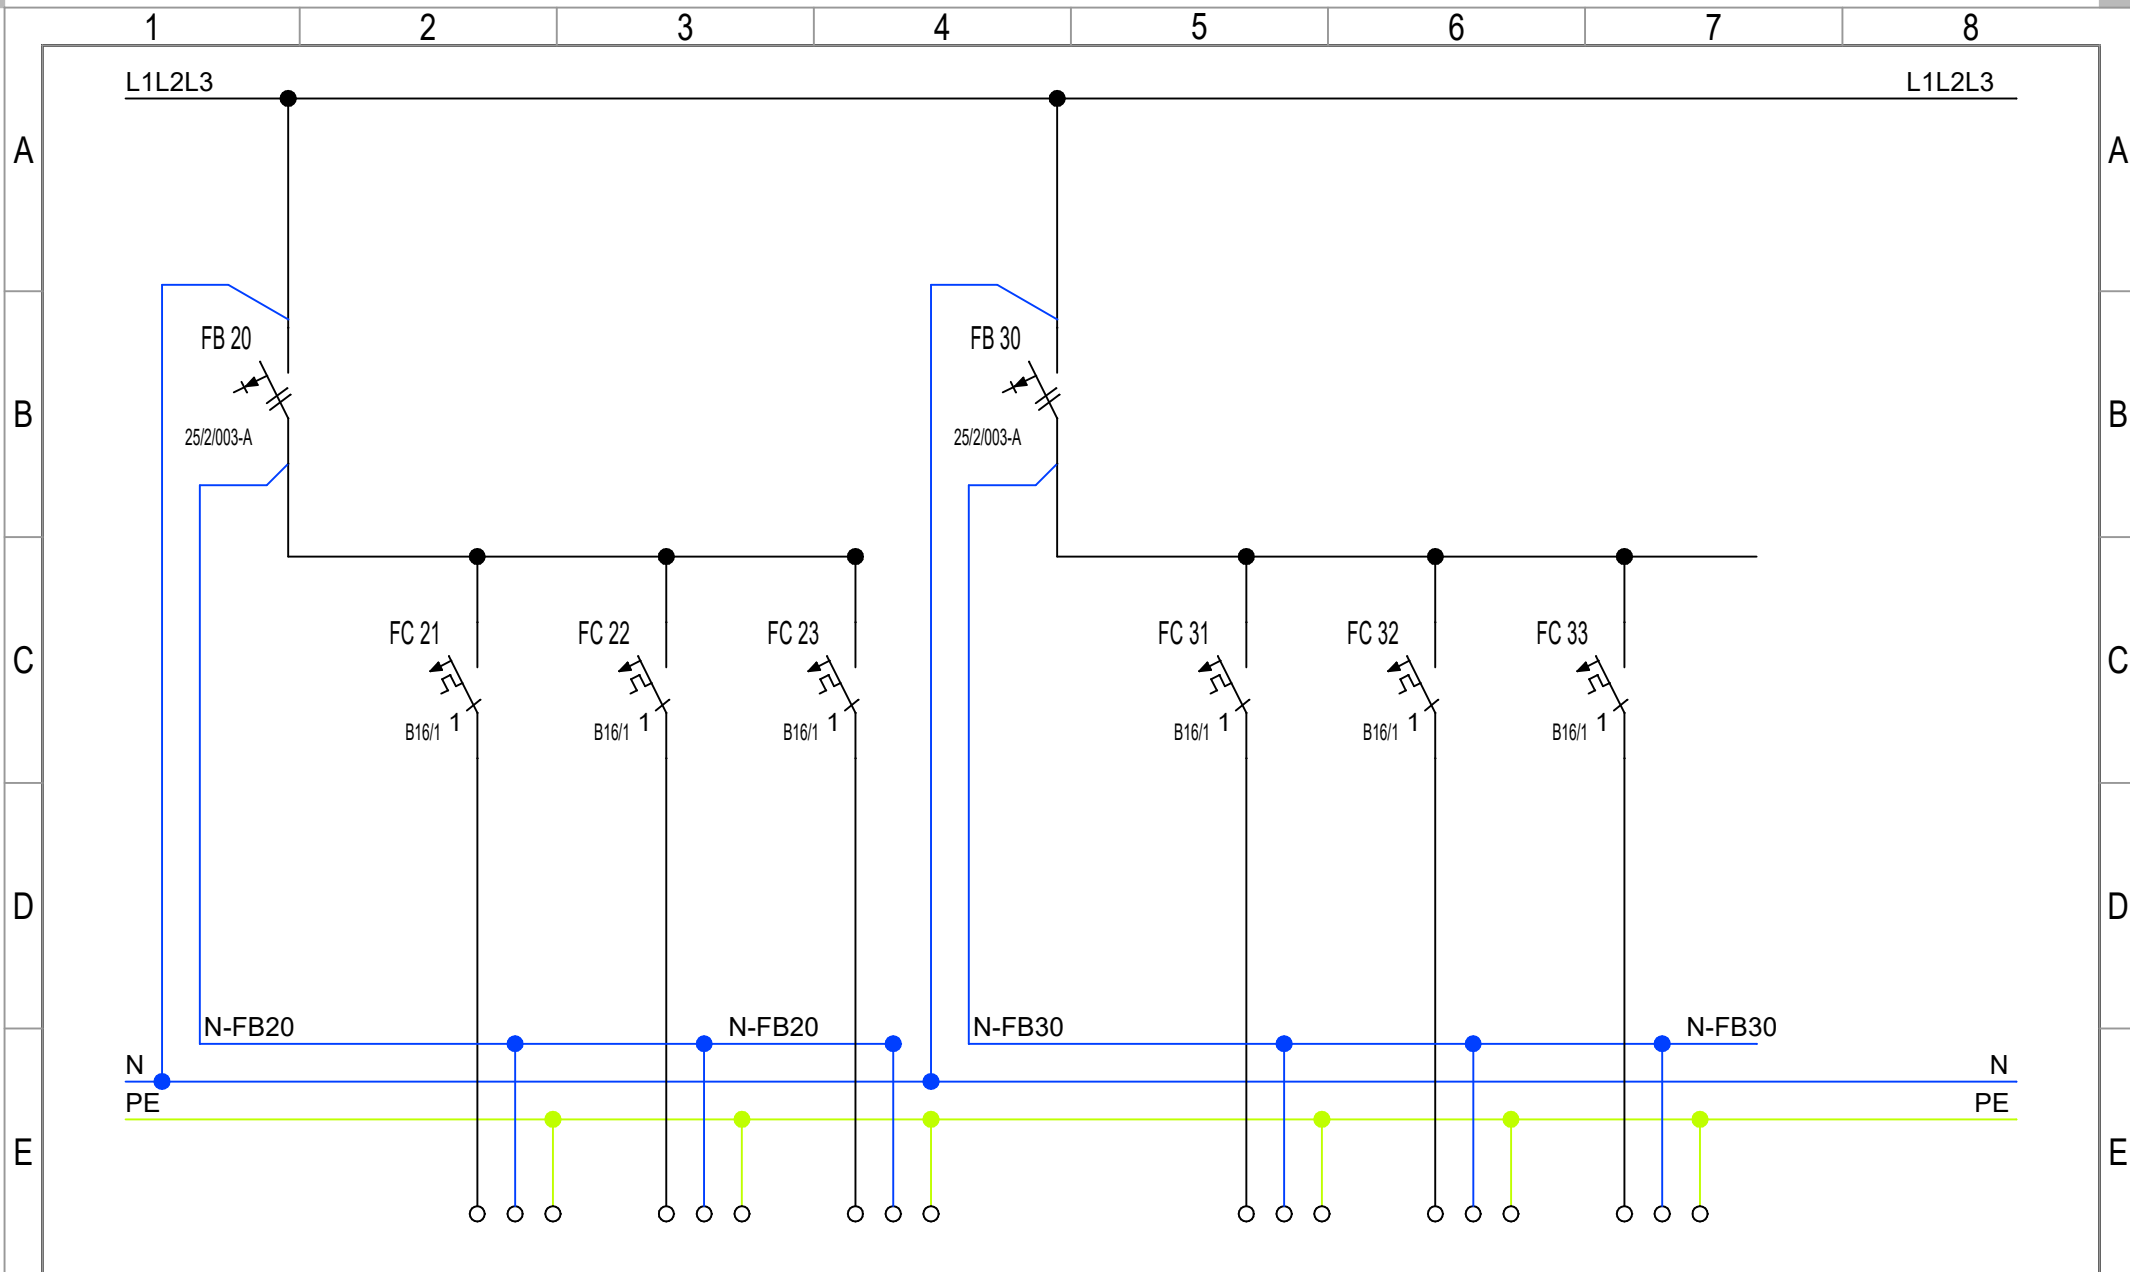

Číslo obvodu		21	22	23
Popis	Chránič 2	Zásuvky	Zásuvky	Zásuvky
Power [kW]/Current [A]				
Kabel		CYKY-J 3x2,5	CYKY-J 3x2,5	CYKY-J 3x2,5
Název obvodu		Kuchyň	Pračka	Ložnice

	31	32	33
Chránič 3	Zásuvky	Zásuvky	Zásuvky
	CYKY-J 3x2,5	CYKY-J 3x2,5	CYKY-J 3x2,5
	Kuchyň	Koupelna	Uklízečí


ROZVADĚČ
RB2
List:
2/3

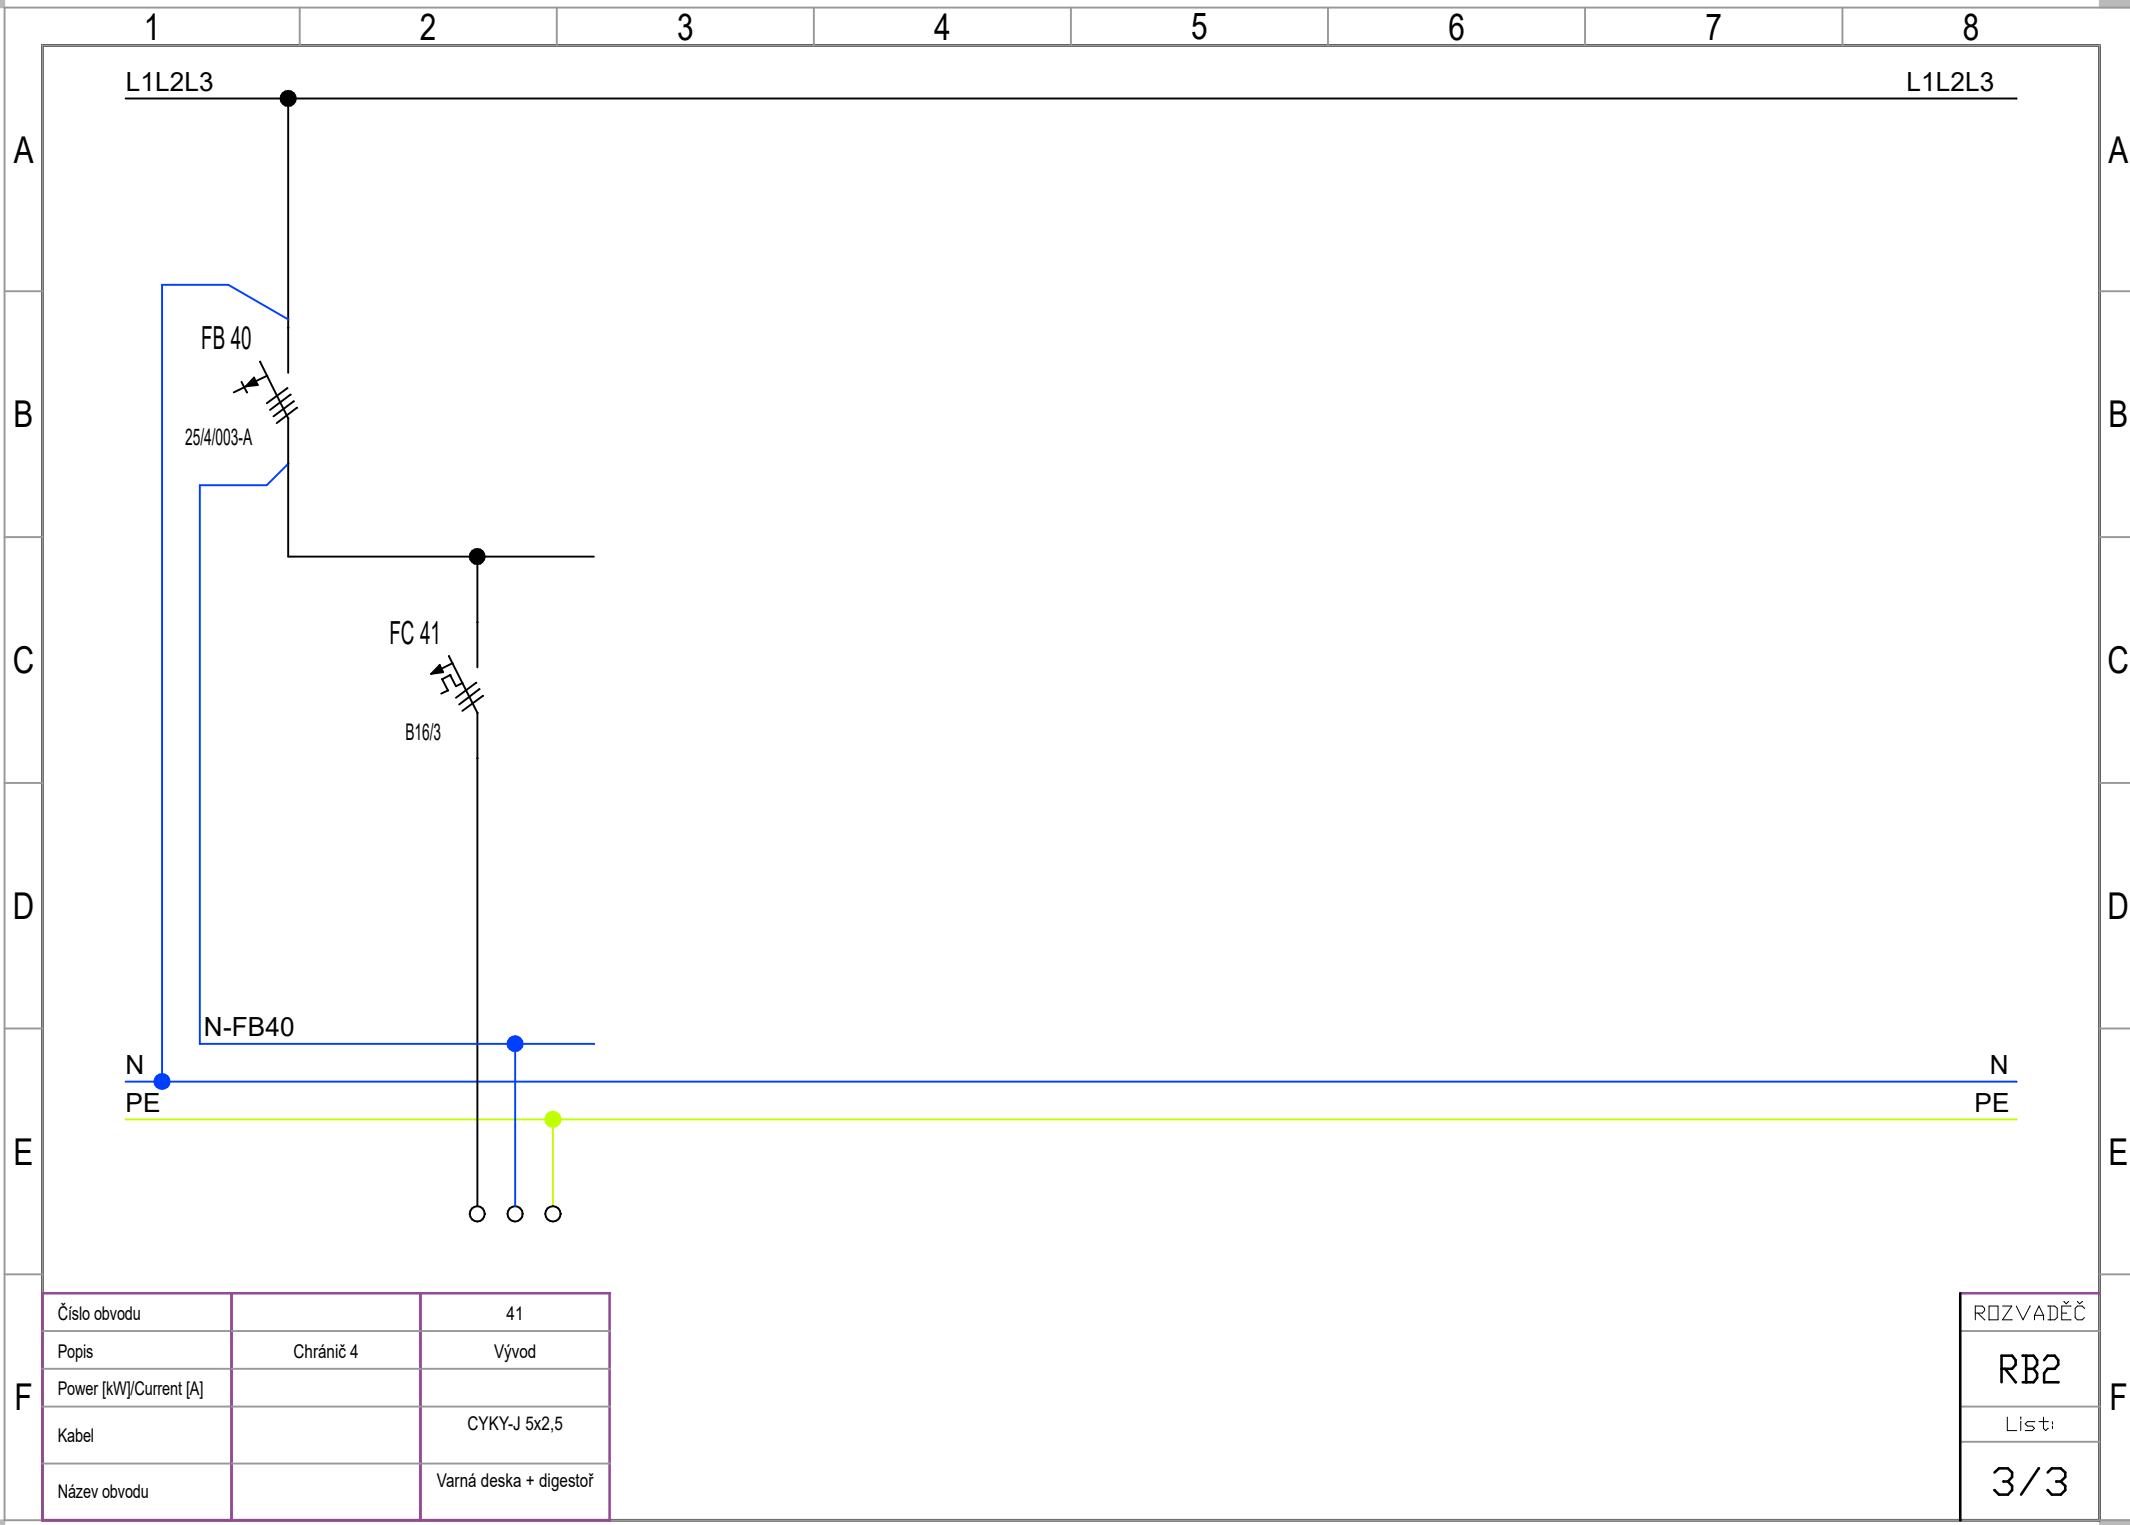

Číslo obvodu		41
Popis	Chránič 4	Vývod
Power [kW]/Current [A]		
Kabel		CYKY-J 5x2,5
Název obvodu		Varná deska + digestoř

ROZVADĚČ
RB2
List:
3/3

VODOVOD – VZOROVÝ BYT 2+1

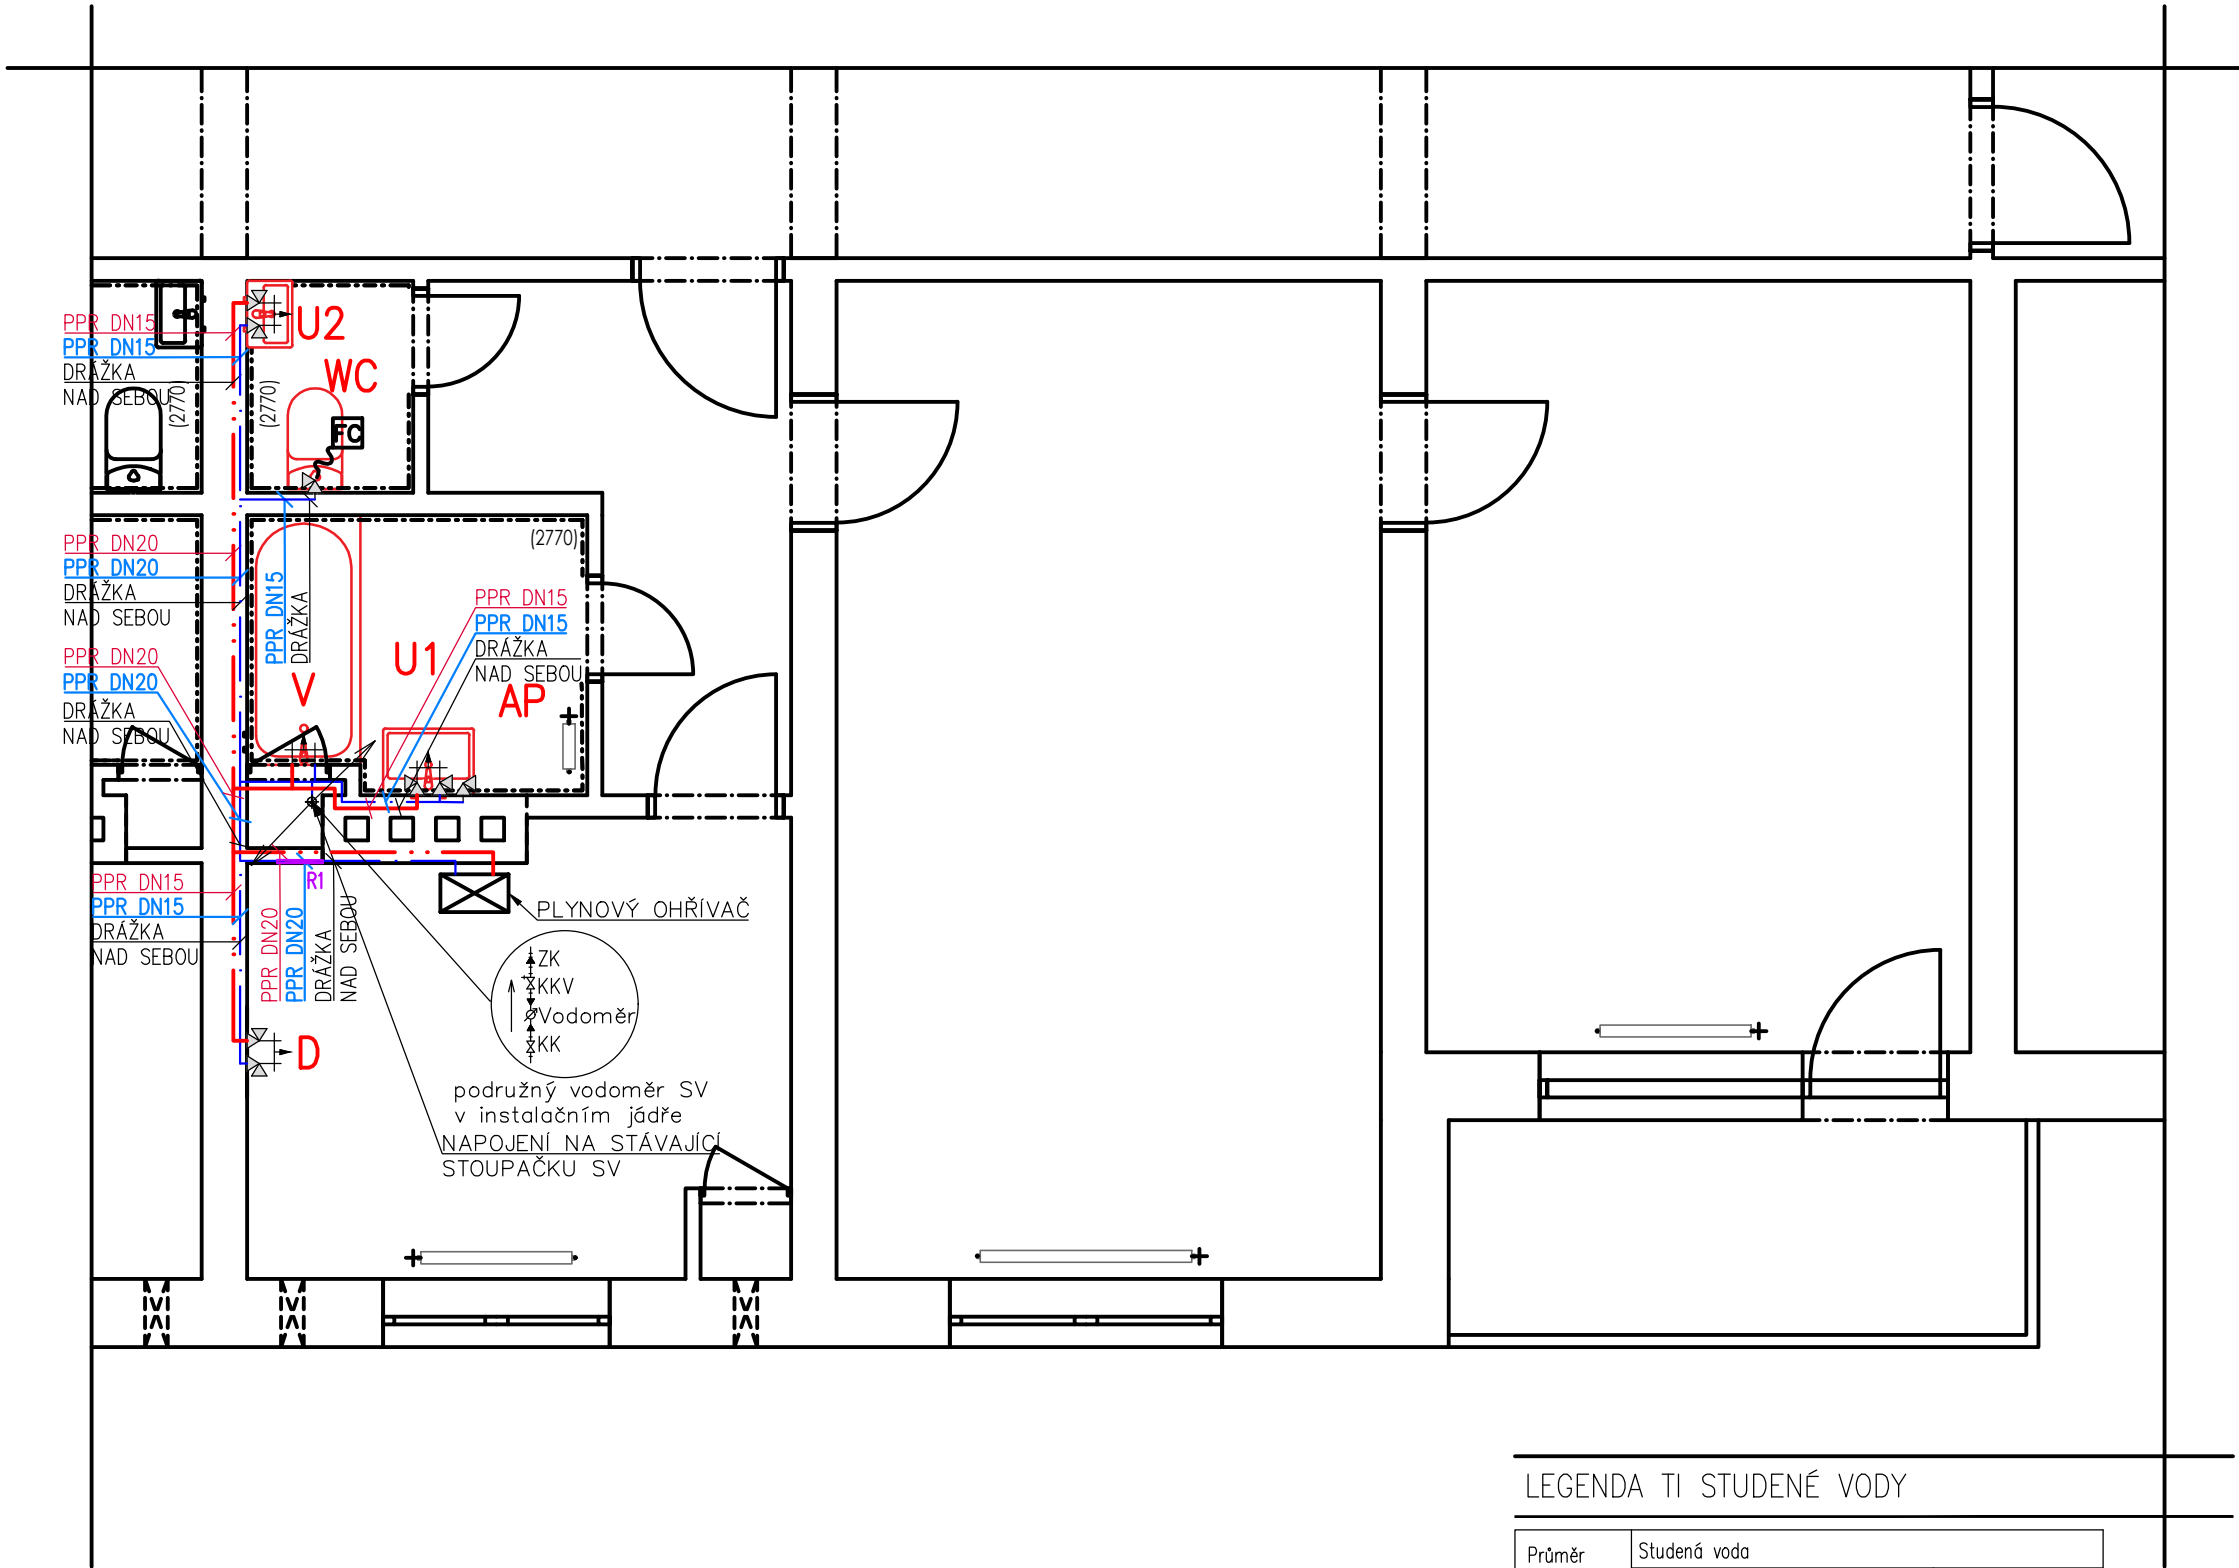

LEGENDA TI STUDENÉ VODY

Průměr potrubí	Studená voda	
	Tepelná izolace	Tl. izolace
20 x 3,4	Návrhová $\lambda = 0,04 \text{ W}\cdot\text{m}^{-1}\cdot\text{K}^{-1}$	13 mm
25 x 4,2	Návrhová $\lambda = 0,04 \text{ W}\cdot\text{m}^{-1}\cdot\text{K}^{-1}$	13 mm

LEGENDA TI TEPLÉ VODY

Průměr potrubí	Teplá voda	
	Tepelná izolace	Tl. izolace
20 x 3,4	Návrhová $\lambda = 0,04 \text{ W}\cdot\text{m}^{-1}\cdot\text{K}^{-1}$	25 mm
25 x 4,2	Návrhová $\lambda = 0,04 \text{ W}\cdot\text{m}^{-1}\cdot\text{K}^{-1}$	30 mm

LEGENDA ZAŘÍZOVACÍCH PŘEDMĚTŮ

- D**

PŘÍPRAVA NA DŘEZ
ODPAD DN50 v450
VODA SV/TV, 2xRV DN15 v500
- U1**

UMÝVADLO KERAMICKÉ
HORNÍ HRANA v850
ODPAD DN40 v530
VODA SV/TV, 2x RV DN15 v580
 - STOJÁNKOVÁ PÁKOVÁ SMĚŠOVACÍ BATERIE
 - UMYVADLOVÝ SIFON VODNÍ DN40 S ODBOČKOU
 - PROPOJOVACÍ HADICE 2KS
 - VENTIL SE ŠROUBENÍM 2KS
- U2**

UMÝVÁTKO KERAMICKÉ
HORNÍ HRANA v850
ODPAD DN32 v530
VODA SV/TV, 2x RV DN15 v580
 - STOJÁNKOVÁ PÁKOVÁ SMĚŠOVACÍ BATERIE
 - UMYVADLOVÝ SIFON VODNÍ DN32
 - PROPOJOVACÍ HADICE 2KS
 - VENTIL SE ŠROUBENÍM 2KS
- WC**

GEBERIT SYSTÉM
HORNÍ HRANA v400
ODPAD DN110 v225
VODA SV DN15 v1000
 - SE SPLACHOVACÍ NÁDRŽKOU
 - OVLÁDACÍ MODUL PRO 2 SPLACHOVACÍ MNOŽSTVÍ
 - SEDÁTKO BÍLÉ PLASTOVÉ S OCELOVÝMI ÚCHYTY S INSTALAČNÍ SADOU
 - PROPOJOVACÍ HADICE OCELOVÁ OPLETENÁ 1KS
- V**

OBDELNÍKOVÁ VANA
HORNÍ HRANA v500
ODPAD DN110 v225
VODA SV/TV, 2x DN15 v1150
 - VANOVÁ SMĚŠOVACÍ BATERIE NÁSTĚNNÁ
 - RUČNÍ SPRCHA VČETNĚ DRŽÁKU (HADICE 1,6 M)
 - VANOVÝ SIFON, VODOROVNÝ ODPAD DN50
- AP**

AUTOMATICKÁ PRAČKA
ODPAD NAPOJEN NA UMYVADLOVÝ SIFON
VODA SV RV DN 15 v600

POZNÁMKA –ROZVODY VODY

VODOVODNÍ PŘÍPOJKA A MĚŘENÍ SPOTŘEBY VODY:
–JE ZACHOVÁNO STÁVAJÍCÍ –PŘÍPOJKA UKONČENA VE VODOMĚRNÉ ŠACHTĚ V OBJEKTU.
–PODRUŽNÉ MĚŘENÍ PRO JEDNOTLIVÉ BYTY BUDE PROBÍHAT V INSTALAČNÍCH ŠACHTÁCH – DOJDE K VÝMĚNĚ PODRUŽNÉ VODOMĚRNÉ SESTAVY.
ZDROJ TV:
–JE ZABEZPEČEN POMOCÍ PLYNOVÉHO OHŘÍVAČE UMÍSTĚNÉHO V KUCHYNI.
POJISTNÁ ZAŘÍZENÍ:
EXPANZNÍ NÁDOBA A POJISTNÝ VENTIL JE SOUČÁSTÍ PLYNOVÉHO KOTLE
MATERIÁL:
–POTRUBÍ PPR PN 16 (SV) A PN 20 (TV).
VEDENÍ POTRUBÍ:
–DOJDE K VÝMĚNĚ BYTOVÝCH ROZVODŮ VNITŘNÍHO VODOVODU.
–NOVÉ ROZVODY BUDOU KOPIROVAT PŮVODNÍ TRASY STÁVAJÍCÍHO POTRUBÍ.
–NOVÉ ROZVODY BUDOU NAPOJENY NA STÁVAJÍCÍ STOUPACÍ POTRUBÍ STUDENÉ VODY V INSTALAČNÍ ŠACHTĚ
–POTRUBÍ BUDE VEDENO V DŘÁŽKÁCH VE STĚNÁCH K JEDNOTLIVÝM ZAŘÍZOVACÍM PŘEDMĚTŮM.
–POTRUBÍ TEPLÉ A STUDENÉ VODY BUDE OPATŘENO NÁVLEKOVOU IZOLACÍ.
–POTRUBÍ BUDE INSTALOVÁNO V MIN. SPÁDU 0,3 % SMĚREM K VÝTOKOVÝM ARMATURÁM, TAK ABY BYLA ZABEZPEČENA MOŽNOST JEJICH VYPOUŠTĚNÍ.
–DĚLENÍ, MONTÁŽ, UCHYCENÍ POTRUBÍ APOD. DLE POKYNŮ A POŽADAVKŮ VÝROBCE.
–PŘI PRŮCHODU POTRUBÍ PŘES KONSTRUKCE BUDE POTRUBÍ ULOŽENO V CHRÁNICIČE, VZNIKLÝ PROSTOR MEZI CHRÁNICÍKOU A POTRUBÍM BUDE PRUŽNĚ VYPLNĚN.

LEGENDA TYPŮ ČAR – VODOVOD

- ROZVOD STUDENÉ VODY, MATERIÁL PPR PN16, DIMENZE DLE MÍSTA POTRUBÍ, POTRUBÍ IZOLOVÁNO NÁVLEKOVOU IZOLACÍ
- ROZVOD TEPLÉ VODY, MATERIÁL PPR PN20, DIMENZE DLE MÍSTA POTRUBÍ, POTRUBÍ IZOLOVÁNO NÁVLEKOVOU IZOLACÍ

POZNÁMKA

- VEŠKERÉ BOURACÍ PRÁCE BUDOU PROVÁDĚNY ODBORNOU FIRMOU, DLE PLATNÝCH PŘEDPISŮ A NOREM.
- VEŠKERÉ ROZMĚRY JSOU POUZE ORIENTAČNÍ. ROZMĚRY NUTNO OVĚŘIT NA STAVBĚ PŘI REALIZACI. PŘED VLASTNÍM ZAPOČETÍM PRACÍ JE NUTNO PROSTORY VYKLIDIT.
- PŘED ZAPOČETÍM BOURACÍCH PRACÍ BUDE OHROŽENÝ PROSTOR ZABEZPEČEN PROTI VNÍKNUTÍ NEPOVOLANÝCH OSOB.
- NEJPOZDĚJI PO DOKONČENÍ BOURACÍCH PRACÍ DOJDE K ODVOZU SUTÍ.
- PŘED ZAPOČETÍM STAVEBNÍCH PRACÍ NA STAVBĚ (BOURACÍ PRÁCE) JE NUTNÉ PROVĚST PRACOVNÍ SCHŮZKU ZA PŘÍTOMNOSTI INVESTORA, DODAVATELE A PROJEKTANTA S CÍLEM VYJASNĚNÍ VŠECH POSTUPŮ A ZÁMĚRŮ PROJEKTU.
- NA STAVBĚ BUDOU POUŽITY JEN TAKOVÉ MATERIÁLY, KTERÉ JSOU ATESTOVÁNY A JSOU CERTIFIKOVÁNY.
- VZHLEDEM K TOMU, ŽE SE JEDNÁ O REKONSTRUOVANÝ OBJEKT, MŮŽE V PRŮBĚHU STAVEBNÍCH PRACÍ DOJÍT K ODCHYLCE OD PROJEKTU. V TAKOVÉM PŘÍPADĚ JE DODAVATEL STAVBY POVINEN NEPRODLENĚ INFORMOVAT GP A INVESTORA A NEPOKRAČOVAT V PŘÍSLUŠNÉ PRÁCI DO DOBY JEJICH ROZHODNUTÍ.
- ZMĚNY STAVBY OPROTI PROJEKTU LZE PROVĚST JEN NA ZÁKLADĚ PÍSEMNÉHO SOUHLASU INVESTORA A PROJEKTANTA A PODLE ŘÁDNÉ PROJEKTOVÉ DOKUMENTACE.
- VEŠKERÉ ROZMĚRY JSOU POUZE ORIENTAČNÍ. ROZMĚRY NUTNO OVĚŘIT NA STAVBĚ PŘI REALIZACI.**
- VEŠKERÉ MATERIÁLY UVEDENÉ V PROJEKTU JSOU POUZE ORIENTAČNÍ A DODAVATEL JE POVINEN POUŽÍT MATERIÁLY STEJNÉ NEBO LEPŠÍ KVALITY NEŽ JE UVEDENO V PROJEKTU.

katastrální území: STUDĚNKA NAD ODROU [758396]

polohový systém: S–JTSK

výškový systém: BpV

±0,000 = ČISTÁ PODLAHA 1.NP



PROJEKCE GUŇKA S.R.O.
PROJEKČNÍ A INŽENÝRSKÁ ČINNOST VE STAVEBNICTVÍ
NA ČTVRTI 328/10
70030 OSTRAVA–JIH–HRABŮVKA
MOBIL: +420 725 994 894

EMAIL: sekretariat@projekcegunka.cz

Stavba:

PD NA REKONSTRUKCI BYTU NA
BUDOVATELSKÉ 808–811 VE STUDĚNCE

Část:

D.1.4.1

Výkres:

VODOVOD – VZOROVÝ BYT 2+1

Místo stavby:

BUDOVATELSKÁ 808–811, STUDĚNKA – BUTOVICE 742 13
PARC. Č. 1640/2, 1588/2, 1568/1, 1578/2

Objednatel stavby:

MĚSTO STUDĚNKA
ZASTOUPENO: JIŘÍ ŠVAGERA, MÍSTOSTAROSTA
NÁM. REPUBLIKY 762, 742 13

Odpov. proj.:

I N G . J A K U B G U Ň K A

Zpracovatel:

I N G . L I L I A N A S K U L I N O V Á

Kontakt:

TEL: +420 725 994 822; E–MAIL: SKULINOVA@PROJEKCEGUNKA.CZ

Formát:

5 2 5 x 2 9 7

Datum:

0 6 / 2 0 2 4

Měřítko:

1 : 50

Zakázka:

014_2025

Stupeň:


DPS

Číslo kopie:

Číslo výkresu:

01

KANALIZACE – VZOROVÝ BYT 2+1

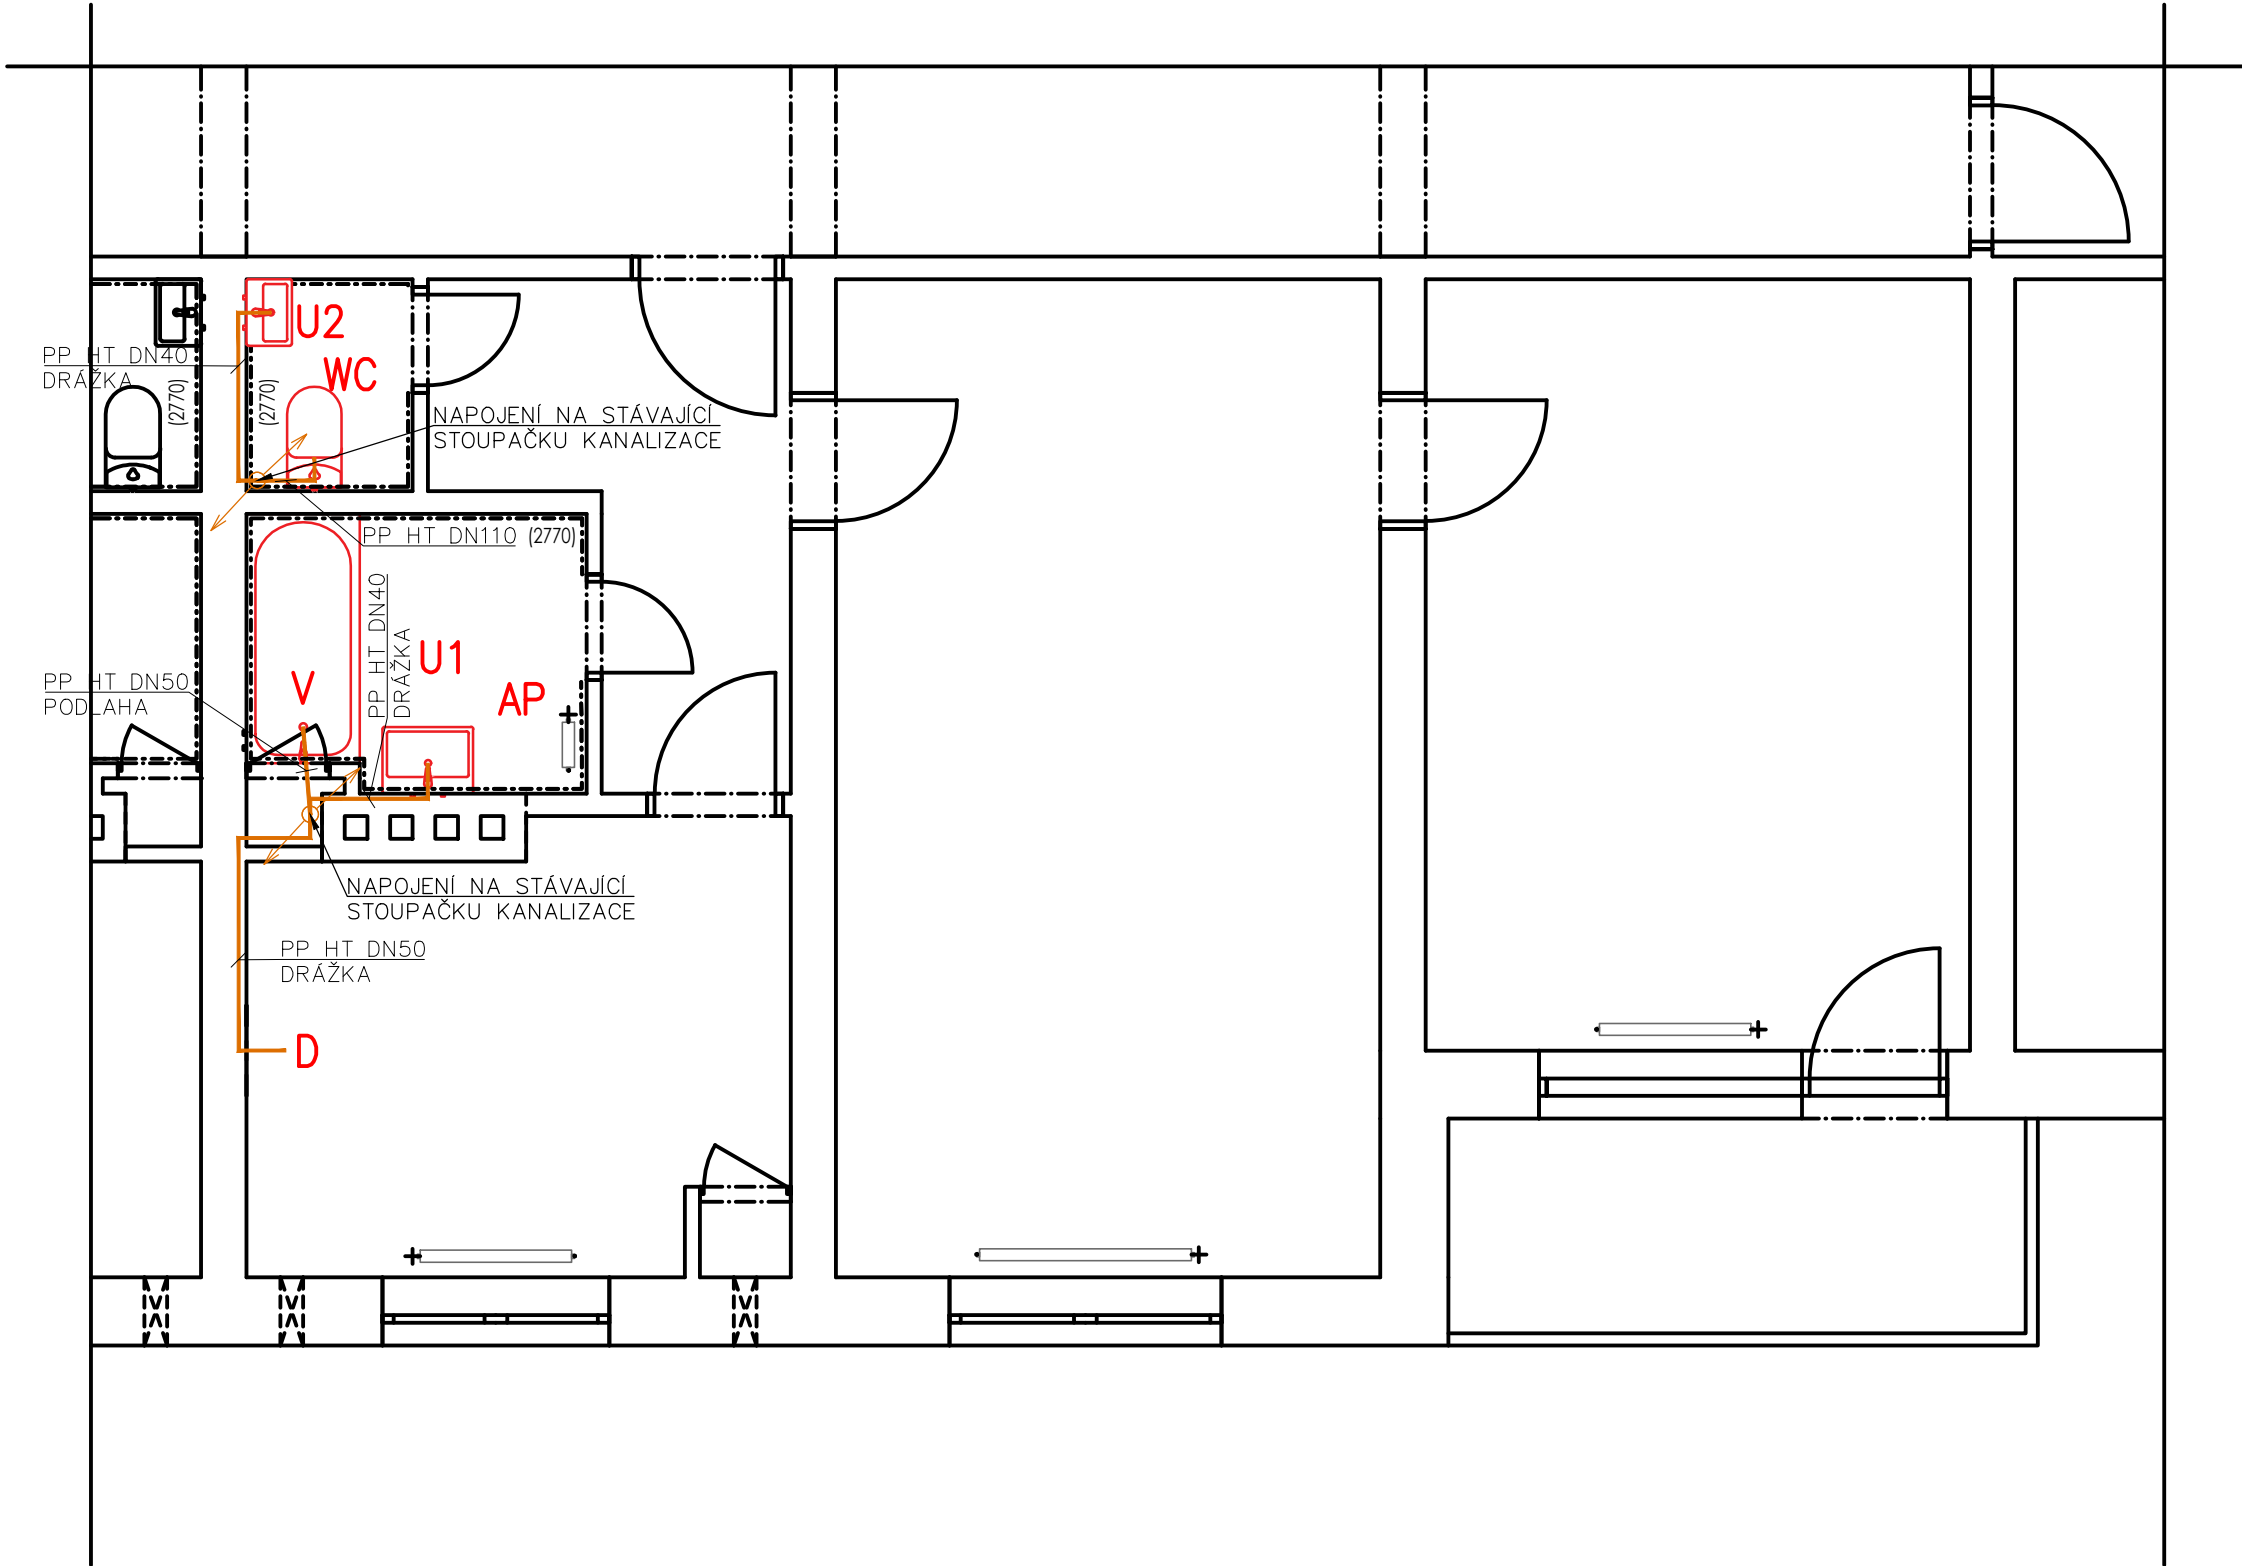

LEGENDA ZAŘÍZOVACÍCH PŘEDMĚTŮ

- D**

PŘÍPRAVA NA DŘEZ
ODPAD DN50 v450
VODA SV/TV, 2xRV DN15 v500
- U1**

UMÝVADLO KERAMICKÉ
HORNÍ HRANA v850
ODPAD DN40 v530
VODA SV/TV, 2x RV DN15 v580
 - STOJÁNKOVÁ PÁKOVÁ SMĚŠOVACÍ BATERIE
 - UMÝVADLOVÝ SIFON VODNÍ DN40 S ODBOČKOU
 - PROPOJOVACÍ HADICE 2KS
 - VENTIL SE ŠROUBENÍM 2KS
- U2**

UMÝVÁTKO KERAMICKÉ
HORNÍ HRANA v850
ODPAD DN32 v530
VODA SV/TV, 2x RV DN15 v580
 - STOJÁNKOVÁ PÁKOVÁ SMĚŠOVACÍ BATERIE
 - UMÝVADLOVÝ SIFON VODNÍ DN32
 - PROPOJOVACÍ HADICE 2KS
 - VENTIL SE ŠROUBENÍM 2KS
- WC**

GEBERIT SYSTÉM
HORNÍ HRANA v400
ODPAD DN110 v225
VODA SV DN15 v1000
 - SE SPLACHOVACÍ NÁDRŽKOU
 - OVLÁDACÍ MODUL PRO 2 SPLACHOVACÍ MNOŽSTVÍ
 - SEDÁTKO BÍLÉ PLASTOVÉ S OCELOVÝMI ÚCHYTY S INSTALAČNÍ SADOU
 - PROPOJOVACÍ HADICE OCELOVÁ OPLETENÁ 1KS
- V**

 
OBDELNÍKOVÁ VANA
HORNÍ HRANA v500
ODPAD DN110 v225
VODA SV/TV, 2x DN15 v1150
 - VANOVÁ SMĚŠOVACÍ BATERIE NÁSTĚNNÁ
 - RUČNÍ SPRCHA VČETNĚ DRŽÁKU (HADICE 1,6 M)
 - VANOVÝ SIFON, VODOROVNÝ ODPAD DN50
- AP**

AUTOMATICKÁ PRAČKA
ODPAD NAPOJEN NA UMÝVADLOVÝ SIFON
VODA SV RV DN 15 v600

POZNÁMKA – KANALIZACE

SPLAŠKOVÁ KANALIZACE:
-JE ZACHOVÁNO STÁVAJÍCÍ GRAVITAČNÍ ODVÁDĚNÍ SPLAŠKOVÝCH VOD Z OBJEKTU – PŘÍPOJKY SPLAŠKOVÉ KANALIZACE.
-V NOVÉM STAVU DOJDE K VÝMĚNĚ BYTOVÝCH ROZVODŮ VNITŘNÍ KANALIZACE.
MATERIÁL:
-POTRUBÍ PP–HT
DIMENZE:
-DLE POPISU V PŮDORYSECH (DN40–DN110)
VEDENÍ POTRUBÍ:
-DOJDE K VÝMĚNĚ BYTOVÝCH ROZVODŮ VNITŘNÍ KANALIZACE.
-NOVÉ ROZVODY BUDOU KOPIROVAT PŮVODNÍ TRASY STÁVAJÍCÍHO POTRUBÍ.
-NOVÉ ROZVODY BUDOU NAPOJENY NA STÁVAJÍCÍ STOUPACÍ POTRUBÍ STUDENÉ VODY V INSTALAČNÍ ŠACHTĚ.
-POTRUBÍ BUDE VEDENO V DRÁŽKÁCH VE STĚNÁCH OD JEDNOTLIVÝCH ZAŘÍZOVACÍCH PŘEDMĚTŮ.
-PŘÍPOJOVACÍ POTRUBÍ BUDE VEDENO V MIN. SPÁDU 3 %
-POTRUBÍ V DRÁŽKÁCH BUDE CHRÁNĚNO PROTI MECHANICKÉMU POŠKOZENÍ PLSTĚNÝMI PÁSY.
-PŘECHOD NA ODPADNÍ POTRUBÍ BUDE PROVEDEN ODBOČKAMI S ÚHLEM ODBOČENÍ 45° AŽ 88,5°.

LEGENDA TYPŮ ČAR – KANALIZACE

- PŘÍPOJOVACÍ KANALIZAČNÍ POTRUBÍ ODVÁDĚJÍCÍ SPLAŠKOVÉ VODY, (PP–HT)
- STÁVAJÍCÍ STOUPACÍ POTRUBÍ SPLAŠKOVÉ KANALIZACE

POZNÁMKA

 
- VEŠKERÉ BOURACÍ PRÁCE BUDOU PROVÁDĚNY ODBORNOU FIRMOU, DLE PLATNÝCH PŘEDPISŮ A NOREM.
- VEŠKERÉ ROZMĚRY JSOU POUZE ORIENTAČNÍ. ROZMĚRY NUTNO OVĚŘIT NA STAVBĚ PŘI REALIZACI. PŘED VLASTNÍM ZAPOČETÍM PRACÍ JE NUTNO PROSTORY VYKLIDIT.
- PŘED ZAPOČETÍM BOURACÍCH PRACÍ BUDE OHROŽENÝ PROSTOR ZABEZPEČEN PROTI VNIKNUTÍ NEPOVOLANÝCH OSOB.
- NEJUPOZDĚJI PO DOKONČENÍ BOURACÍCH PRACÍ DOJDE K ODVOZU SUTI.
- PŘED ZAPOČETÍM STAVEBNÍCH PRACÍ NA STAVBĚ (BOURACÍ PRÁCE) JE NUTNÉ PROVÉST PRACOVNÍ SCHŮZKU ZA PŘÍTOMNOSTI INVESTORA, DODAVATELE A PROJEKTANTA S CÍLEM VYJASNĚNÍ VŠECH POSTUPŮ A ZÁMĚRŮ PROJEKTU.
- NA STAVBĚ BUDOU POUŽITY JEN TAKOVÉ MATERIÁLY, KTERÉ JSOU ATESTOVÁNY A JSOU CERTIFIKOVÁNY.
- VZHLEDEM K TOMU, ŽE SE JEDNÁ O REKONSTRUOVANÝ OBJEKT, MŮŽE V PRŮBĚHU STAVEBNÍCH PRACÍ DOJÍT K ODCHYLCE OD PROJEKTU. V TAKOVÉM PŘÍPADĚ JE DODAVATEL STAVBY POVINEN NEPRODLENĚ INFORMOVAT GP A INVESTORA A NEPOKRAČOVAT V PŘÍSLUŠNÉ PRÁCI DO DOBY JEJICH ROZHODNUTÍ.
- ZMĚNY STAVBY OPROTI PROJEKTU LZE PROVÉST JEN NA ZÁKLADĚ PÍSEMNÉHO SOUHLASU INVESTORA A PROJEKTANTA A PODLE ŘÁDNÉ PROJEKTOVÉ DOKUMENTACE.
- VEŠKERÉ ROZMĚRY JSOU POUZE ORIENTAČNÍ. ROZMĚRY NUTNO OVĚŘIT NA STAVBĚ PŘI REALIZACI.**
- VEŠKERÉ MATERIÁLY UVEDENÉ V PROJEKTU JSOU POUZE ORIENTAČNÍ A DODAVATEL JE POVINEN POUŽÍT MATERIÁLY STEJNÉ NEBO LEPŠÍ KVALITY NEŽ JE UVEDENO V PROJEKTU.

katastrální území: STUDÉNKA NAD ODROU [758396]

polohový systém: S–JTSK

výškový systém: BpV

±0,000 = ČISTÁ PODLAHA 1.NP



PROJEKCE GUŇKA S.R.O.
PROJEKČNÍ A INŽENÝRSKÁ ČINNOST VE STAVEBNICTVÍ
NA ČTVRTI 328/10 EMAIL: sekretariat@projekcegunka.cz
70030 OSTRAVA–JIH–HRABŮVKA MOBIL: +420 725 994 894

Stavba: PD NA REKONSTRUKCI BYTU NA
BUDOVATELSKÉ 808–811 VE STUDÉNCĚ

Část: D.1.4.1

Výkres: KANALIZACE – VZOROVÝ BYT 2+1

Místo: BUDOVATELSKÁ 808–811, STUDÉNKA – BUTOVICE 742 13
stavby: PARC. Č. 1640/2, 1588/2, 1568/1, 1578/2

Objednatel: MĚSTO STUDÉNKA
stavby: ZASTOUPENO: JIŘÍ ŠVAGERA, MÍSTOSTAROSTA
NÁM. REPUBLIKY 762, 742 13

Odpov. proj.: I N G . J A K U B G U Ň K A

Zpracovatel: I N G . L I L I A N A S K U L I N O V Á

Kontakt: TEL: +420 725 994 822; E–MAIL: SKULINOVA@PROJEKCEGUNKA.CZ

Formát: 5 2 5 x 2 9 7 Číslo kopie: Číslo výkresu:

Datum: 0 6 / 2 0 2 4

Měřítko: 1 : 50

Zakázka: 014_2025

Stupeň: DPS

01