


**C** Část chodníků úsek 12, úsek 13, úsek 15, úsek 16.  
 Chodník na ul. Poštovní od čp. 582 po ul. Malá strana, Chodník na ul. Poštovní od ul. Malá strana po Butovickou - pravá a levá strana,

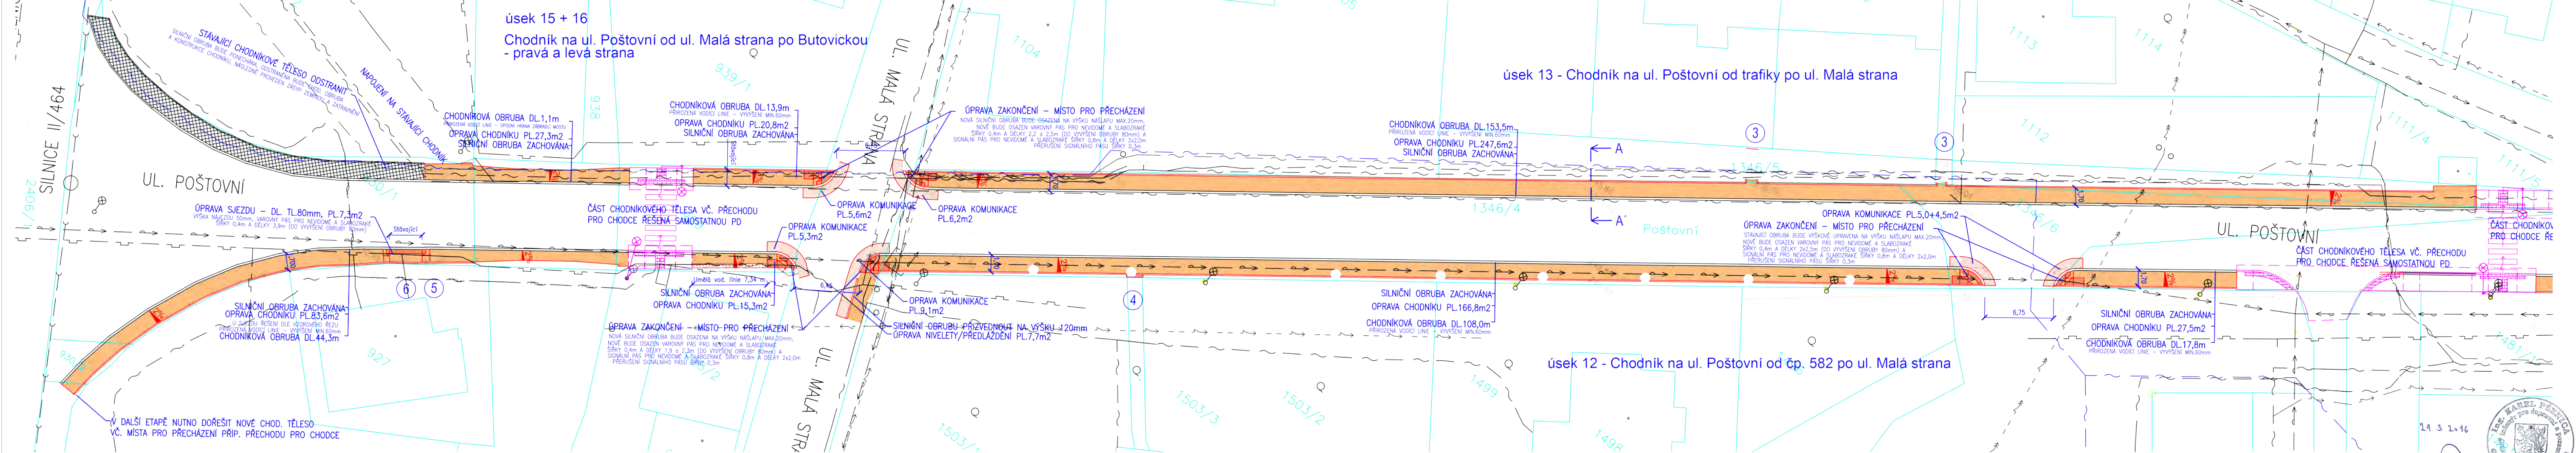

**LEGENDA STÁVAJÍCÍCH SÍTÍ TECHNICKÉHO VYBAVENÍ:**


- plynovod
- vodovod
- kanalizace
- sdělovací vedení podzemní
- nadzemní vedení NN
- podzemní vedení NN

**POZNÁMKA:**  
 VŠECHNY PODZEMNÍ SÍTĚ TECHNICKÉHO VYBAVENÍ JSOU V TOMTO SITUÁČNÍM VÝKRESU ZAKRESLENY POUZE ORIENTAČNĚ A V ROZSAHU POSKYTNUTÉM JEJICH SPRÁVCI. PŘED ZAHÁJENÍM VŠECH VÝKOPOVÝCH PRACÍ JE NUTNO PRŮBĚHY TĚCHTO SÍTÍ V TERÉNU OVĚŘIT VYTÝČENÍM. VYTÝČENÉ PRŮBĚHY SÍTÍ JE NUTNO V TERÉNU OZNAČIT DLE PLATNÝCH PŘEDPISŮ.



**NÁVRH:**

- CHODNÍK - KRYT ZÁMKOVÁ DLAŽBA + BARVA PŘÍRODNÍ
- VAROVNÉ A SIGNÁLNÍ PÁSY PRO NEVIDOMÉ A SLABOZRÁKÉ
- ZÁMKOVÁ DLAŽBA PRO NEVIDOMÉ - BARVA ČERVENÁ
- OPRAVA ASFALTOVÉ KOMUNIKACE

VYPRACOVAL ING. MACKOVÍK ŠTĚPÁN	KRESLIL TILL TOMÁŠ	KONTROLOVAL ING. PŠENICA KAREL	 <b>PROJECT WORK</b> PRAHA 3105 742 13 STUDÉNKA IČO: 260 890 481 www.Project-Work.cz
INVESTOR: MĚSTO STUDÉNKA, nám. Republiky 762, Butovice, 742 13 Studénka			
AKCE: <b>Bezbariérové chodníky a přechody pro chodce ve Studénce</b>			FORMÁT 5 x A4
OBSAH: SO 101 - Chodníky v k.ú. Butovice			DATUM 03/2016
SITUACE - část 2			STUPEŇ PD PDP5
			MĚŘÍTKO 1:250
			ČÍS. VÝKRESU B.101.03

