


**L** Část chodníků úsek 9  
Chodníky na ul. Nádražní

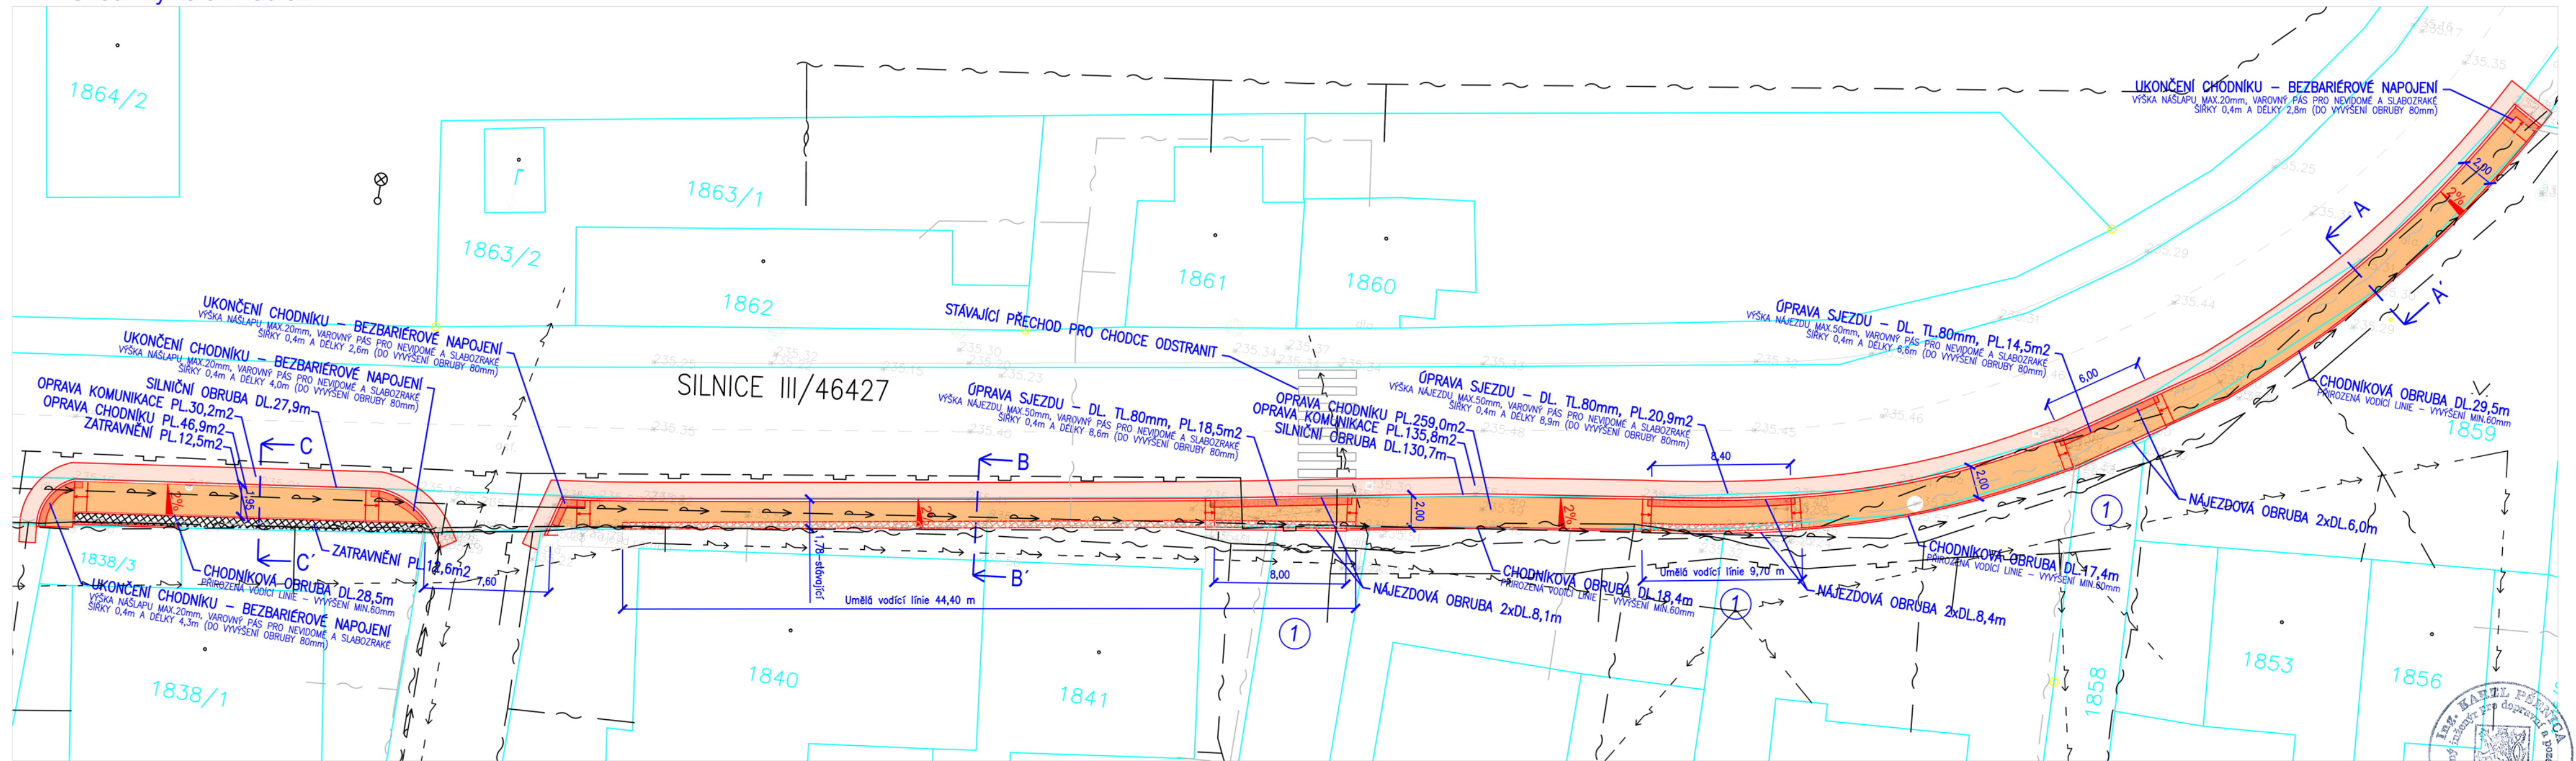

**LEGENDA STÁVAJÍCÍCH SÍTÍ  
TECHNICKÉHO VYBAVENÍ:**

- — — — — plynovod
- — — — — vodovod
- — — — — kanalizace
- — — — — sdělovací vedení podzemní
- — — — — nadzemní vedení NN
- — — — — podzemní vedení NN
- — — — — nadzemní vedení VN

**POZNÁMKA:**

VŠECHNY PODZEMNÍ SÍTĚ TECHNICKÉHO VYBAVENÍ JSOU V TOMTO SITUAČNÍM VÝKRESE ZAKRESLENY POUZE ORIENTAČNĚ A V ROZSAHU POSKYTNUTÉM JEJICH SPRÁVCI. PŘED ZAHÁJENÍM VŠECH VÝKOPOVÝCH PRACÍ JE NUTNO PRŮBĚHY TĚCHTO SÍTÍ V TERÉNU OVĚŘIT VYTÝČENÍM. VYTÝČENÉ PRŮBĚHY SÍTÍ JE NUTNO V TERÉNU OZNAČIT DLE PLATNÝCH PŘEDPISŮ.

**NÁVRH:**

- CHODNÍK—KRYT ZÁMKOVÁ DLAŽBA — BARVA PŘÍRODNÍ
- VAROVNÉ A SIGNÁLNÍ PÁSY PRO NEVIDOMÉ A SLABOZRÁKÉ
- ZÁMKOVÁ DLAŽBA PRO NEVIDOMÉ—BARVA ČERVENÁ
- OPRAVA ASFALTOVÉ KOMUNIKACE

19.3.2016



VYPRACOVAL ING. MACKOVÍK ŠTĚPÁN	KRESLIL TILL TOMÁŠ	KONTROLOVAL ING. PŠENICA KAREL	 <b>PROJECT WORK</b> PANSKÁ 395 +420 734 042 171 742 13 STUDĚNKA IČ. 292 955 48 info@project-work.cz www.project-work.cz
INVESTOR: MĚSTO STUDĚNKA, nám. Republiky 762, Butovice, 742 13 Studénka			
AKCE: <b>Bezbariérové chodníky a přechody pro chodce ve Studénce</b>		FORMÁT 3 x A4	
OBSAH: SO 104 – Chodník na ul. Nádražní <b>SITUACE</b>		DATUM 03/2016	
		STUPEŇ PD PDPS	
		MĚŘÍTKO 1:250	ČÍS. VÝKRESU <b>B.104.02</b>