


PŮDORYS 1. NP - NOVÝ STAV

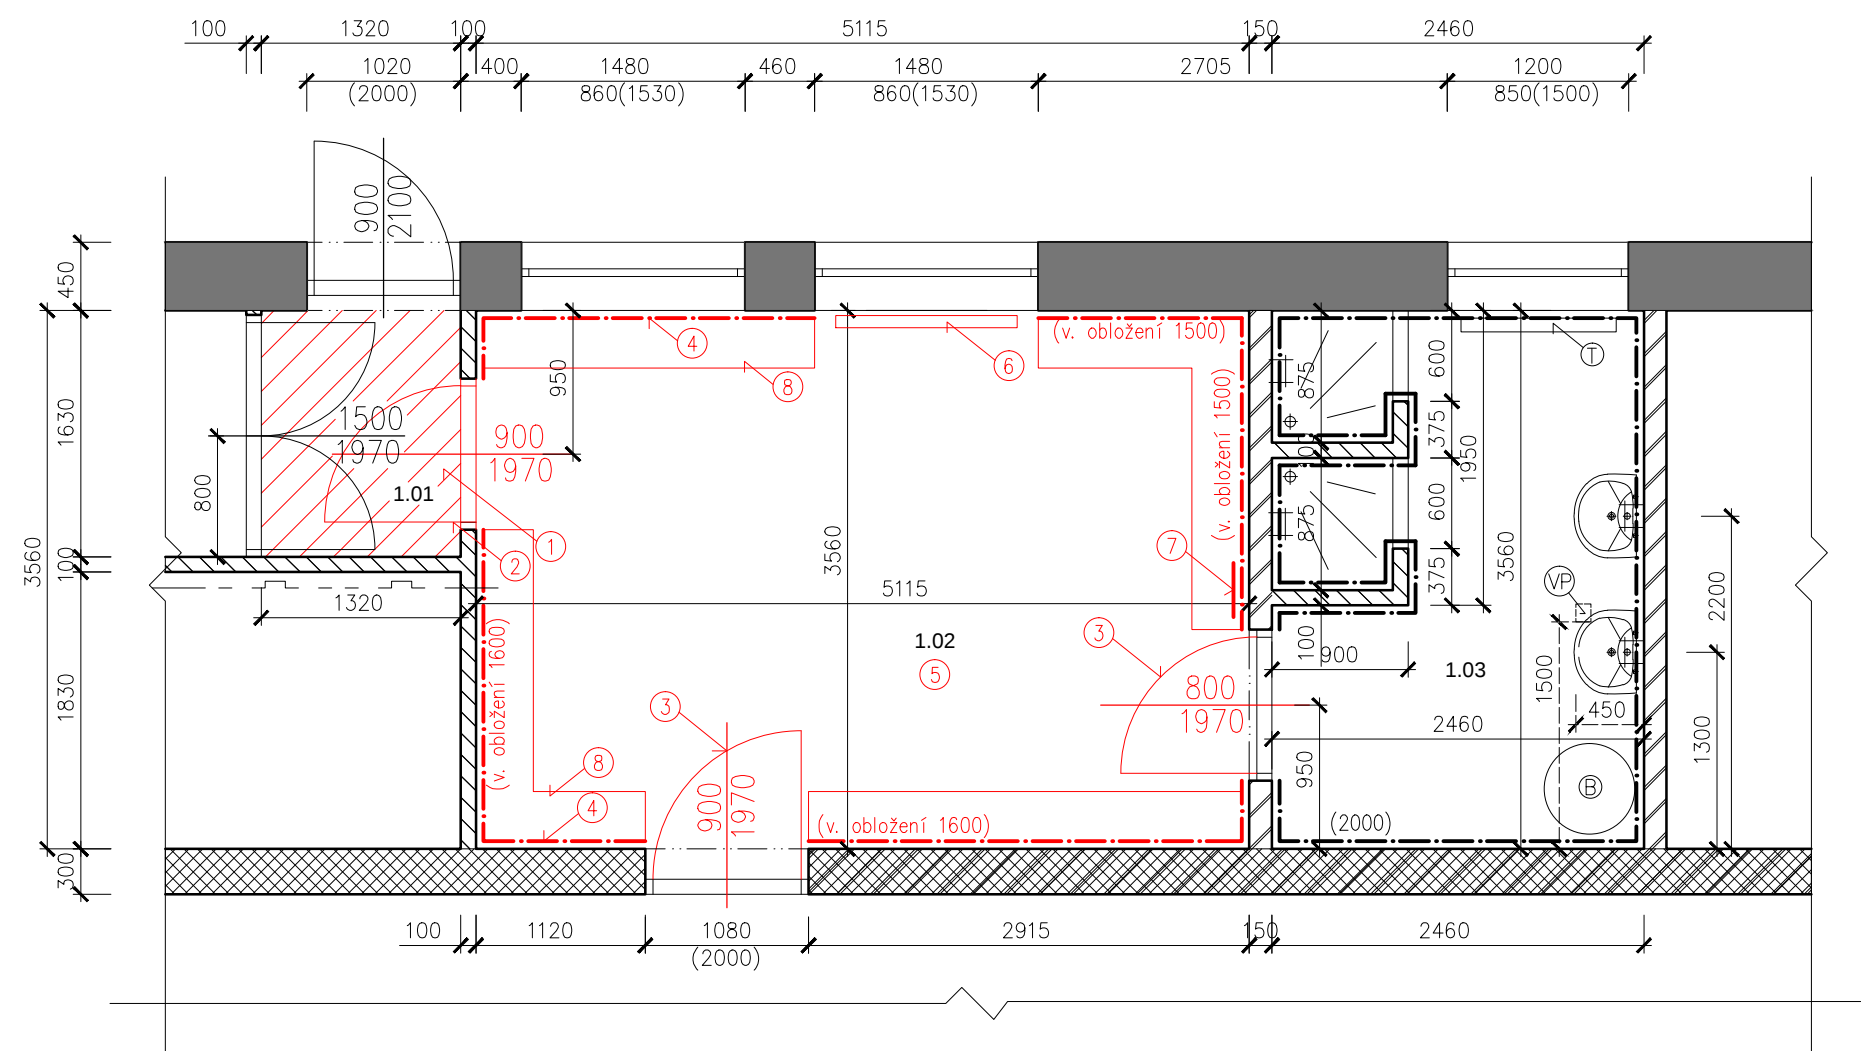

- 1 Nová keramická dlažba
 - 2 Nové dveře včetně zárubní
 - 3 Nové dvevní křídla, plné, včetně kliky a dózického zámku, zárubně opatřit novým nátěrem
 - 4 Nové dřevěné obložení
 - 5 Nové PVC tř. 3442 (nášlapná vrstva 0,7mm)
 - 6 Navržený radiátor RADIK KLASIK typ 22, 600/1200 mm, připojení na stávající rozvody pod stropem (cca 3m)
 - 7 Vysunutí el. vypínaču světel a zásobníku na vodu na úroveň nového obložení
 - 8 Nové dřevěné lavičky
- Pozn.: Omítky v místnosti 1.02 (šatna) oškrábat a vymalovat

LEGENDA MÍSTNOSTÍ

Č.M.	Název	Výměra (m2)	Povrch podlah	Povrch stěn	Plocha obkladu stěn	Poznámka
1.01	Zádveří	2,15	Ker. dlažba	Omítka	—	soklík z ker. dlažby kolem celé místnosti do v. 100mm
1.02	Šatna	18,48	PVC	Omítka, obklad	19,83	
1.03	Umývárna	8,53	Ker. dlažba	Omítka, obklad	17,04	—

LEGENDA MATERIÁLU

- Vnější obvodové nosné zdivo
- Vnitřní nosné zdivo
- Vnitřní nenosná příčka tl. 150mm
- Vnitřní nenosná příčka tl. 100mm
- VP Kanalizační vpust pod úrovní podlahy
- T Stávající deskové topné těleso – 600/900 mm
- B Stávající zásobníkový el. ohřívač – 60L

NAVRHL	KRESLIL			
Ing. Štěpán Mackovík				
INVESTOR: Město Studénka, nám. Republiky 762, 74213 Studénka				
AKCE: OPRAVA ŠATNY U TĚLOCVIČNY ZŠ TGM			FORMÁT	A3
			DATUM	1/2018
			ÚČEL	
			ČÍSLO ZAK.	
OBSAH: PŮDORYS 1.NP - NOVÝ STAV			MĚŘÍTKO 1:50	Č.VÝKRESU D3