


PŮDORYS 1. NP - VÝKRES ZTI - NOVÝ STAV

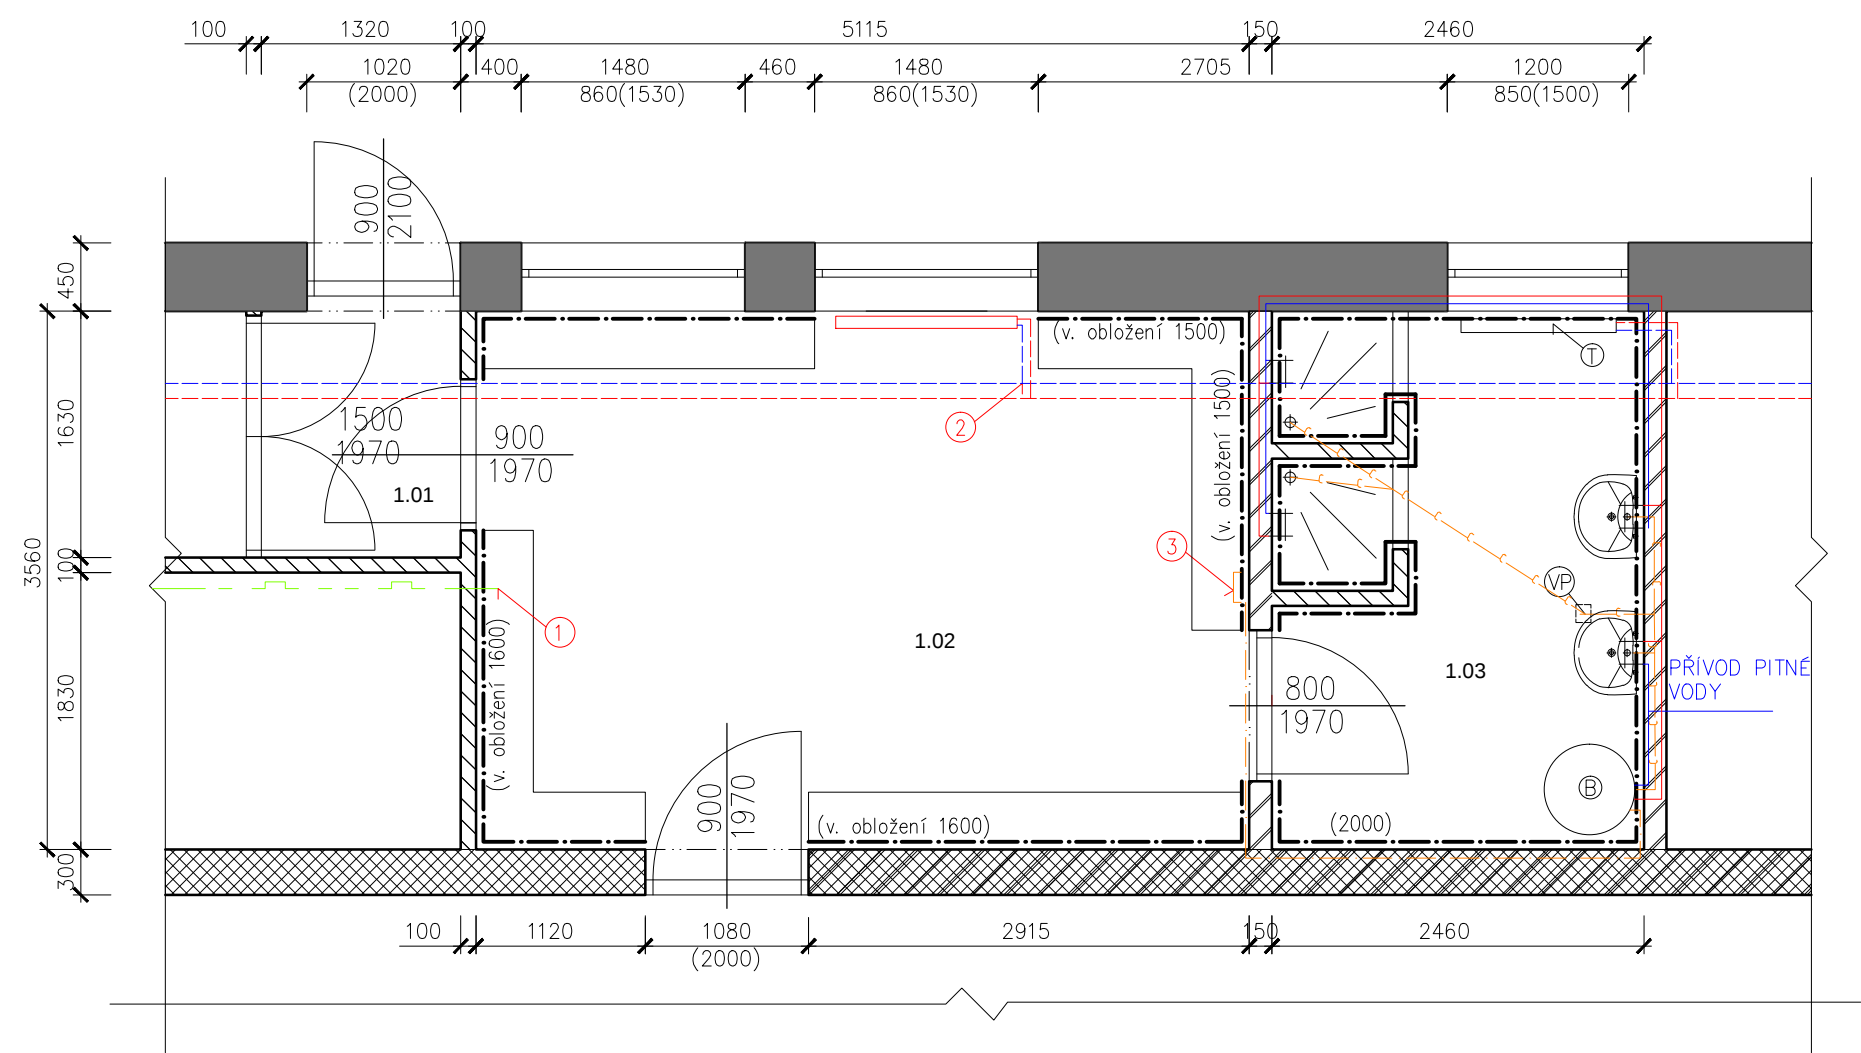

LEGENDA

- Stávající rozvod plynu
 - Stávající rozvod ÚT – přívodní
 - Stávající rozvod ÚT – zpátečka
 - Stávající odpadní potrubí
 - Stávající rozvod TUV
 - Stávající rozvod SV
 - Elektrické vedení
- 1 Ukončení rozvodu plynu zaslepením
2 Napojení nového topného tělesa na stávající rozvody ÚT – napojení cca 3m
3 Úprava elektro krabic – vytažení na úroveň nového dřevěného obložení stěn

LEGENDA MÍSTNOSTÍ

Č.M.	Název	Výměra (m2)	Povrch podlah	Povrch stěn	Plocha obkladu stěn	Poznámka
1.01	Zádveří	2,15	Ker. dlažba	Omítka	–	soklík z ker. dlažby kolem celé místnosti do v. 100mm
1.02	Šatna	18,48	PVC	Omítka, obklad	19,83	
1.03	Umývárna	8,53	Ker. dlažba	Omítka, obklad	17,04	–

LEGENDA MATERIÁLU

- Vnější obvodové nosné zdivo
- Vnitřní nosné zdivo
- Vnitřní nenosná příčka tl. 150mm
- Vnitřní nenosná příčka tl. 100mm
- VP Kanalizační vpust pod úrovní podlahy
- T Stávající deskové topné těleso – 600/900 mm
- B Stávající zásobníkový el. ohřívač – 60L

NAVRHL	KRESLIL			
Ing. Štěpán Mackovík				
INVESTOR: Město Studénka, nám. Republiky 762, 74213 Studénka				
AKCE: OPRAVA ŠATNY U TĚLOCVIČNY ZŠ TGM			FORMÁT	A3
			DATUM	1/2018
			ÚČEL	
			ČÍSLO ZAK.	
OBSAH: PŮDORYS 1.NP - VÝKRES ZTI - NOVÝ STAV			MĚŘÍTKO 1:50	Č.VÝKRESU D5