


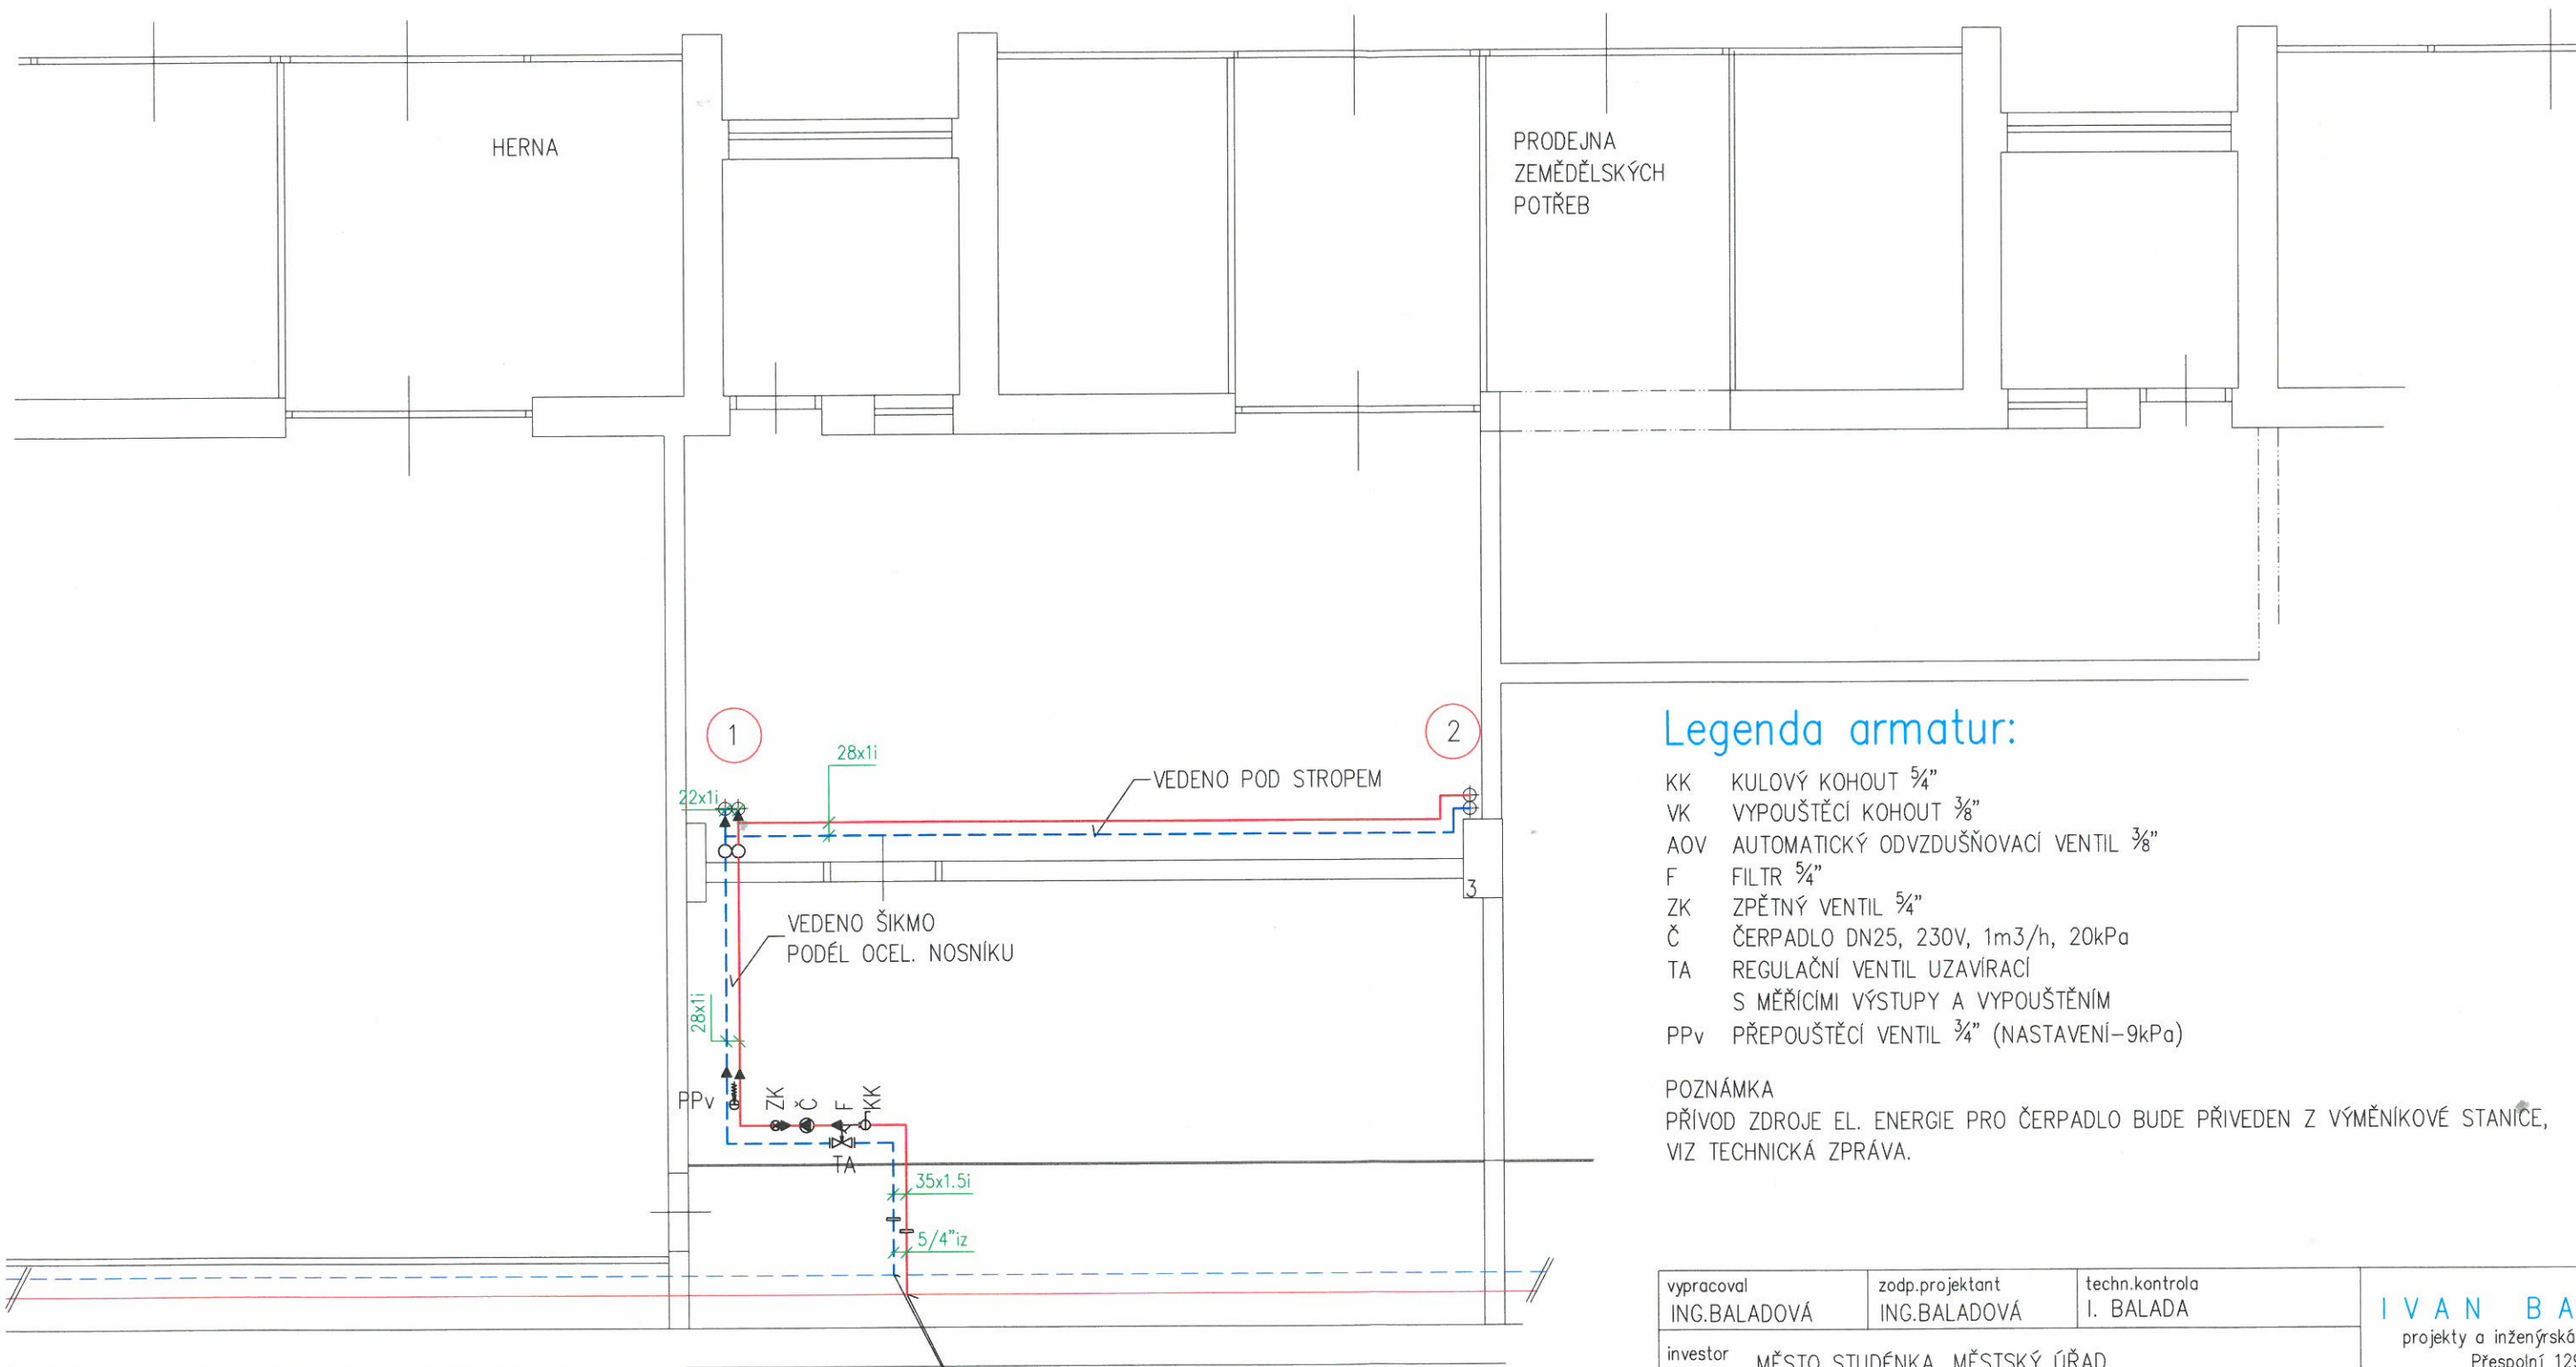

Legenda potrubí:

- Potrubí zpátečky
- Přívodní potrubí
- ⊕ Stoupající potrubí přes strop
- Změna výšky v rámci podlaží
- Změna průřezu

NAVAŘENÍ ODBOČKY DN32
NA STÁVAJÍCÍ ROZVOD ÚT
VEDENÝ POD TRIBUNOU
ZIMNÍHO STADIONU
Z PŘEDÁVACÍ STANICE

Legenda armatur:

- KK KULOVÝ KOHOUT 5/4"
- VK VYPOUŠTĚCÍ KOHOUT 3/8"
- AOV AUTOMATICKÝ ODVZDUŠŇOVACÍ VENTIL 3/8"
- F FILTR 5/4"
- ZK ZPĚTNÝ VENTIL 5/4"
- Č ČERPADLO DN25, 230V, 1m3/h, 20kPa
- TA REGULAČNÍ VENTIL UZAVÍRACÍ
S MĚŘÍCIMI VÝSTUPY A VYPOUŠTĚNÍM
- PPv PŘEPOUŠTĚCÍ VENTIL 3/4" (NASTAVENÍ-9kPa)

POZNÁMKA

PŘÍVOD ZDROJE EL. ENERGIE PRO ČERPADLO BUDE PŘÍVEDEN Z VÝMĚNIKOVÉ STANICE,
VIZ TECHNICKÁ ZPRÁVA.

vypracoval ING.BALADOVÁ	zodp.projektant ING.BALADOVÁ	techn.kontrola I. BALADA	I V A N B A L A D A projekty a inženýrská činnost Přespolní 1292 735 14 Orlová-Poruba	
investor MĚSTO STUDÉNKA, MĚSTSKÝ ÚŘAD NÁM. REPUBLIKY 762, 742 13 STUDÉNKA			formát	2A4
stavba VYTÁPĚNÍ V PROSTORÁCH FITCENTRA V AREÁLU ZIMNÍHO STADIONU VE STUDÉNCĚ, BUDOVATELSKÁ 770			datum	09/2015
část stavby ÚSTŘEDNÍ VYTÁPĚNÍ			stupeň projektu	DPS
obsah výkresu PŮDORYS 1.NP POD FITCENTREM			archivní čís.	1514
			měřítko 1:50	č.výkresu T02