




G Část chodníků úsek 8
Chodník na ul. 2. května od vchodu CHKO po ul. Na Trávníkách

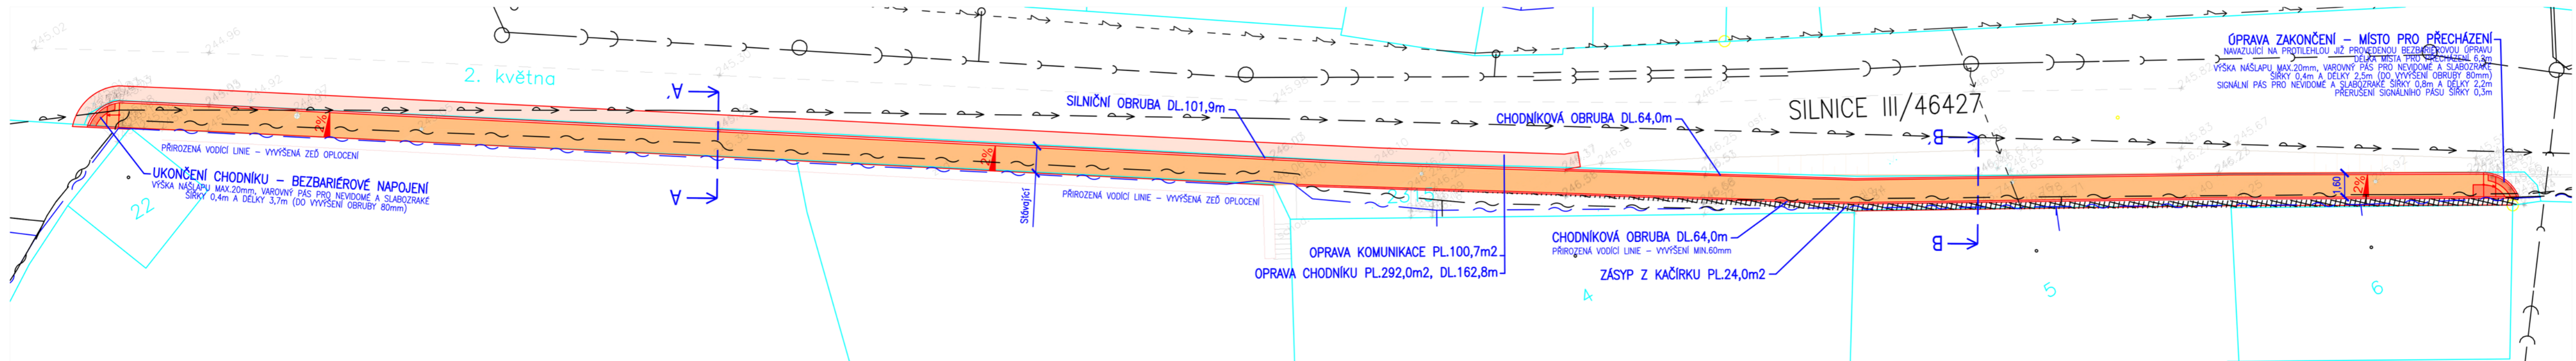


H Část chodníků úsek 7
Chodník na ul. 2. května od čp.10 po autobusovou zastávku

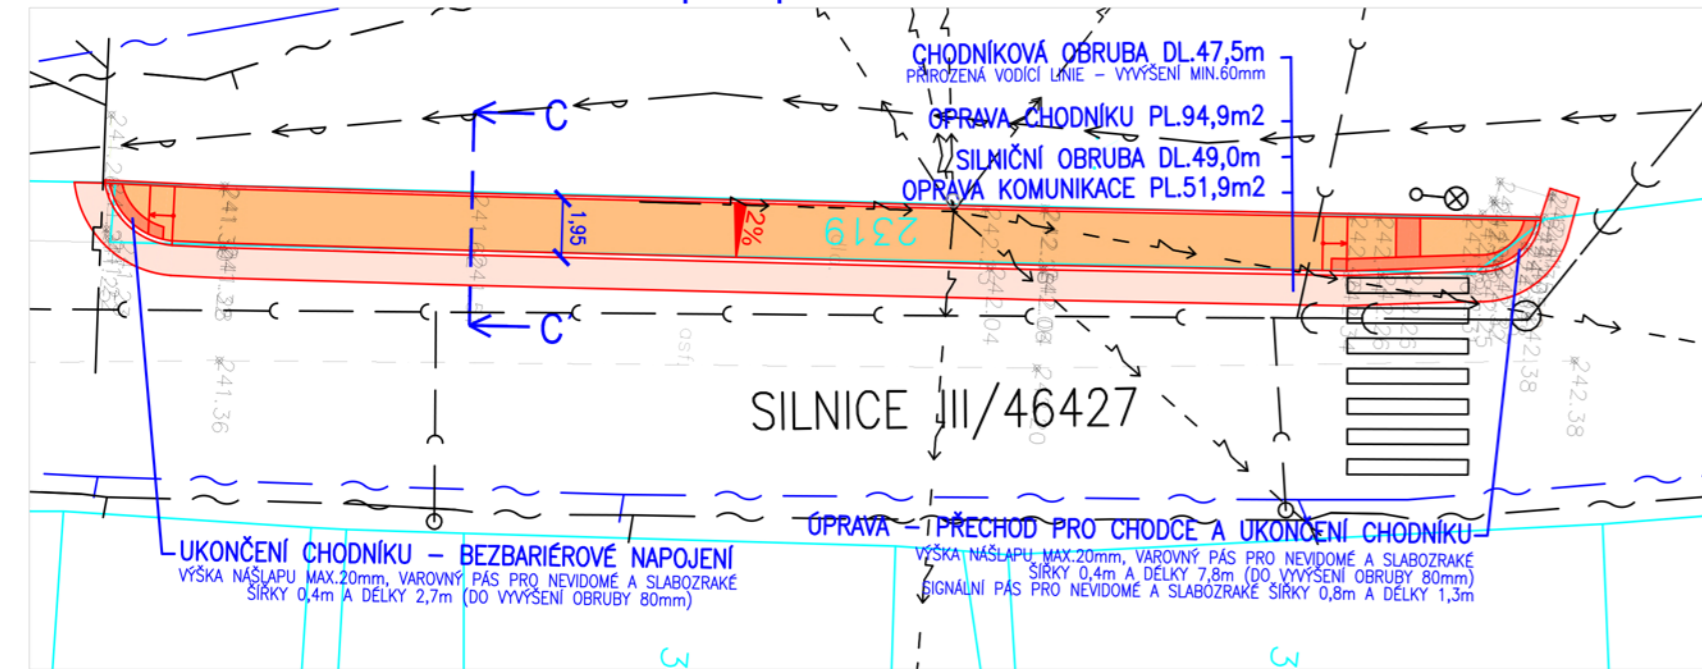

I Část chodníků úsek 6
Chodník na ul. 2. května od vjezdu na hřiště ZŠ po vjezd do garáže

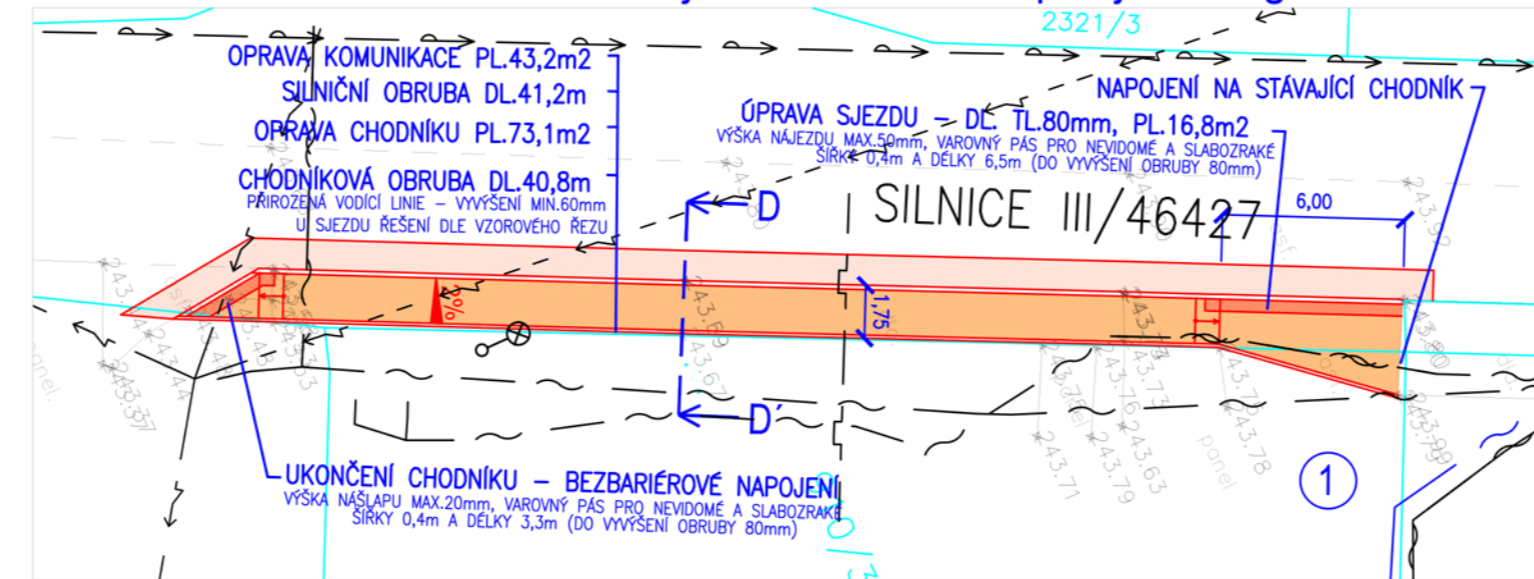

Klad výřezů

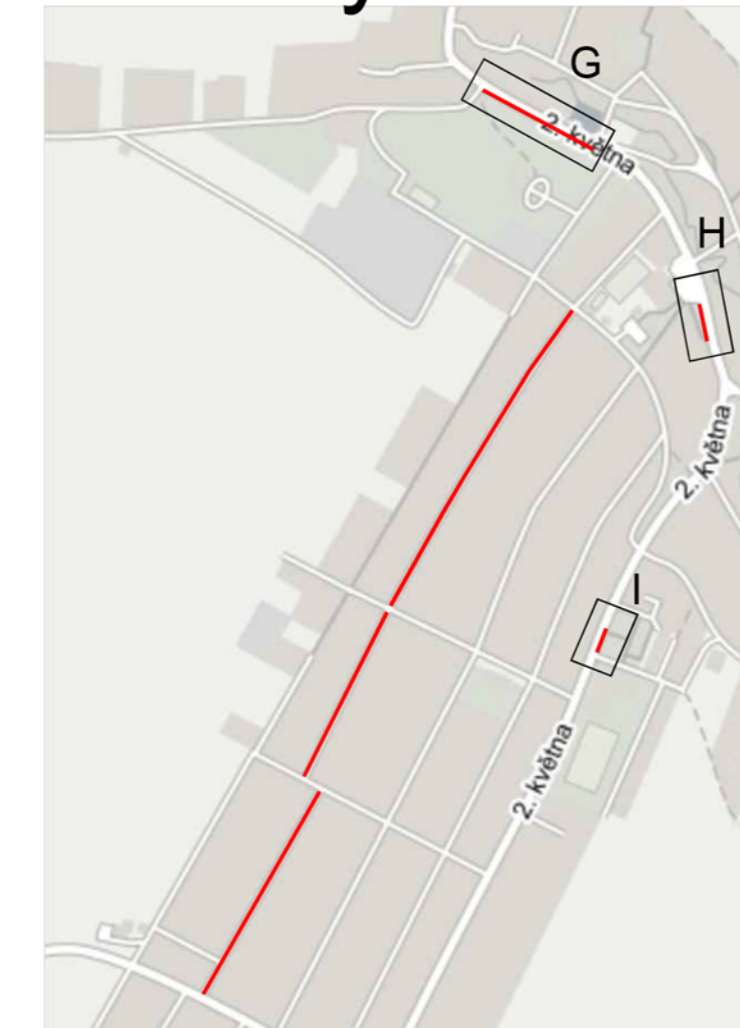

LEGENDA STÁVAJÍCÍCH SÍTÍ TECHNICKÉHO VYBAVENÍ:

- plynovod
- vodovod
- kanalizace
- sdělovací vedení podzemní
- nadzemní vedení NN
- podzemní vedení NN
- nadzemní vedení VN

POZNÁMKA:


VŠECHNY PODZEMNÍ SÍTĚ TECHNICKÉHO VYBAVENÍ JSOU V TOMTO SITUÁČNÍM VÝKRESU ZAKRESLENY POUZE ORIENTAČNĚ A V ROZSAHU POSKYTNUTÉM JEJICH SPRÁVCI. PŘED ZAHÁJENÍM VŠECH VÝKOPOVÝCH PRACÍ JE NUTNO PRŮBĚHY TĚCHTO SÍTÍ V TERÉNU OVĚŘIT VYTÝČENÍM. VYTÝČENÉ PRŮBĚHY SÍTÍ JE NUTNO V TERÉNU OZNAČIT DLE PLATNÝCH PŘEDPISŮ.

NÁVRH:

- CHODNÍK - KRYT ZÁMKOVÁ DLAŽBA - BARVA PŘÍRODNÍ
- VÁROVNÉ A SIGNALNÍ PÁSY PRO NEVIDOMÉ A SLABOZRÁKÉ
- ZÁMKOVÁ DLAŽBA PRO NEVIDOMÉ A SLABOZRÁKÉ
- OPRAVA ASFALTOVÉ KOMUNIKACE



19.3.2016

| | | | |
|---|-----------------------|-----------------------------------|---|
| VYPRACOVAL ING. MACKOVÍK ŠTĚPÁN | KRESLIL TILL TOMÁŠ | KONTROLOVAL ING. PŠENICA KAREL |  PROJECT WORK: PANSKÁ 395 +420 724 042 171 742 13 STUDĚNKA IČ: 282 955 48 info@project-work.cz www.project-work.cz |
| INVESTOR: MĚSTO STUDĚNKA, nám. Republiky 762, Butovice, 742 13 Studěnka | | | |
| AKCE: Bezbariérové chodníky a přechody pro chodce ve Studénce | FORMÁT 4 x A4 | DATUM 03/2016 | |
| OBSAH: SO 103 - Chodníky na ul. 2. května (silnici III/46427) | STUPEŇ PD PDPS | MĚŘÍTKO 1:500 | ČÍS. VÝKRESU B.103.02 |
| SITUACE - část 1 | | | |