



K Část chodníků úsek 4.
Chodník na ul. 2. května od ul. Požárnícké po konec parcely čp. 303

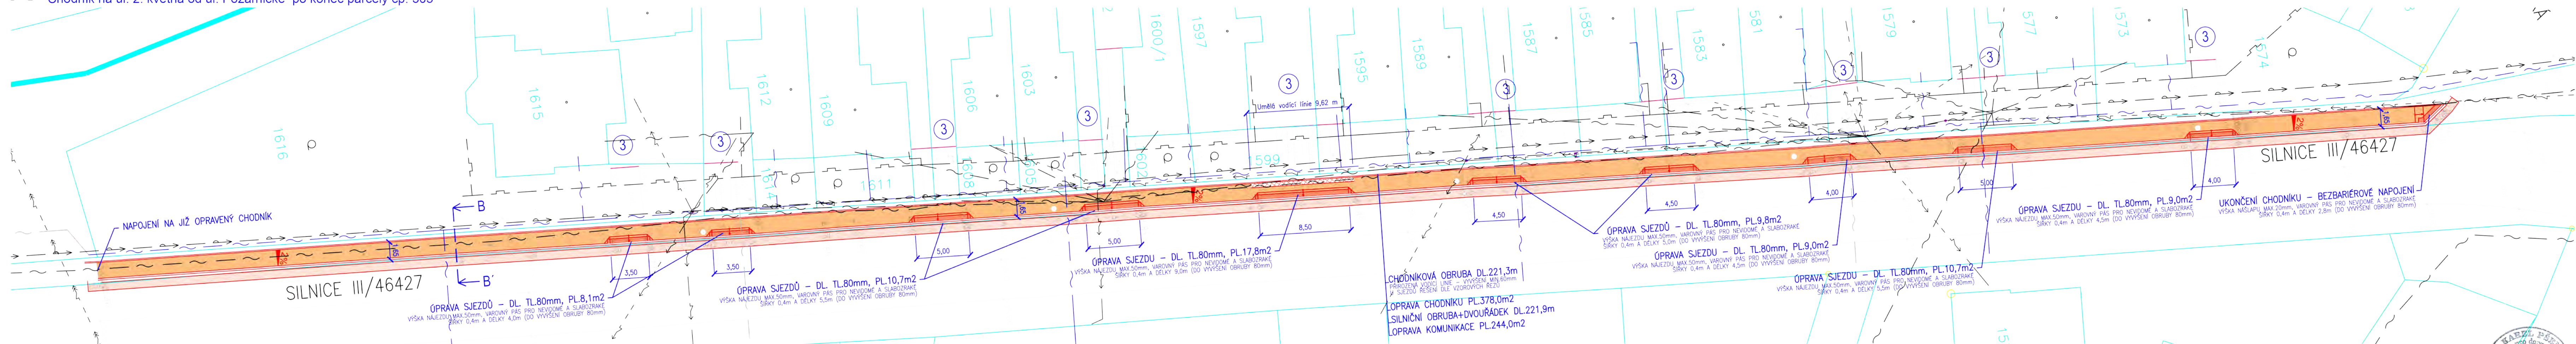

J Část chodníků úsek 5
Chodník na ul. 2. května od ul. Sjednocení po ul. Požárníckou

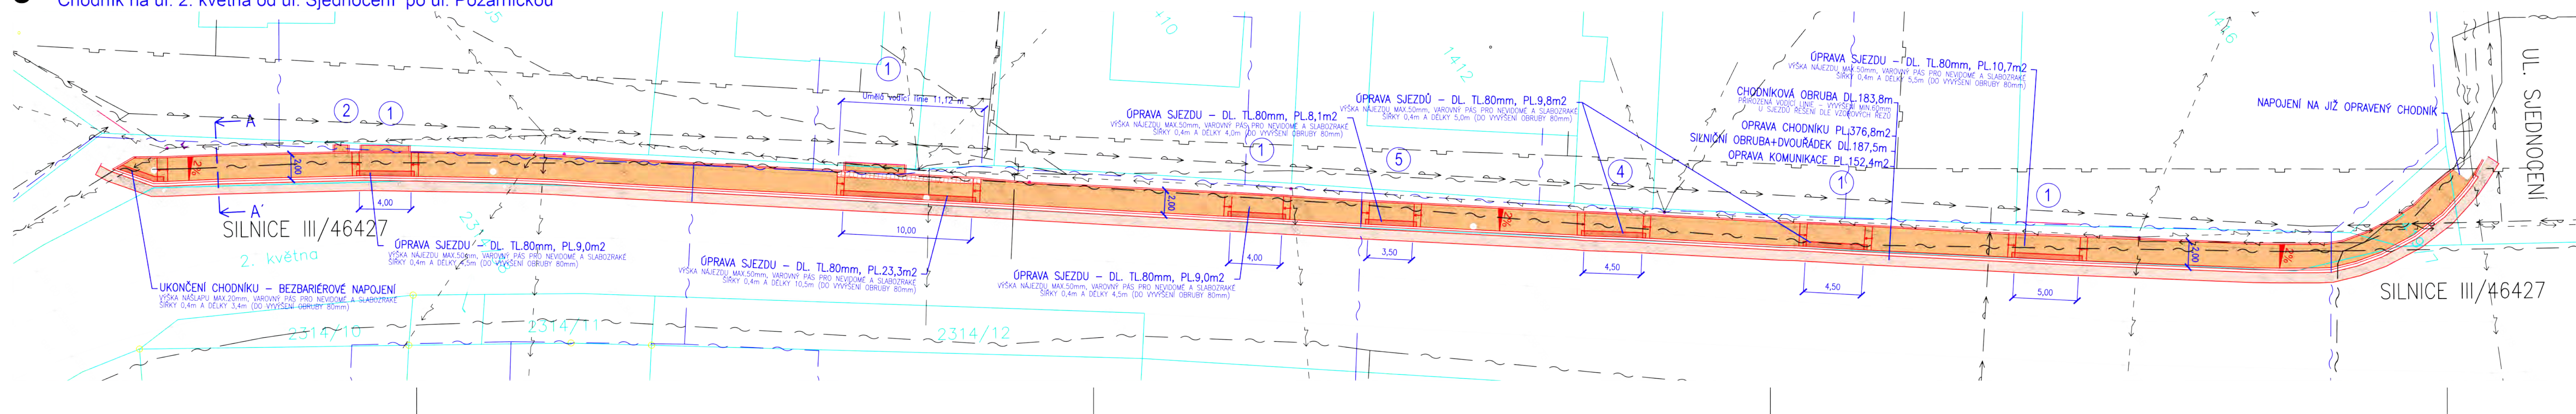

Klad výřezů

LEGENDA STÁVAJÍCÍCH SÍTÍ
TECHNICKÉHO VYBAVENÍ:

- plynovod
- vodovod
- kanalizace
- sdělovací vedení podzemní
- nadzemní vedení NN
- podzemní vedení NN
- nadzemní vedení VN

POZNÁMKA:
VŠECHNY PODZEMNÍ SÍTĚ TECHNICKÉHO VYBAVENÍ JSOU V TOMTO SITUACNÍM VÝKRESU ZAKRESLENY POUZE ORIENTAČNĚ A V ROZSAHU POSKYTNUTÉM JEJICH SPRÁVCI. PŘED ZAHÁJENÍM VŠECH VÝKOPOVÝCH PRACÍ JE NUTNO PŘOBEH TĚCHTO SÍTÍ V TERÉNU OVĚRIT VYTÝČENÍM. VYTÝČENÉ PRŮBĚHY SÍTÍ JE NUTNO V TERÉNU OZNAČIT DLE PLATNÝCH PŘEDPISŮ.

NÁVRH:

- CHODNÍK – KRYT ZÁMKOVÁ DLAŽBA – BARVA PŘÍRODNÍ
- VÁROVNÉ A SIGNÁLNÍ PÁSY PRO NEVIDOMÉ A SLABOZRÁKÉ
- ZÁMKOVÁ DLAŽBA PRO NEVIDOMÉ – BARVA ČERVENÁ
- OPRAVA ASFALTOVÉ KOMUNIKACE

VYPRACOVAL ING. MACKOVÍK ŠTĚPÁN	KRESLIL TEL. TOMÁŠ	KONTOLOVAL ING. PŠENÍČKA KAREL	<p>PROJECT WORK PRAHA 3 595 +420 784 042 171 742 13 STUDĚNKA IČ: 262 905 48 info@proj-work.cz www.proj-work.cz</p>
INVESTOR: MĚSTO STUDĚNKA, nám. Republiky 762, Butovice, 742 13 Studénka			
AKCE: Bezbariérové chodníky a přechody pro chodce ve Studénce		FORMÁT S x A4	<p>DATUM 03/2016</p> <p>STUPEŇ PD PDPS</p> <p>MĚŘÍTKO 1:250</p> <p>ČÍS. VÝKRESU B.103.03</p>
OBSAH: SO 103 – Chodníky na ul. 2. května (silnice III/46427) SITUACE – část 2			