


PŮDORYS I.NP- navržené řešení

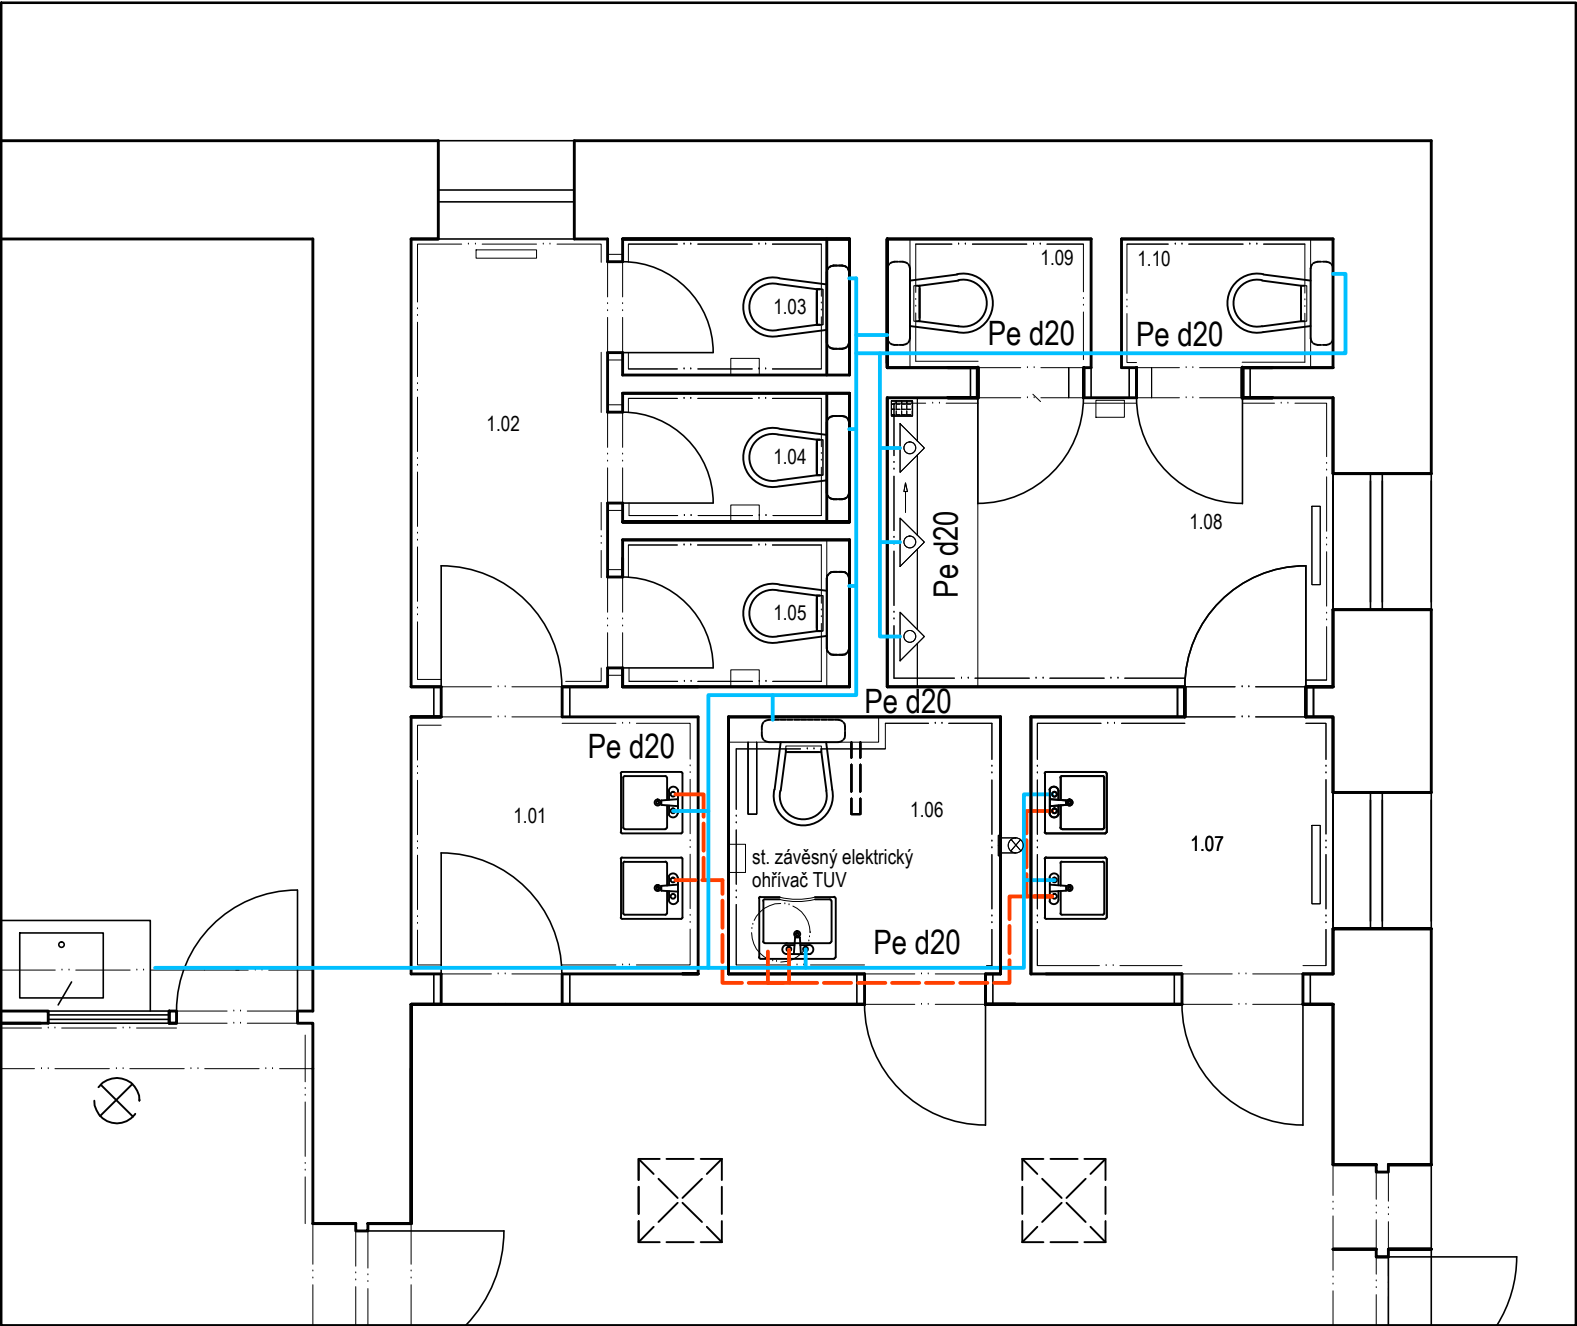

SOUPIS STAVEBNÍCH PRACÍ

- * Demontáž keramického obkladu 150/200 výšky 2,00m
- * Demontáž kerramické dlažby podlahy 300/300mm
- * Demontáž sanitárních prvků (umyvadla, WC mísy, pisoáry, vodovodní baterie)
- * Demontáž stávajícího el. ohřívače TUV v prostoru WC osob s omezenou schopností pohybu a orientace
- * Vysekání nových drážek v podlaze a ve stěnách včetně realizace - uložení potrubí nových vnitřních rozvodů vody a splaškové kanalizace
- * Napojení vnitřní kanalizace včetně podlahové vpusti 150/200mm
- * Napojení nové vnitřní vodoinstalace včetně osazení závěsných WC modulů
- * Zazdění WC nádržek na vodu zděnou před stěnou z tvárnic zn. Ytong do výšky 1,25m
- * Vyrovnání omítek
- * Betonáž drážek v podlaze po vysekání odpadů
- * Pokládka keramického obkladu 200/250mm do výšky 2,00m, nad podlahou včetně vyspárování sanitární spárovací hmotou
- * Příprava podkladu k položení keramické dlažby - nivelace stávající podlahy samonivelační stěrkou
- * Pokládka keramické dlažby podlahy 300/300mm do lepidla včetně vyspárování sanitární spárovací hmotou
- * Instalace nových sanitárních prvků (umyvadla, závěsné WC mísy, pisoáry, vodovodní baterie)
- * Instalace a napojení nového el. ohřívače TUV o objemu 125l umístění na stěnu v prostoru WC tělesně postižených
- * Nátěr stávajících ocelových zárubní dveří
- * Kompletní výmalba štukových omítek včetně stropu

- STUDENÁ VODA - POTRUBÍ V PLASTU - Pe d20
- TEPLÁ VODA - POTRUBÍ V PLASTU- Pe d20

Poznámka: - navržené rozvody vody opatřit polyetylenovou pěnovou izolací zn. Mirelon
- potrubí vedeno v podlaze a v příčkách

označení	účel místnosti	pl. v m2	úprava podlah	úprava povrchu stěn
1.01	Umývárna- ženy	3,23	keramická dlažba	omít.hl.štuk+keram.obklad v.2,00m
1.02	Chodba - ženy	3,85	keramická dlažba	omít.hl.štuk+keram.obklad v.2,00m
1.03	WC - ženy-kabinka	1,35	keramická dlažba	omít.hl.štuk+keram.obklad v.2,00m
1.04	WC - ženy-kabinka	1,28	keramická dlažba	omít.hl.štuk+keram.obklad v.2,00m
1.05	WC - ženy-kabinka	1,30	keramická dlažba	omít.hl.štuk+keram.obklad v.2,00m
1.06	WC - zdravotně postižení	3,06	keramická dlažba	omít.hl.štuk+keram.obklad v.2,00m
1.07	Umývárna - muži	3,40	keramická dlažba	omít.hl.štuk+keram.obklad v.2,00m
1.08	WC - muži-pisoáry	5,49	keramická dlažba	omít.hl.štuk+keram.obklad v.2,00m
1.09	WC - muži-kabinka	1,15	keramická dlažba	omít.hl.štuk+keram.obklad v.2,00m
1.10	WC - muži-kabinka	1,20	keramická dlažba	omít.hl.štuk+keram.obklad v.2,00m

" NAVRŽENÉ ŘEŠENÍ "

VYPRACOVAL	RENATA ŠKOPOVÁ	RENATA ŠKOPOVÁ Grafické a kresličské zpracování projektové dokumentace Dolní Újezd m.č. Skoky 68,75125 mob. 733 747 353, IČ 731 18 214	
INVESTOR	Město Studénka ,nám. Republiky 762, Studénka, 742 13		
MÍSTO STAVBY	DĚLNICKÝ DŮM STUDÉNKA		
NÁZEV AKCE		DATUM	02/2017
" Rekonstrukce sociálního zařízení v přísálí Dělnického domu "		ZAK.ČÍSLO	2017
		STUPEŇ	P.S.
		OKRES	Nový Jičín
OBSAH	PŮDORYS I.NP - NAVRŽENÉ ŘEŠENÍ Schéma navržených rozvodů vnitřní vodoinstalace	MĚŘÍTKO 1 : 50	PŘÍLOHA D1.1.b.4