



PŮDORYS 2. NP - VÝKRES ZTI

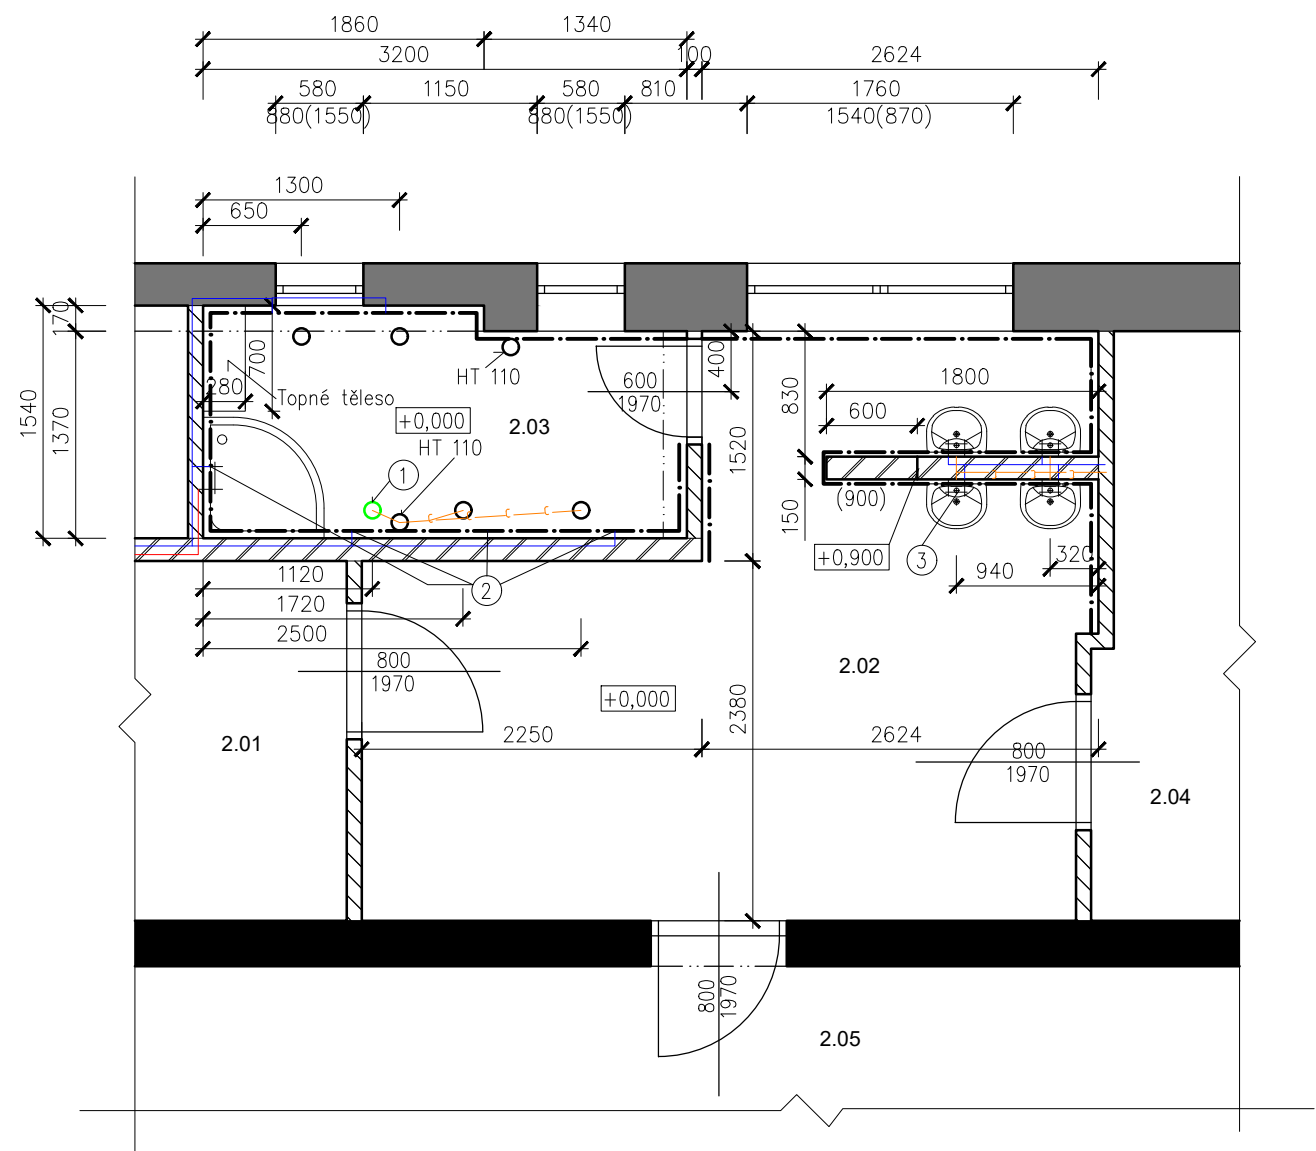

UPRAVOVANÉ KONSTRUKCE


- 1 Zaslepení stávajícího odpadu, příprava odpadu na pisoár (napojení do svislého potrubí)
- 2 Úprava přívodního potrubí SV zasekání potrubí do stěny až po ventil (baterii)
- 3 Výměna všech vod. baterií + rozvodu vody od stávajících směšovačů

PŮDORYS 3. NP - VÝKRES ZTI

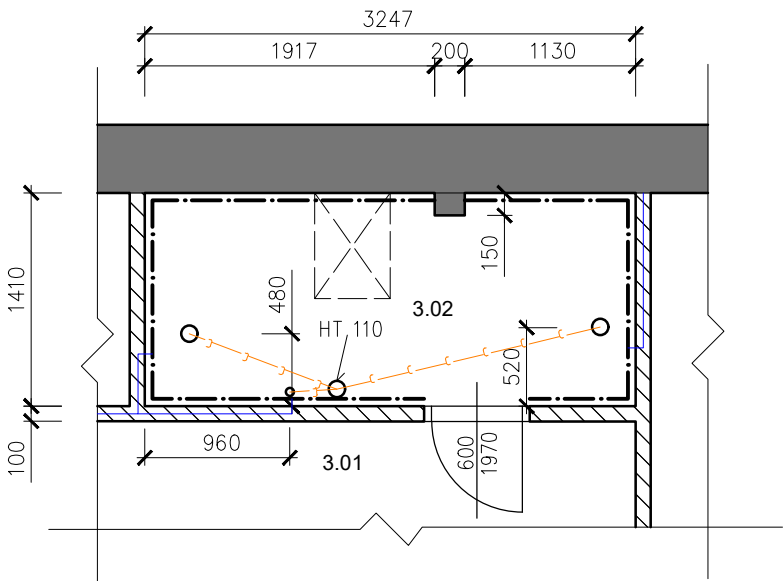

LEGENDA MATERIÁLU

- Vnější obvodové nosné zdivo
- Vnitřní nosné zdivo
- Vnitřní nenosná příčka tl. 150mm
- Vnitřní nenosná příčka tl. 100mm
- Bourané konstrukce
- Nové konstrukce
- Stávající odpadní potrubí
- Stávající rozvod TUV
- Stávající rozvod SV

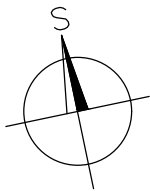

VYPRACOVAL	KRESLIL	PANSKÁ 395 742 13 STUDÉNKA info@Project-Work.cz 420 724 042 171 IČ: 292 955 48 www.Project-Work.cz PROJECT WORK	
Ing. Štěpán Mackovík	Tomáš John		
AUTORIZOVAL: Ing. Štěpán Mackovík (ČKAIT: 1104017)			
INVESTOR: Město Studénka, nám. Republiky 762, 742 13 Studénka			
LOKALITA: parc. č. 1789, k. ú. Studénka nad Odrou		FORMÁT	A3
AKCE: Stavební úpravy toalet a umývárny		DATUM	03/2018
		STUPEŇ PD	
OBSAH: PŮDORYS 2.NP A 3.NP - VÝKRES ZTI		MĚŘÍTKO 1:50	Č. VÝKRESU D4