



SITUACE - NOVÝ STAV

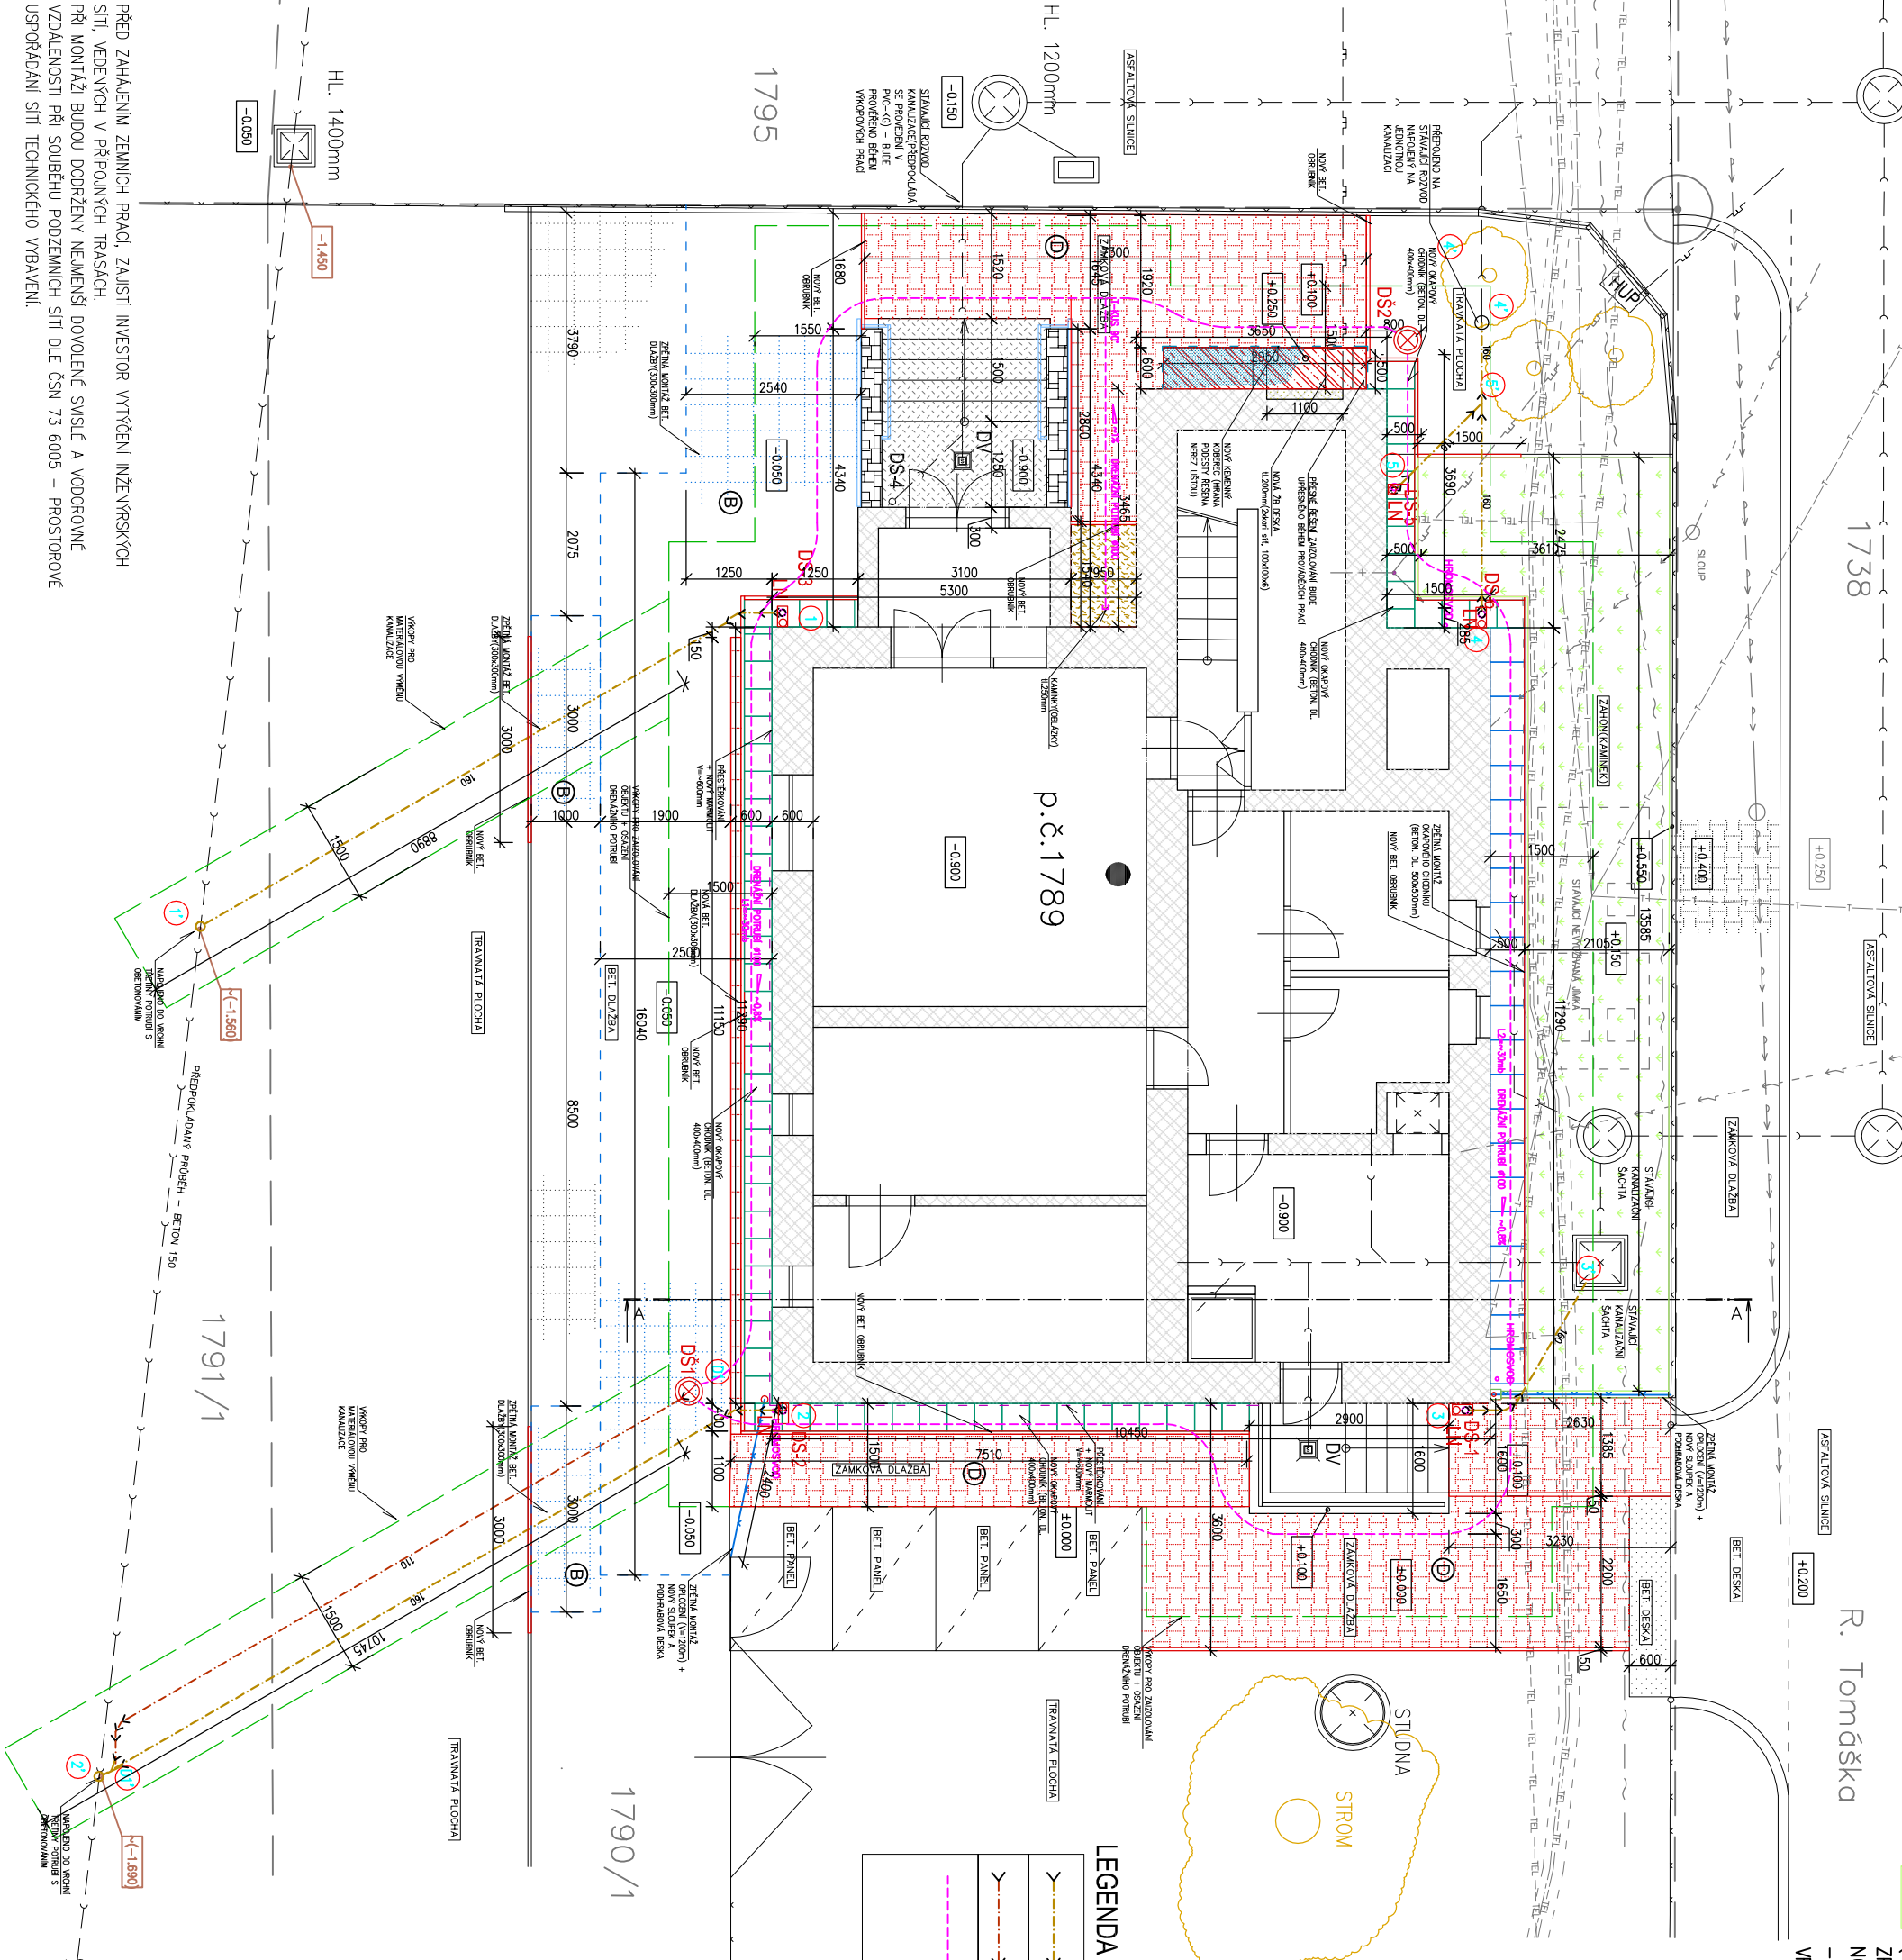

STAVAJÍCÍ PŘEDZAHRADKA
(ROSTLINY – PO DOBU PRACÍ PŘEMÍSTĚNY,
ZPĚTNÝ ZÁSYP KAMENIVEM FRAKCE 4/8 +
NOVÁ GEOTEXTILIE.
– PO SKONČENÍ PRACÍ BUDE ZAHRADKA
VRÁCENA DO PŮVODNÍHO STAVU)

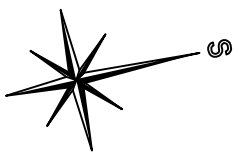

LEGENDA MEDIÍ :

→	→	NOVÉ ROZVODY DEŠŤOVÉ KANALIZACE
→	→	MATERIÁL – PVC KG (MATERIÁLOVÁ VÝMĚNA)
→	→	NOVÉ ROZVODY DEŠŤOVÉ KANALIZACE – DRENAŽ
→	→	MATERIÁL – PVC KG (VIZ. POZNÁMKA)
→	→	NOVÉ DRENAŽNÍ POTRUBÍ Ø100mm
→	→	(CELKOVÁ DELKA cca ~60mb)
→	→	MATERIÁL – PVC–DRENAŽNÍ POTRUBÍ, DĚROVANÉ
→	→	(ULOŽENO VE SPÁDU POD ZAKLADOVOU SPÁROU)
→	→	– OBSYPANO KAMENIVEM A OBALENO GEOTEXTILÍ

LEGENDA :

→	→	STÁVAJÍCÍ MÍSTNÍ ROZVOD – JEDNOTNÁ KANALIZACE
→	→	STÁVAJÍCÍ MÍSTNÍ ROZVOD – VODOVOD
→	→	TELEKOMUNIKAČNÍ KABEL
→	→	STÁVAJÍCÍ MÍSTNÍ ROZVOD – PLYNOVOD NTL
→	→	STÁVAJÍCÍ MÍSTNÍ ROZVOD – PLYNOVOD – NEFUNKČNÍ
→	→	STÁVAJÍCÍ MÍSTNÍ ROZVOD – ELEKTRO. NADZEMNÍ – ČEZ(NN)
→	→	STÁVAJÍCÍ MÍSTNÍ ROZVOD – CETIN – OPTICKÝ KABEL
→	→	HDPE POTRUBÍ + SÍŤ S NN
→	→	STÁVAJÍCÍ MÍSTNÍ ROZVOD – CETIN – METALICKÝ KABEL
→	→	STÁVAJÍCÍ MÍSTNÍ ROZVOD – CETIN – NADZEMNÍ SÍŤ
→	→	STÁVAJÍCÍ OPLOCENÍ
→	→	HRANICE PARCEL
→	→	VÝKOPY
→	→	ODHADOVANÉ VÝŠKY MÍSTNÍ KANALIZACE
→	→	DS-x STÁVAJÍCÍ DEŠŤOVÝ SVOD

Dotčené parcely : p.č. 1789, 1790/1, 1791/1; k.ú. Studénka nad Odrou

INVESTOR :	ZAK. ČÍSLO :	POR 03.05.2022		MICHAL POSPÍŠIL +420 736 680 233 IČO 65912535 DIČ CZ 7404195678
Město Studénka, nám. Republiky 762, 742 13 Studénka	OBEC :	STUDÉNKA		
	DATUM :	05/2022		
	FORMÁT :	A3		
STUPEŇ : PROJEKT	POČ. VYHOTOVENÍ :	6	Sídlo:	TUČÍN 148, 751 16 TUČÍN
			Kancelář:	DENISOVA 2916/9, 750 02 PŘEROV
STAVBA : VENKOVNÍ SANACE ZDIVA MŠ R.TOMÁŠKA R. Tomáška 491, 742 13 Studénka			Zodp. projektant	Michal Pospíšil
			Vypracoval	Vít Vetešník
ČÁST : D.1.2. STAVEBNÍ ČÁST			Autoriz. osoba	Ing. Zdeňka Tillerová
NÁZEV VÝKRESU : SITUACE – NOVÝ STAV			MĚŘÍTKO : M 1:100	Č. VÝKRESU : C – 04